


AZIENDA ZOOTECNICA PAGLIARULO EUPLIO- IMPIANTO IPPC  
COMUNE DI LACEDONIA -AV-  
MAPPALE N. 413 DEL FOGLIO N. 24  
STALLA B


- 1-POZZETTO DI DECANTAZIONE
- 2- -POZZETTO SCOLMATORE
- 3- DISSABIATORE
- 4- DESOLEATORE
- 5-POZZETTO FISCALE
- 6- POMPA DI SOLLEVAMENTO
- 7- TUBAZIONE INTERRATA DI RACCORDO CON VASCA DI RACCOLTA
- 8- CONDOTTA BY PASS

## IMPIANTO PRIMA PIOGGIA SCHEMA DI FLUSSO

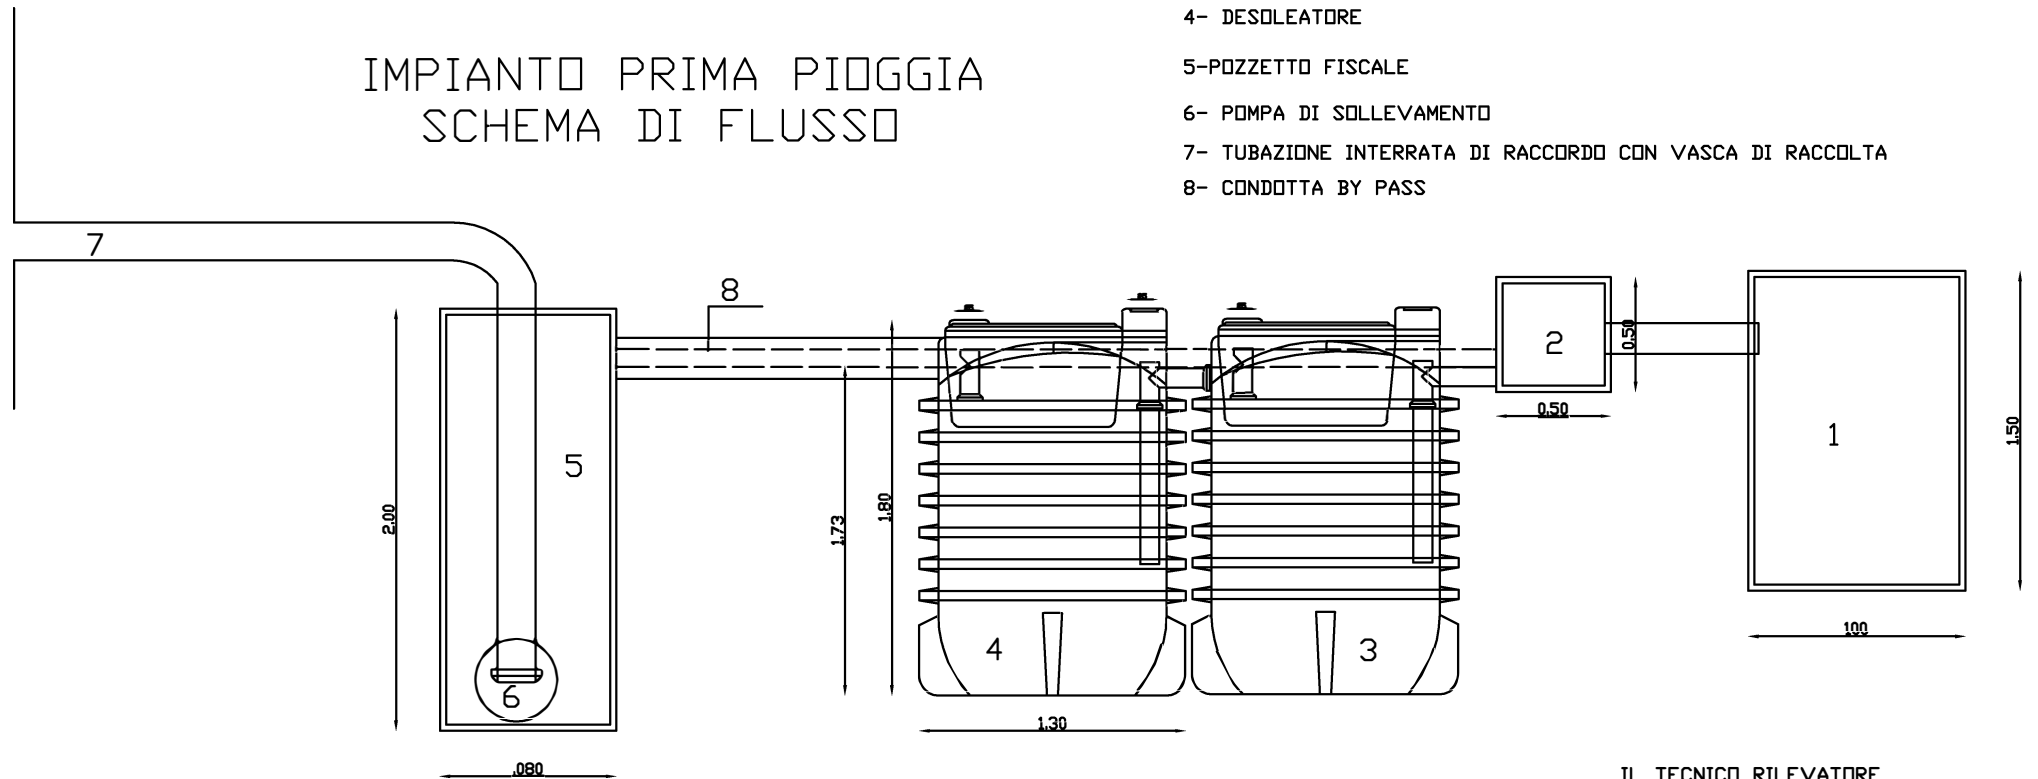

IL TECNICO RILEVATORE  
Ing. Lina CIPRIANO

SEZIONE TIPO  
RAPP. 1:25

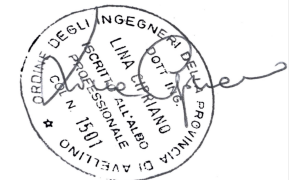




**AZIENDA ZOOTECNICA PAGLIARULO EUPLIO - IMPIANTO PPC 6.6**

COMUNE DI LACEDONIA -AV-

MAPPALE N.413 DEL FOGLIO N.24

LAY OUT RACCOLTA ACQUE DI PIAZZALE

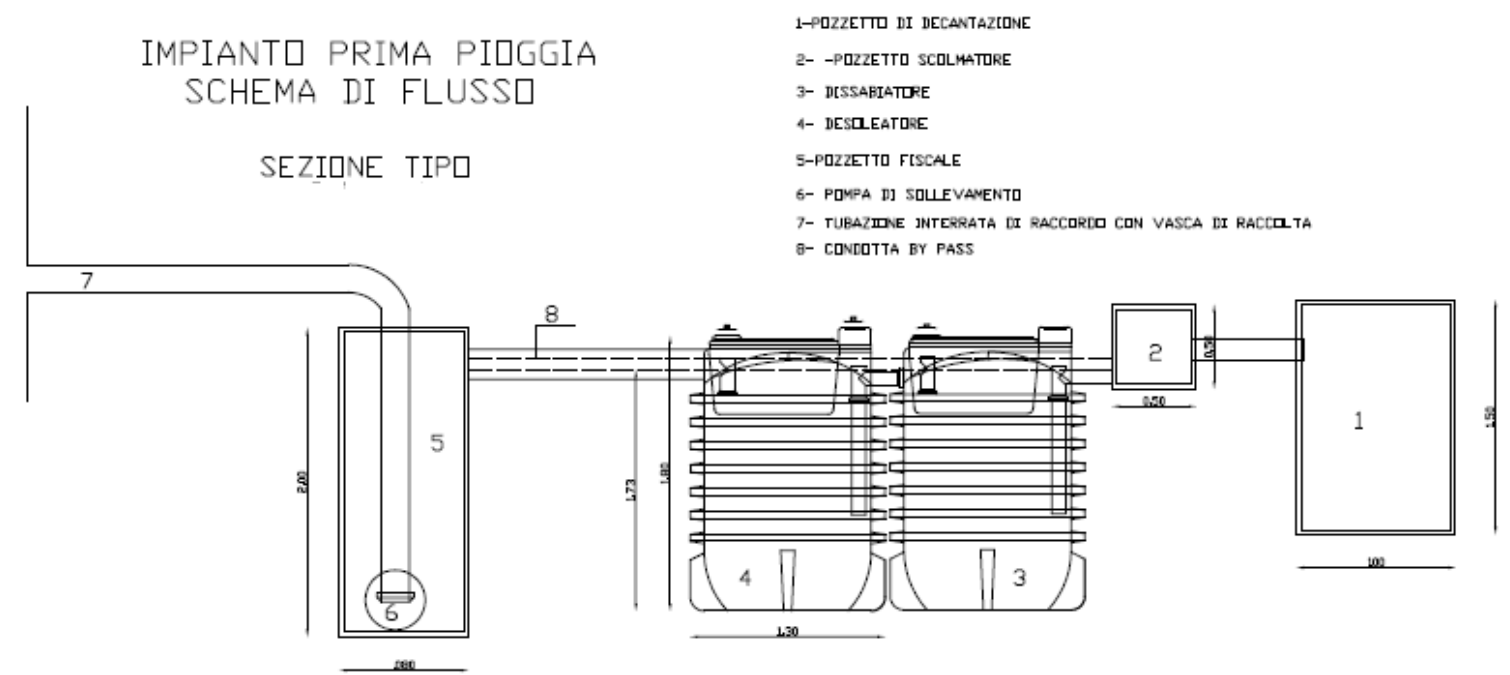



E=37600

N=25500



E=37600

N=24700



Direzione Provinciale di Avellino Ufficio Provinciale - Territorio - Direttore DR. CARMINE DI FRAIA Vis. tel. esente per fini istituzionali




AZIENDA ZOOTECNICA PAGLIARULO EUPLIO  
 PROSPETTAZIONE STATO DEI LUOGHI IMPIANTO IPPC ANNO 2017

COMUNE DI LACEDONIA -AV-

STRALCIO PLANIMETRICO  
 MAPPALE N. 413 DEL FOGLIO N. 24



RAPP. 1:2000

IL TECNICO RILEVATORE  
 ING. LINA CIRRIANO

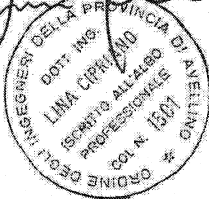

POZZO DI EMUNGIMENTO

RETE IDRICA  
 ALIMENTAZIONE STALLE

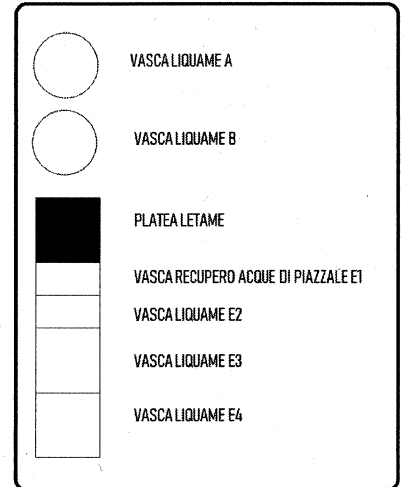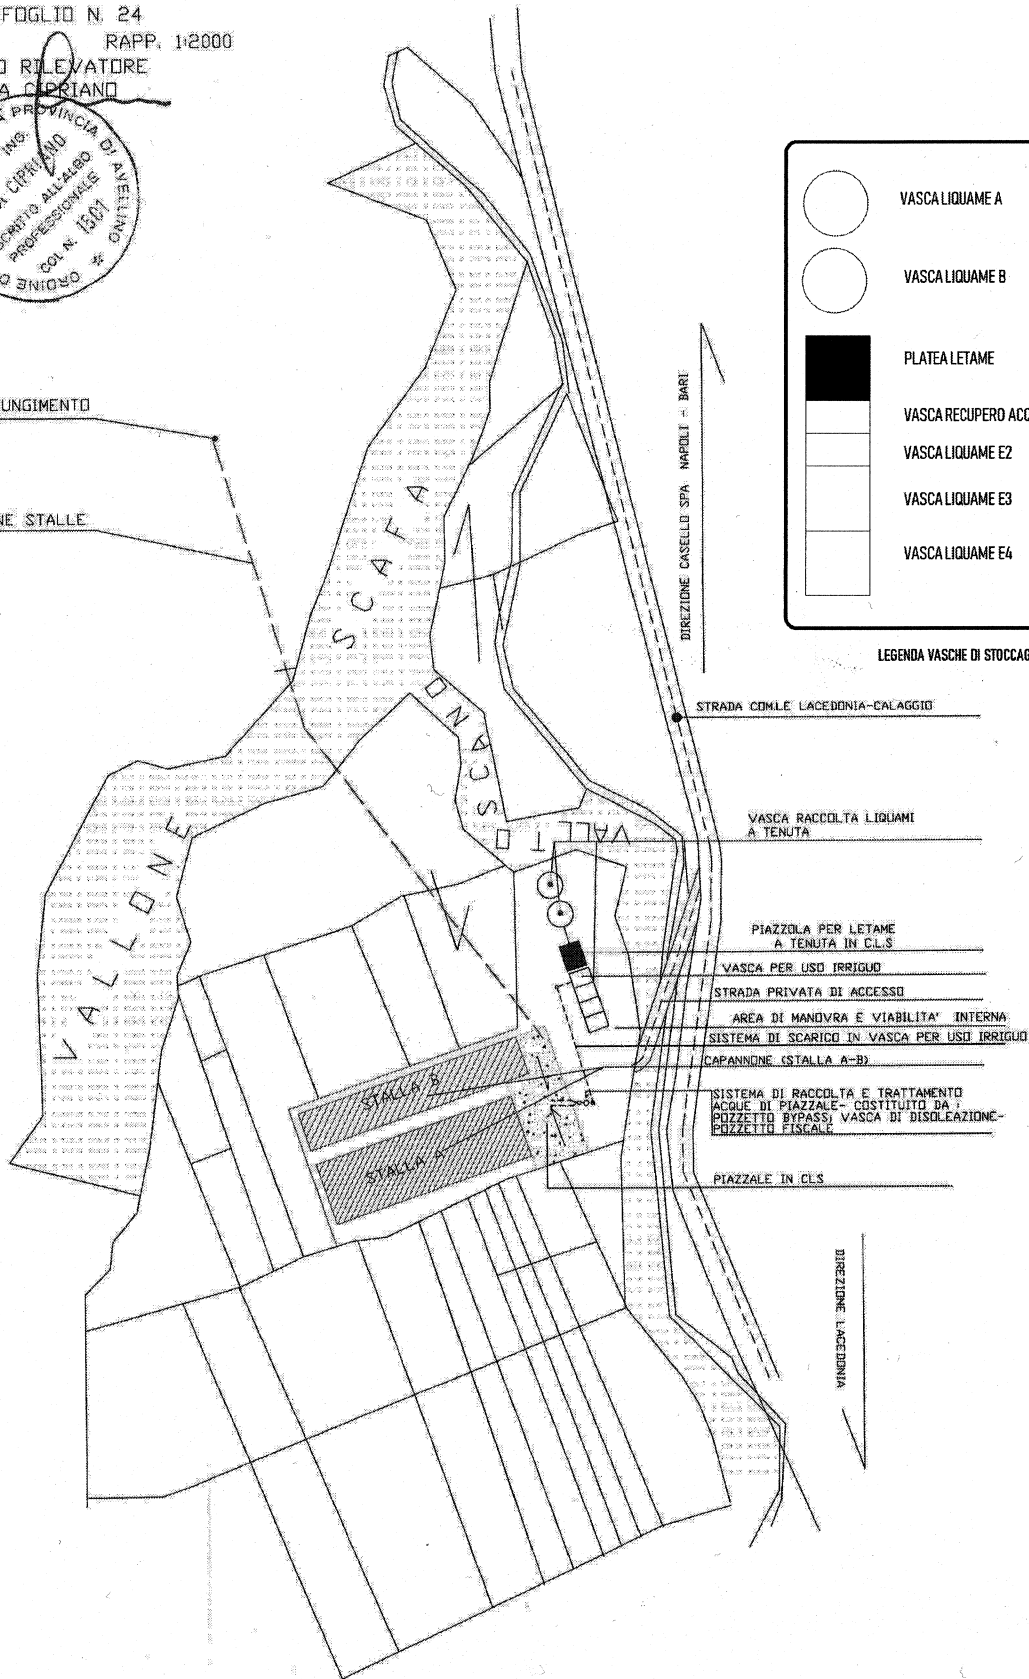

LEGENDA VASCHE DI STOCCAGGIO

STRADA COM.LE LACEDONIA-CALAGGIO

VASCA RACCOLTA LIQUAMI  
 A TENUTA

PIAZZALE PER LETAME  
 A TENUTA IN CLS

VASCA PER USO IRRIGUO

STRADA PRIVATA DI ACCESSO

AREA DI MANOVRA E 'VIABILITA' INTERNA

SISTEMA DI SCARICO IN VASCA PER USO IRRIGUO

CAPANNONE (STALLA A-B)

SISTEMA DI RACCOLTA E TRATTAMENTO  
 ACQUE DI PIAZZALE- COSTITUITO DA  
 POZZETTO BYPASSI VASCA DI DISOLEAZIONE-  
 POZZETTO FISCALE

PIAZZALE IN CLS

DIREZIONE LACEDONIA

DIREZIONE CASELLO SPA - NAPOLI - BARI

AZIENDA ZOOTECNICA PAGLIARULO EUPLIO  
 PROSPETTATIVA STATO DEI LUOGHI IMPIANTO IPPC


COMUNE DI LACEDONIA -AV-

STRALCIO PLANIMETRICO

MAPPAL N. 413 DEL FOGLIO N. 24


RAPP. 1:2000

IL TECNICO RILEVATORE  
 ING. LINA CERRIAND

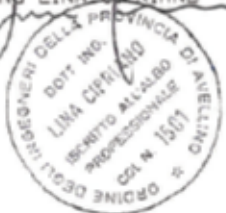

POZZO DI EMUNGIMENTO

RETE IDRICA  
 ALIMENTAZIONE STALLE

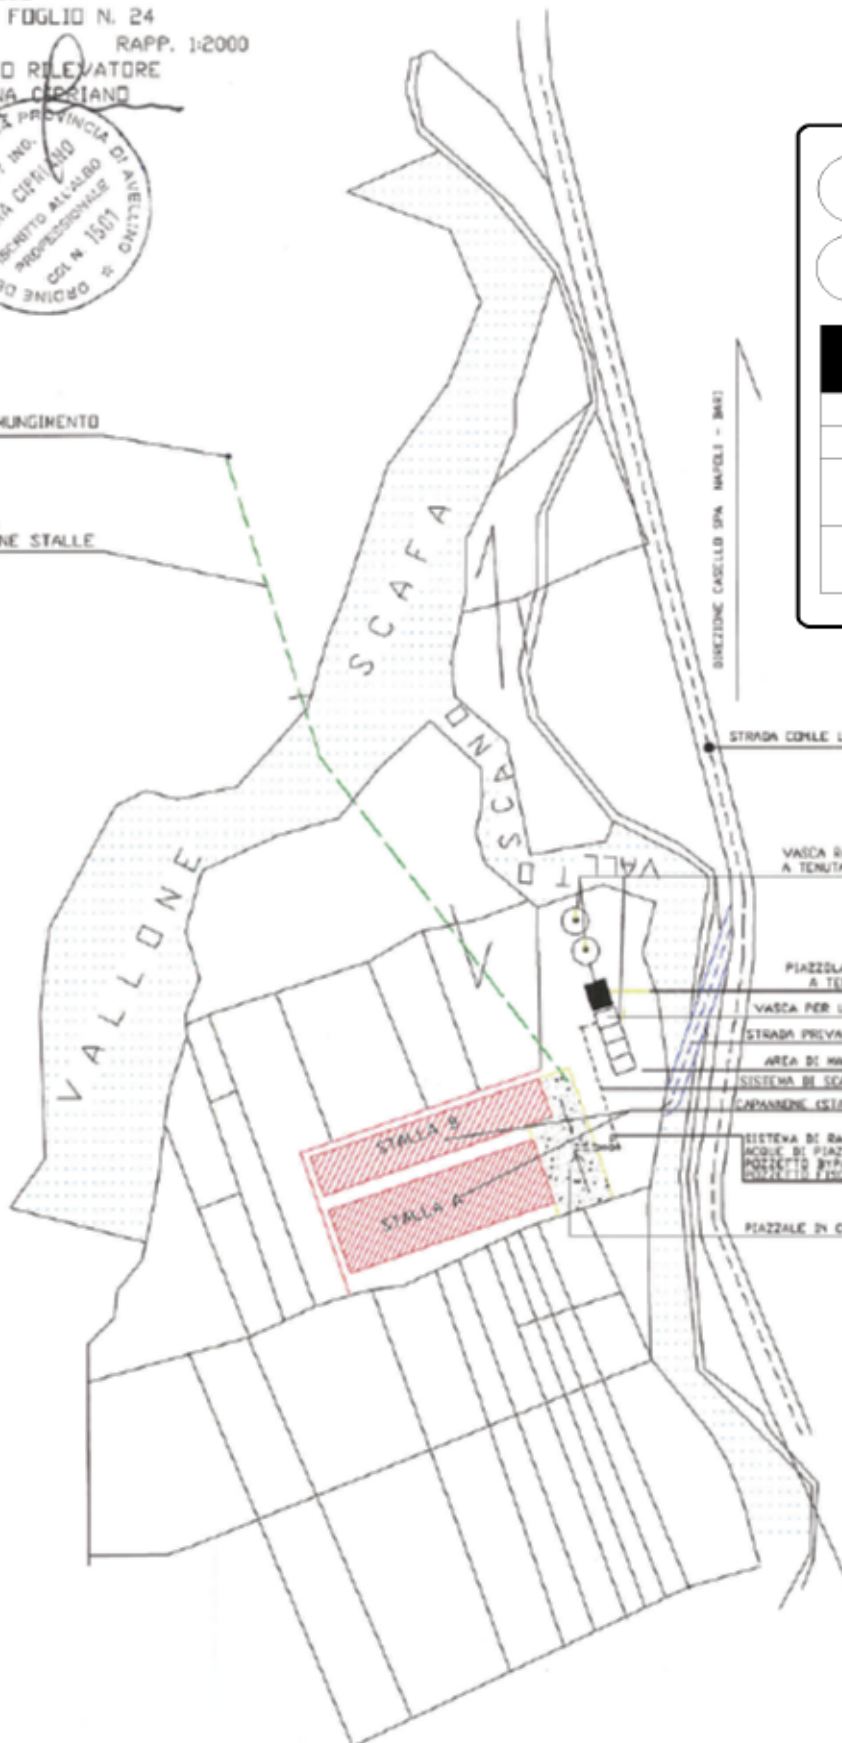

	VASCA LIQUAME A
	VASCA LIQUAME B
	PLATEA LETAME
	VASCA RECUPERO ACQUE DI PIAZZALE E1
	VASCA LIQUAME E2
	VASCA LIQUAME E3
	VASCA LIQUAME E4

LEGENDA VASCHE DI STOCCAGGIO

DIREZIONE CASCELLI SPA - NAPOLI - (BAI)

STRADA CONS. LACEDONIA-CALOGGI

VASCA RACCOLTA LIQUAMI  
 A TENUTA

PIAZZOLA PER LETAME  
 A TENUTA IN C.L.S.

VASCA PER USO IRRIGUIO

STRADA PRIVATA DI ACCESSO

AREA DI MANOVRA E VIABILITA' INTERNA

SISTEMA DI SCARICO IN VASCA PER USO IRRIGUIO


CAPANNONE (STALLA A-B)

SISTEMA DI RACCOLTA E TRATTAMENTO  
 ACQUE DI PIAZZALE - COSTITUITO DA:  
 POZZETTO BYPASS - VASCA DI DISOLEAZIONE -  
 DIVERTICOLO FINALE


PIAZZALE IN C.L.S.

DIREZIONE LACEDONIA



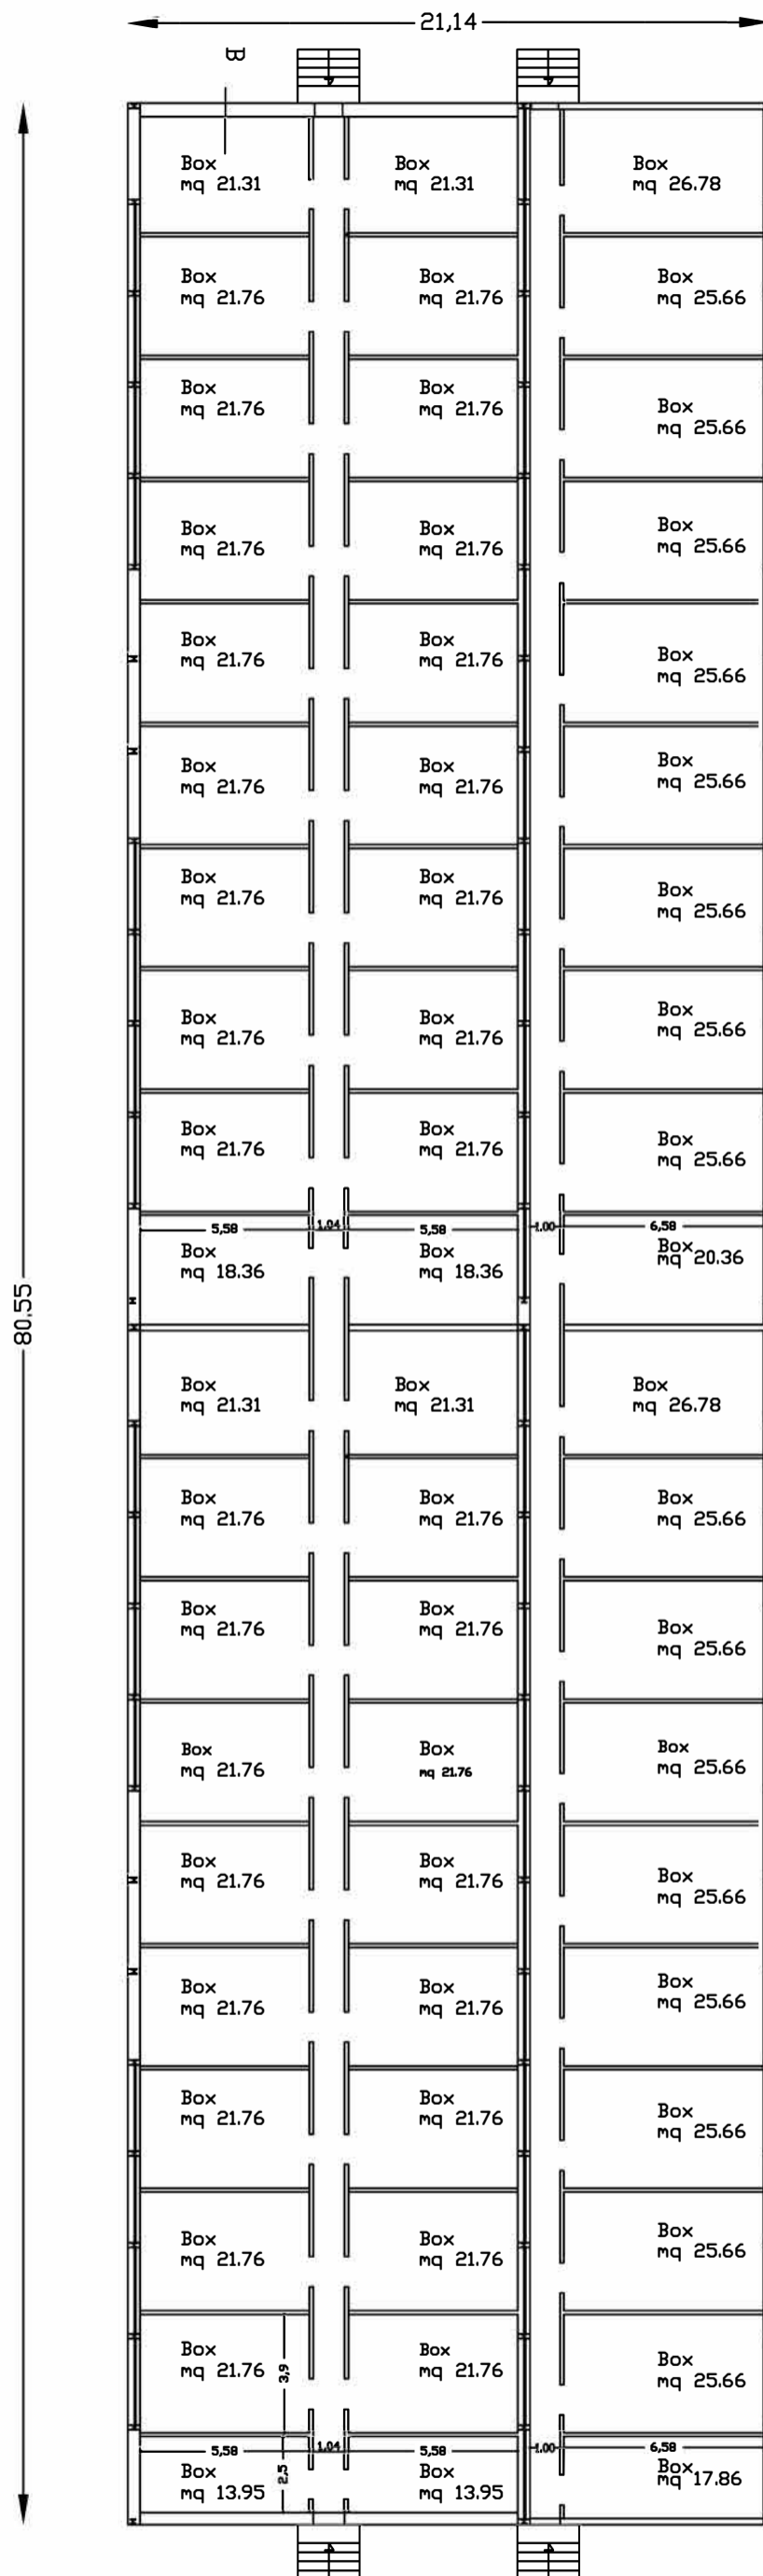


PIANTA  
CAPANNONE -A-

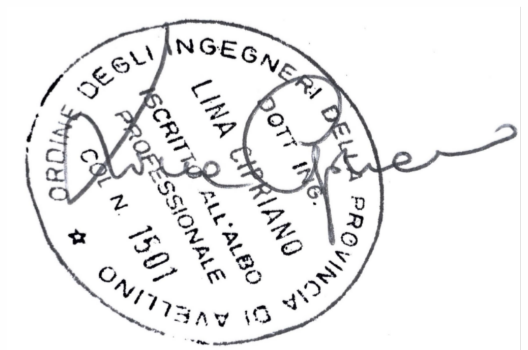




IL TECNICO RILEVATORE  
ING LINA CIPRIANO

AZIENDA ZOOTECNICA PAGLIARULO EUPLID- IMPIANTO IPPC  
COMUNE DI LACEDONIA -AV-  
MAPPALE N. 413 DEL FOGLIO N. 24  
STALLA B

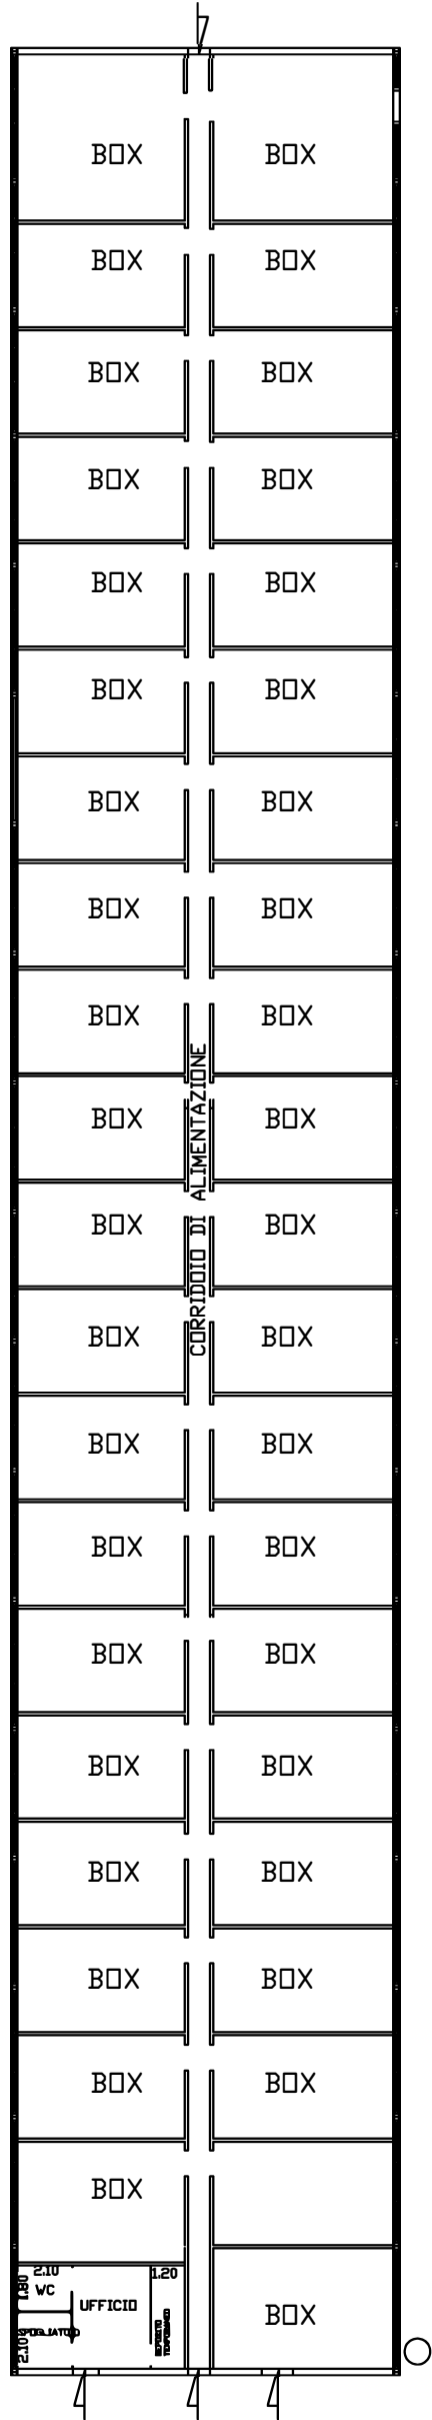

PIANTA PIANO TERRA

H= 3.20  
SCALA 1:200

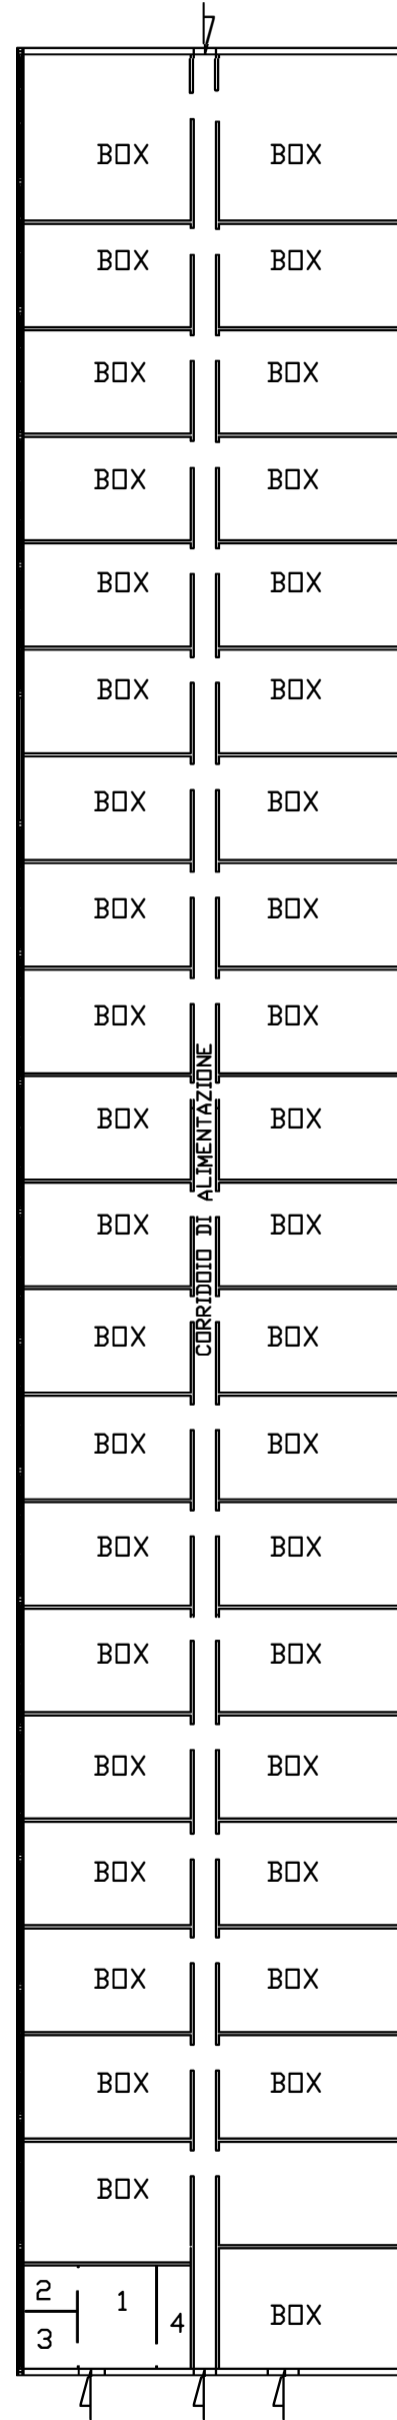

PIANTA PIANO TERRA

H= 3.20  
SCALA 1:200

LEGENDA

- 1- UFFICIO
- 2- SERVIZI IGIENICI
- 3- SPOGLIATOIO
- 4 - DEPOSITO TEMPORANEO RIFIUTI
- 6 - VASCA IMHOFF SCARICHI SERVIZI IGIENICI