



TUTTE LE PANNELLATURE PERIMETRALI  
E DI COPERTURA SONO EI 120.

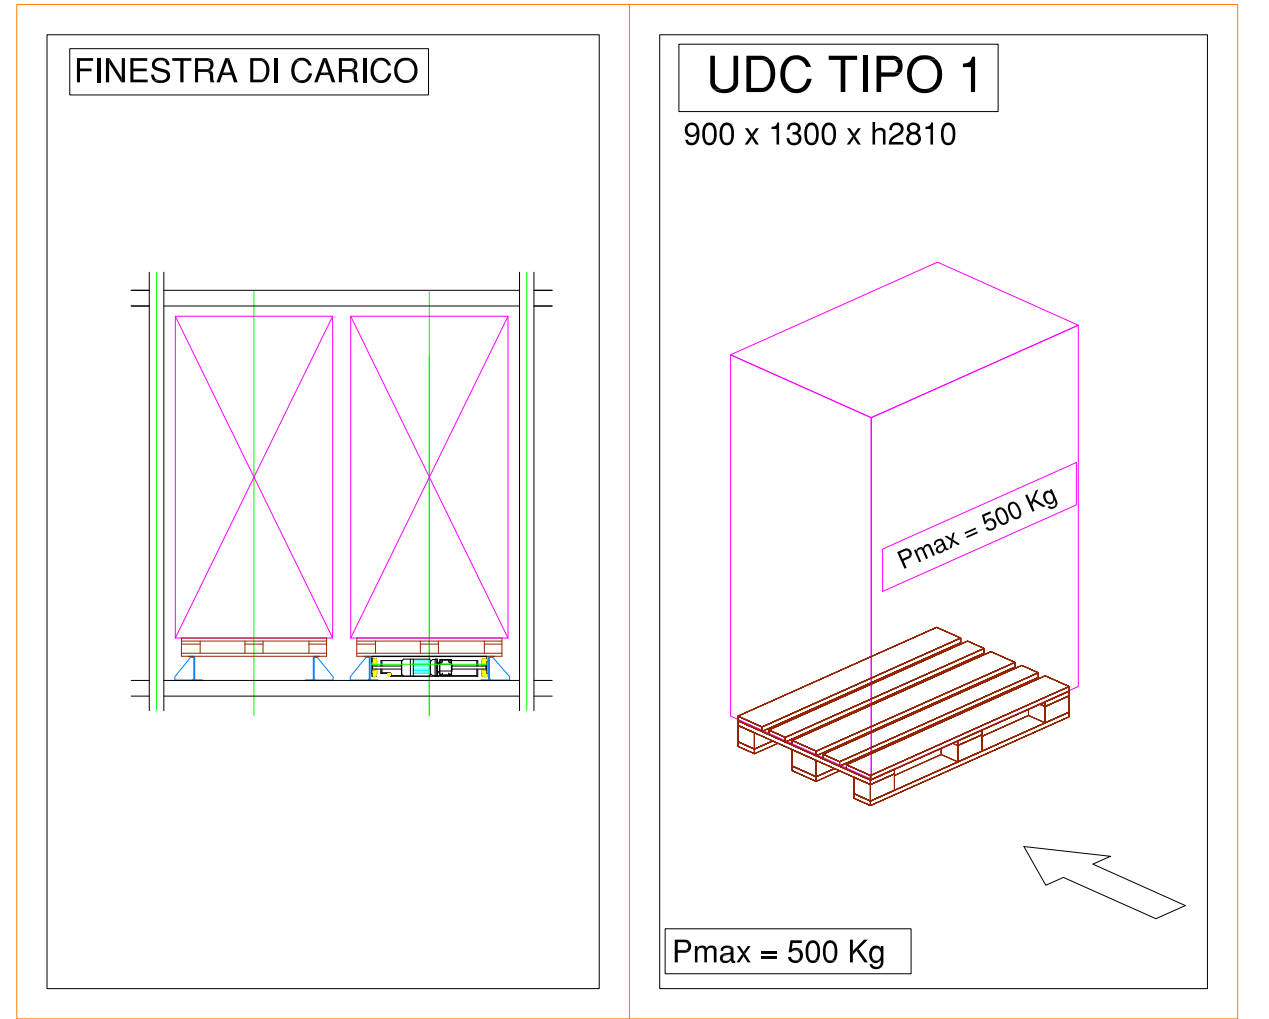


AREA OGGETTO DELL'INTERVENTO  
CORPI "A-B-D"  
(Baie di carico prodotto finito  
e magazzino automatizzato)

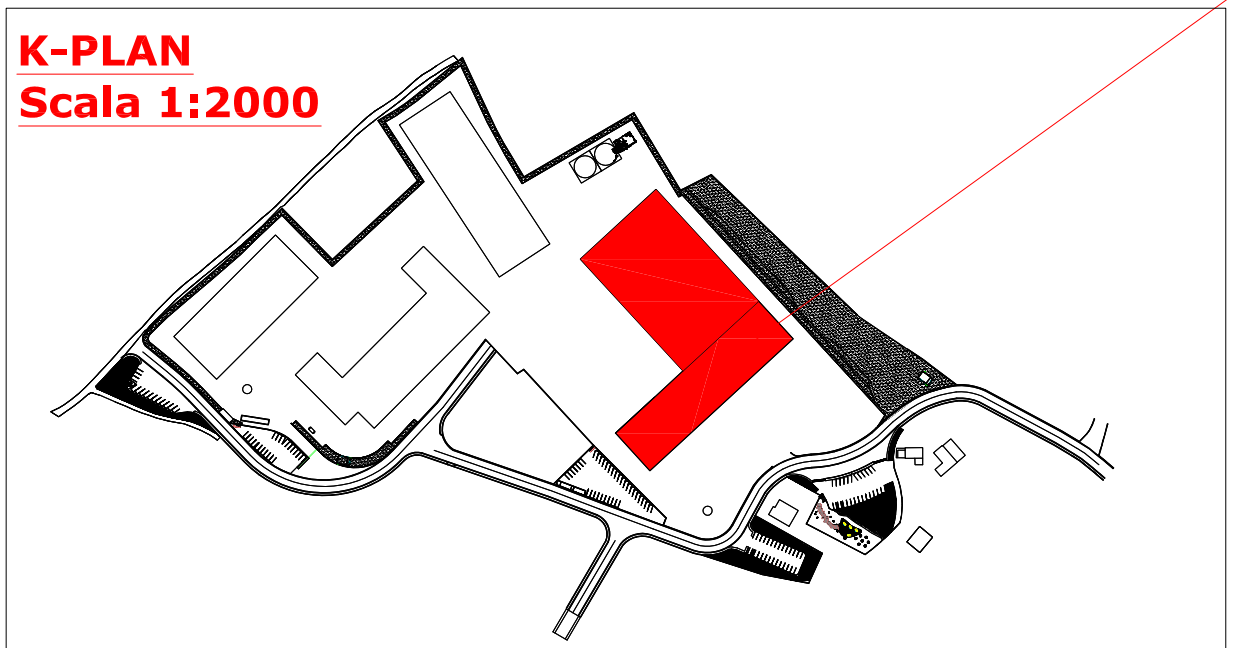


Comune di Montoro - Provincia di Avellino	
Committente: <b>CARTIERA CONFALONE SPA</b>	
Progetto: Prevenzione Incendi Magazzino automatizzato e Deroga art.7 del D.P.R. 151/2011	
Descrizione: Pianta Corpo "B-D" Baie di carico prodotto finito e Corpo "A" Impianto tecnologico automatizzato con protezione passiva e protezione attiva VISTA IN ALZATA MAGAZZINO E DETTAGLI 3D	
Dis:	Rev: 00
File: DER-17-TAV06-MAGAZZINO-AUTOMAT_R2.dwg	Tav: 6d
F.to: AI	Umq: m
Scala: 1 : 250	Data: SET 2017
Il Tecnico	

**SICIS**  
SICIS Srl  
Via M. Gaudiosi, 6  
84127 Salerno - (Italy)  
Tel +390892751130  
Fax +390892751291

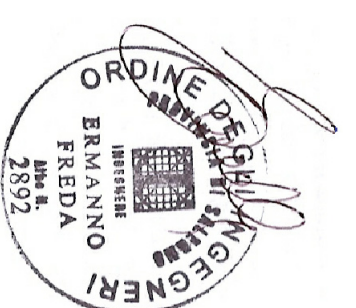





# Stralcio area locale gruppo elettrogeno e locale serbatoi gasolio e gruppo di pressurizzazione antincendio

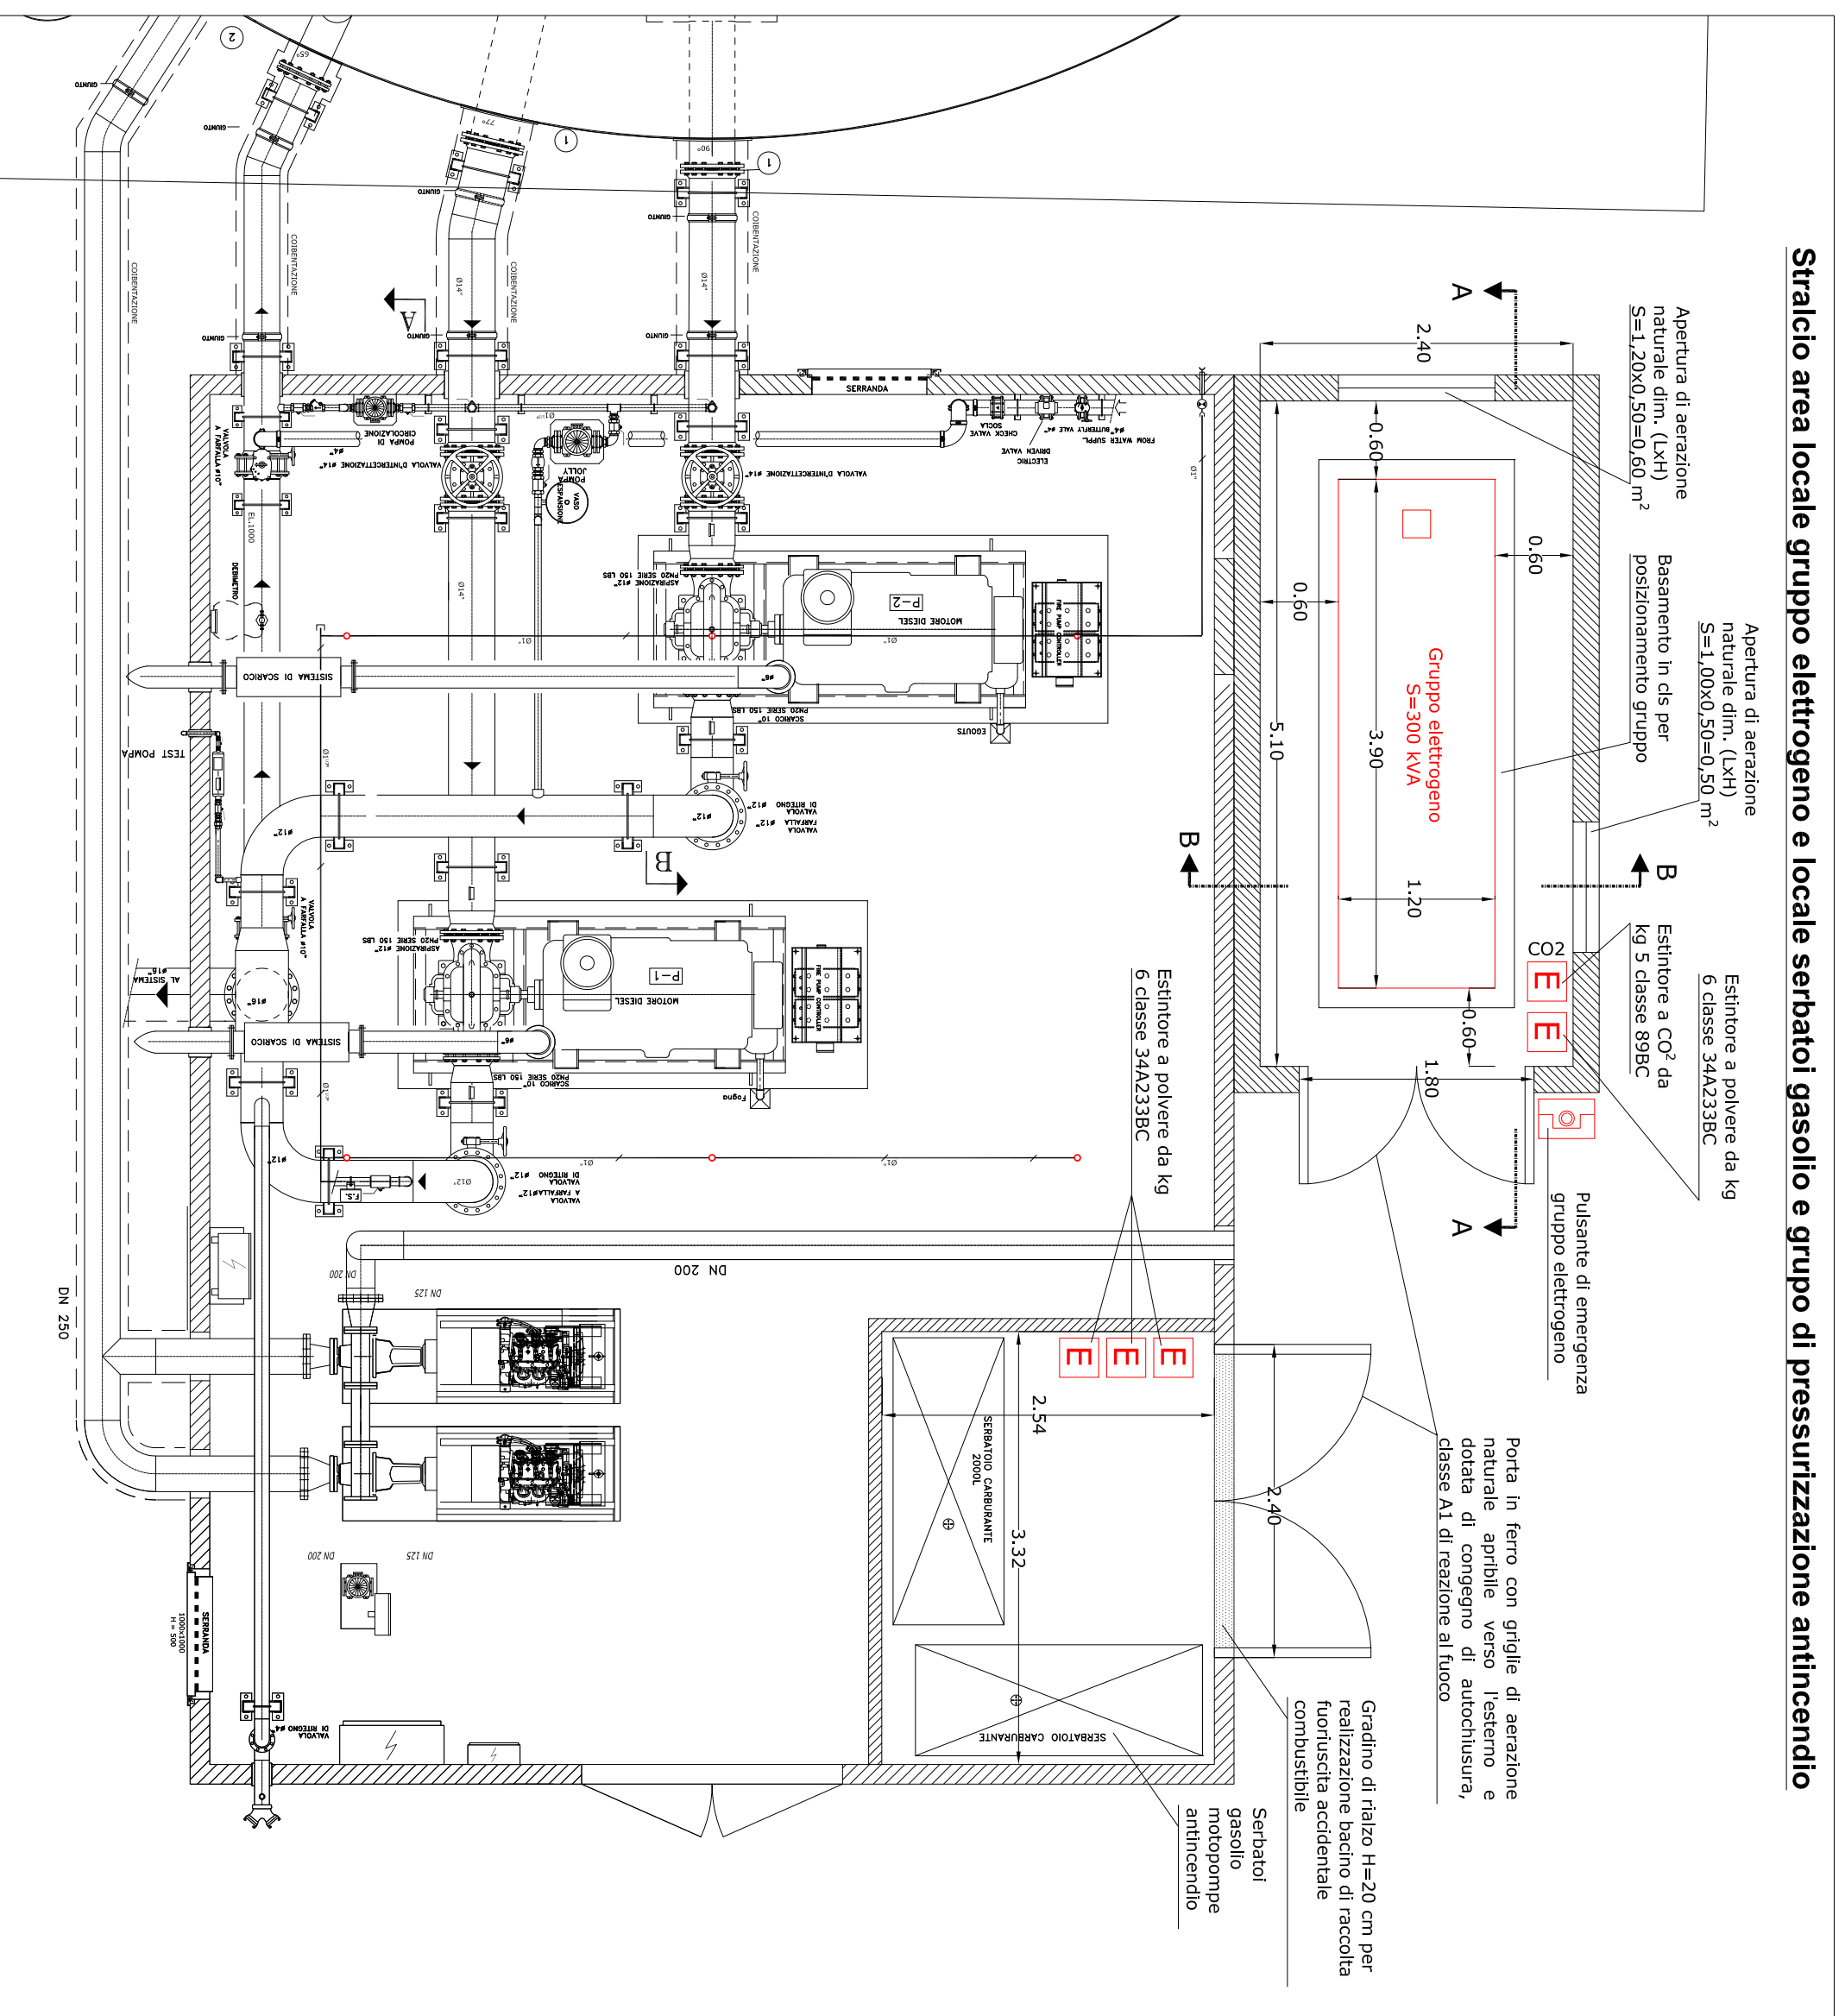


## Sezione A-A

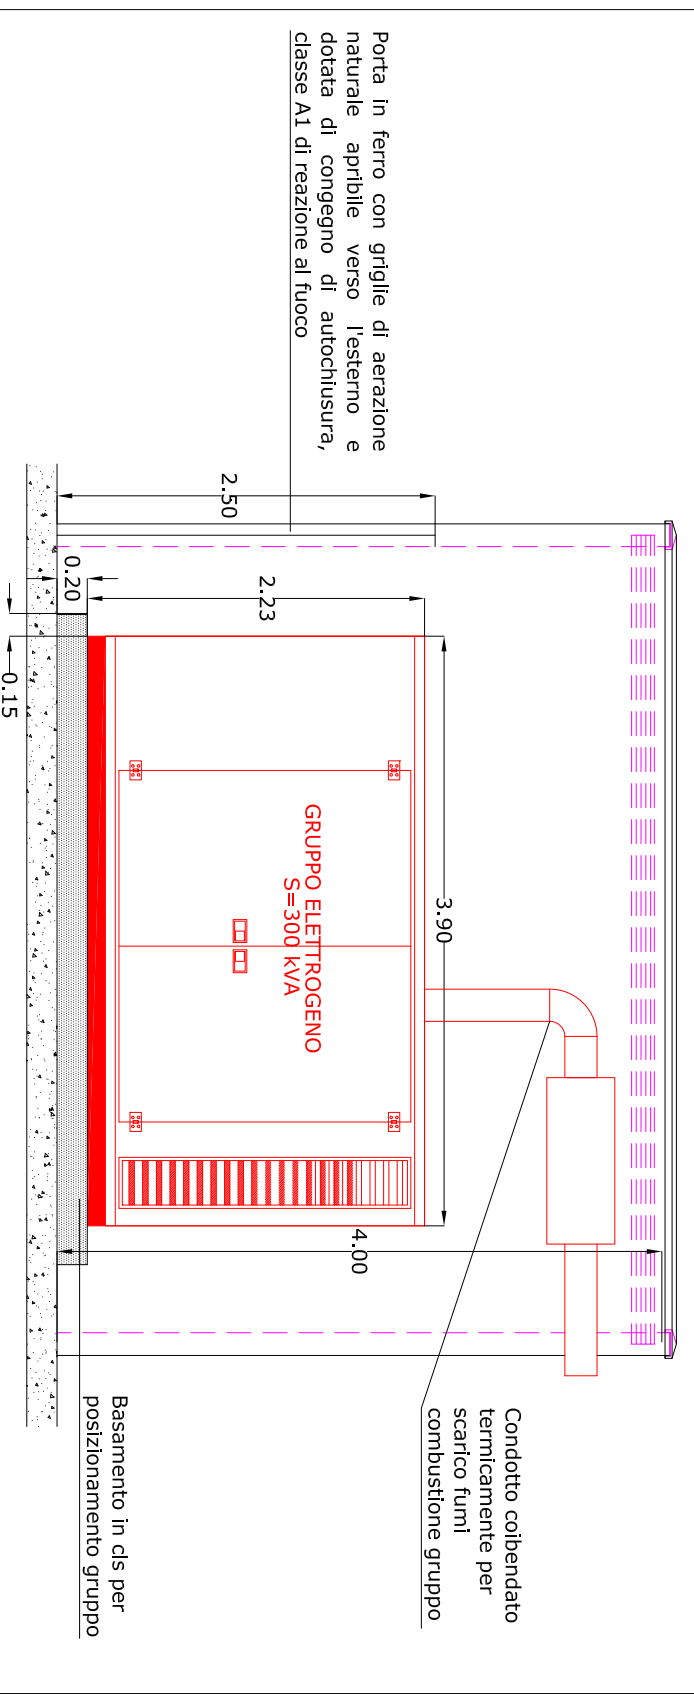


## Sezione B-B

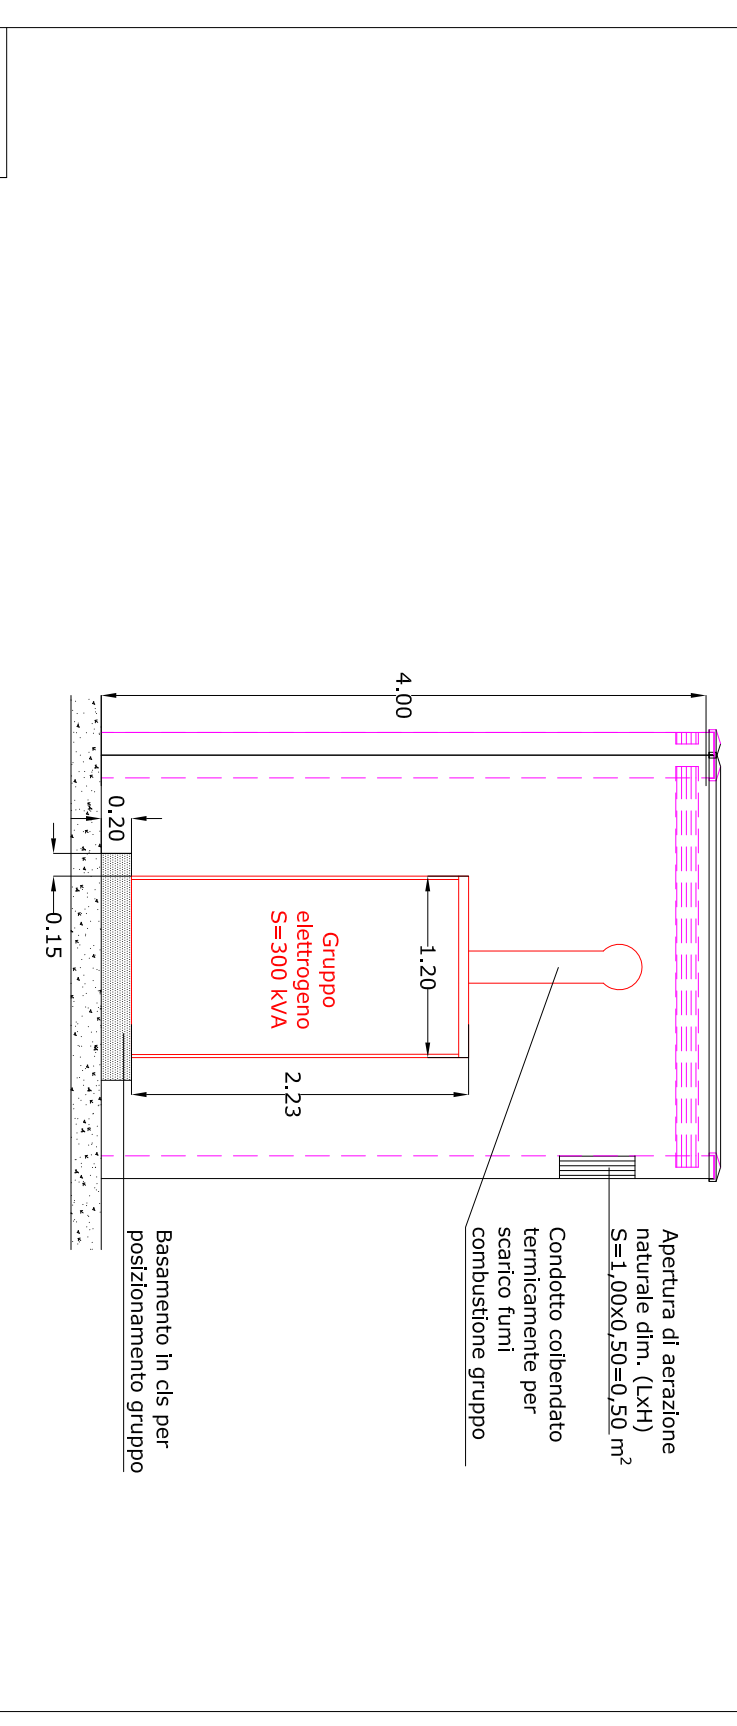


## Prospetto Nord

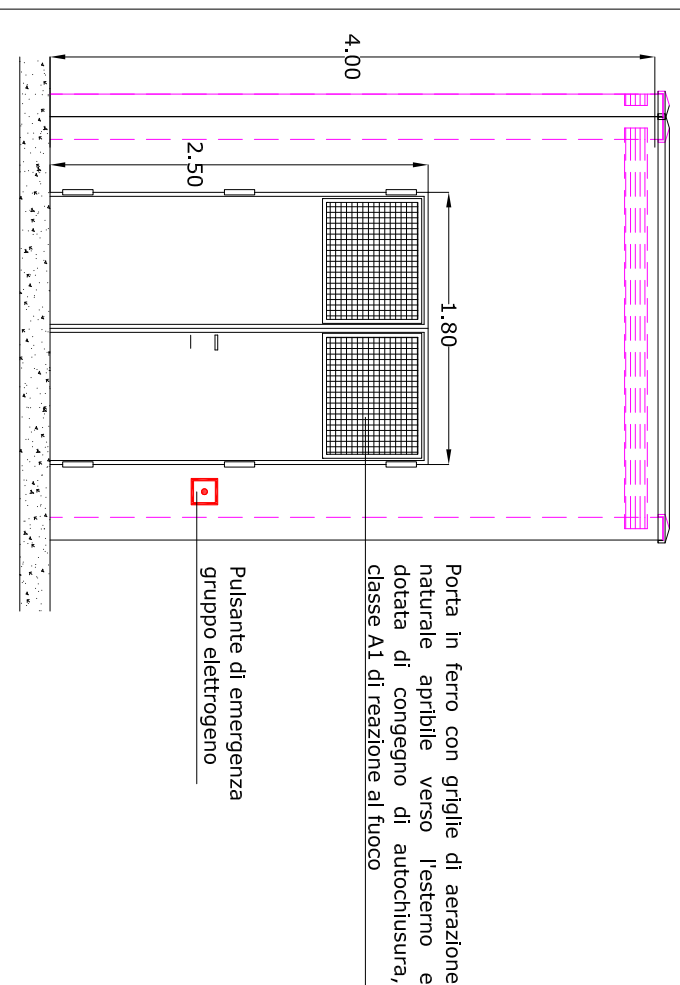

## Prospetto Sud

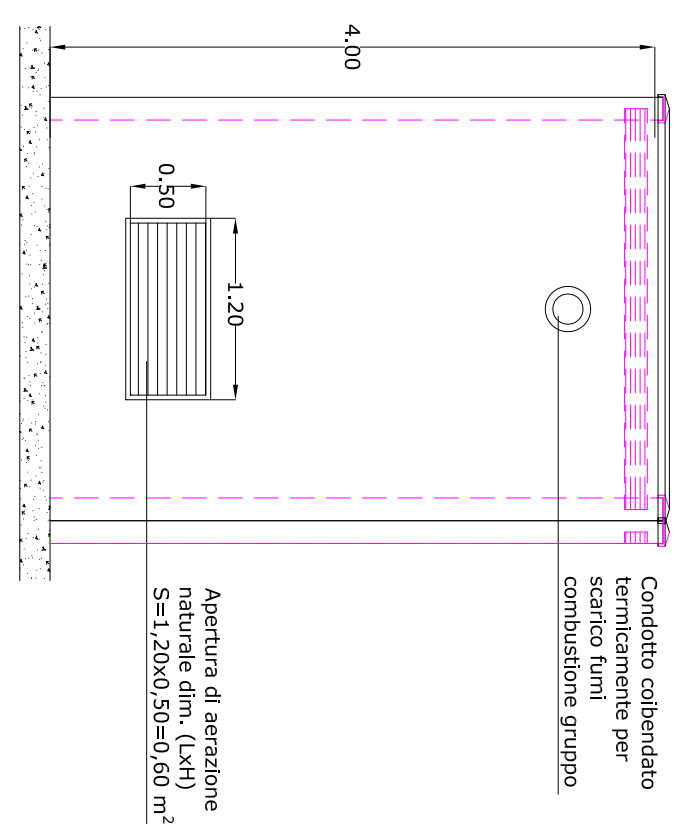

## Prospetto Ovest

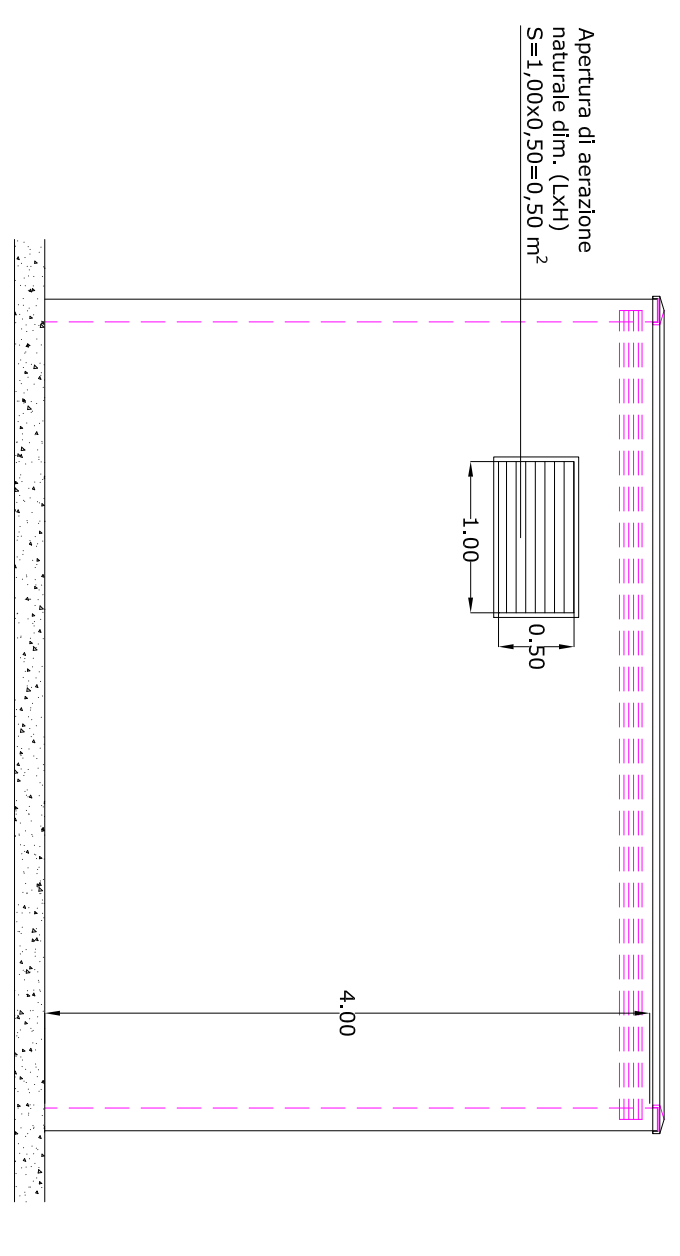

Comune di Montoro - Provincia di Avellino  
 Committente:  
**CARTIERA CONFALONE SPA**  
 Progetto:


Prevenzione Incendi Magazzino automatizzato  
 e Corpo B-D  
 Deroga art.7 del D.P.R. 151/2011

Descrizione  
 Particolari installazione  
 gruppo di pressurizzazione antincendio  
 e gruppo elettrogeno


Dis:	Rev: 00	Data: SET 2017	Tav: 07
F.to: A2	Umq: m	Scala: 1 : 50	
File: DER-17-TAV07-GRUPPO-ELETT			
Il Tecnico			

**SICIS**  
 SICIS SH  
 Via M. Gaudiosi, 6  
 84127 Salerno - (Italy)  
 Tel +390892751130  
 Fax +390892751291


### Stralcio area locale gruppo elettrogeno e locale serbatoi gasolio e gruppo di pressurizzazione antincendio

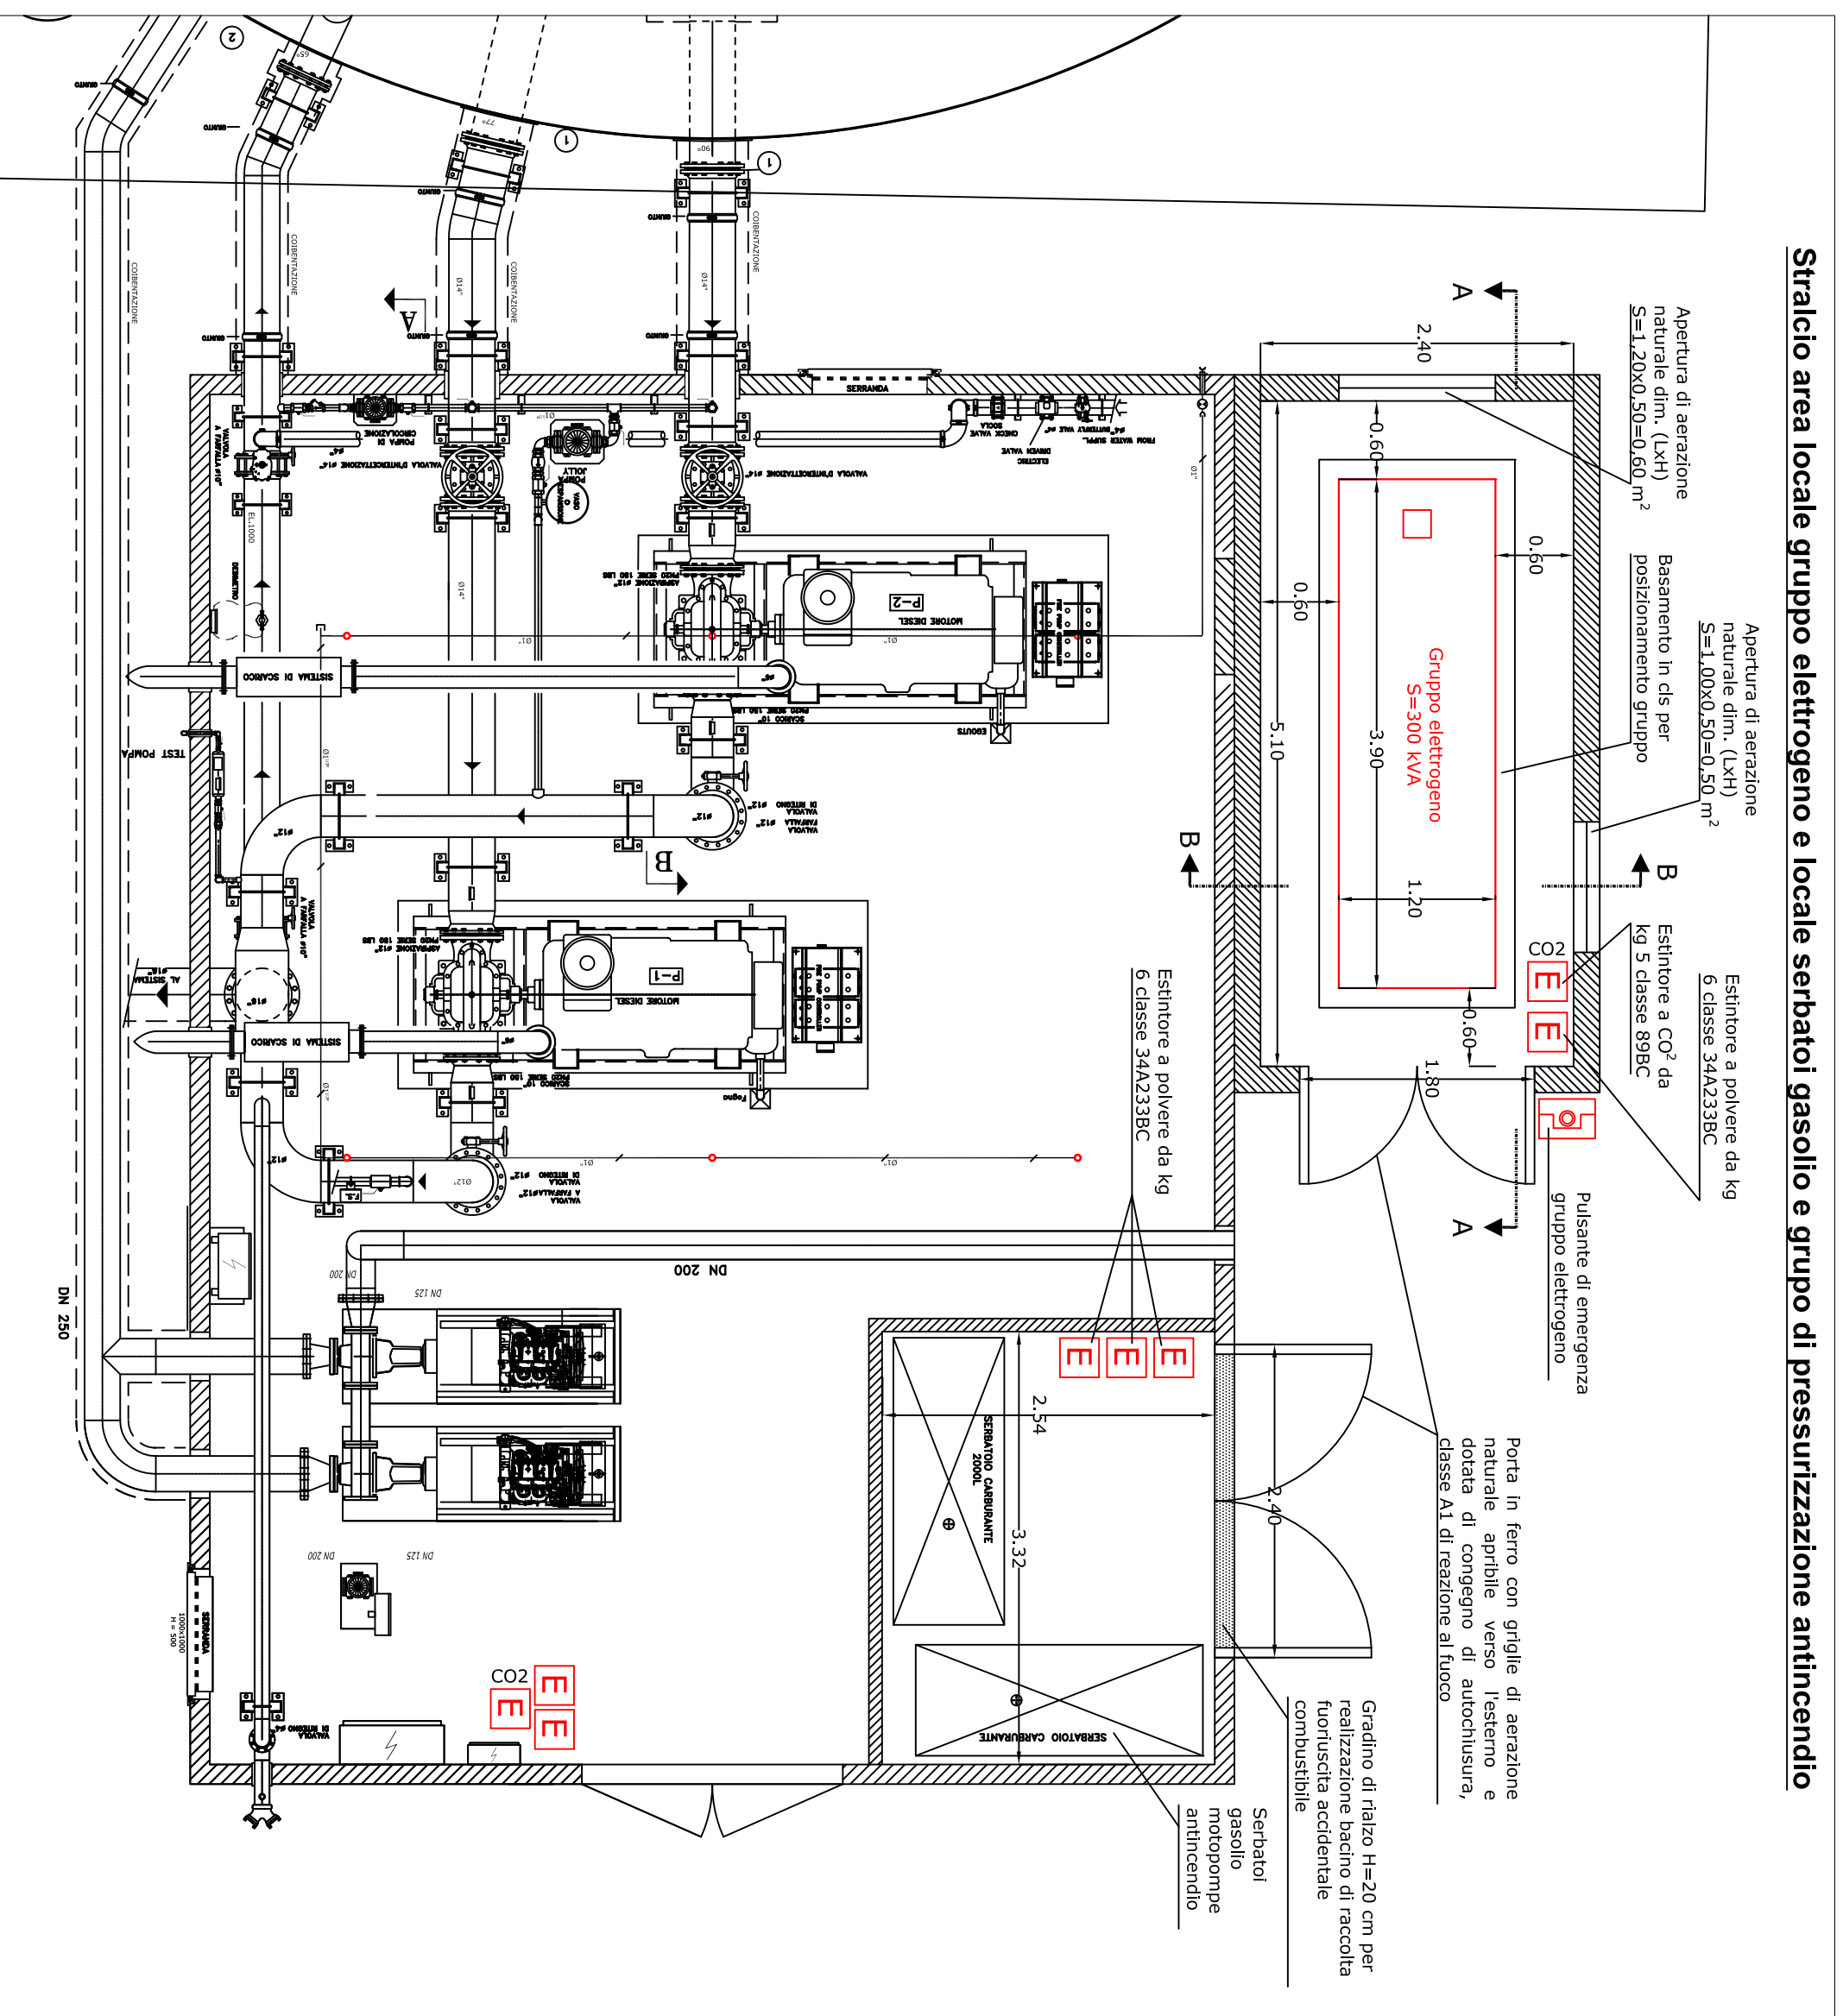


### Sezione A-A

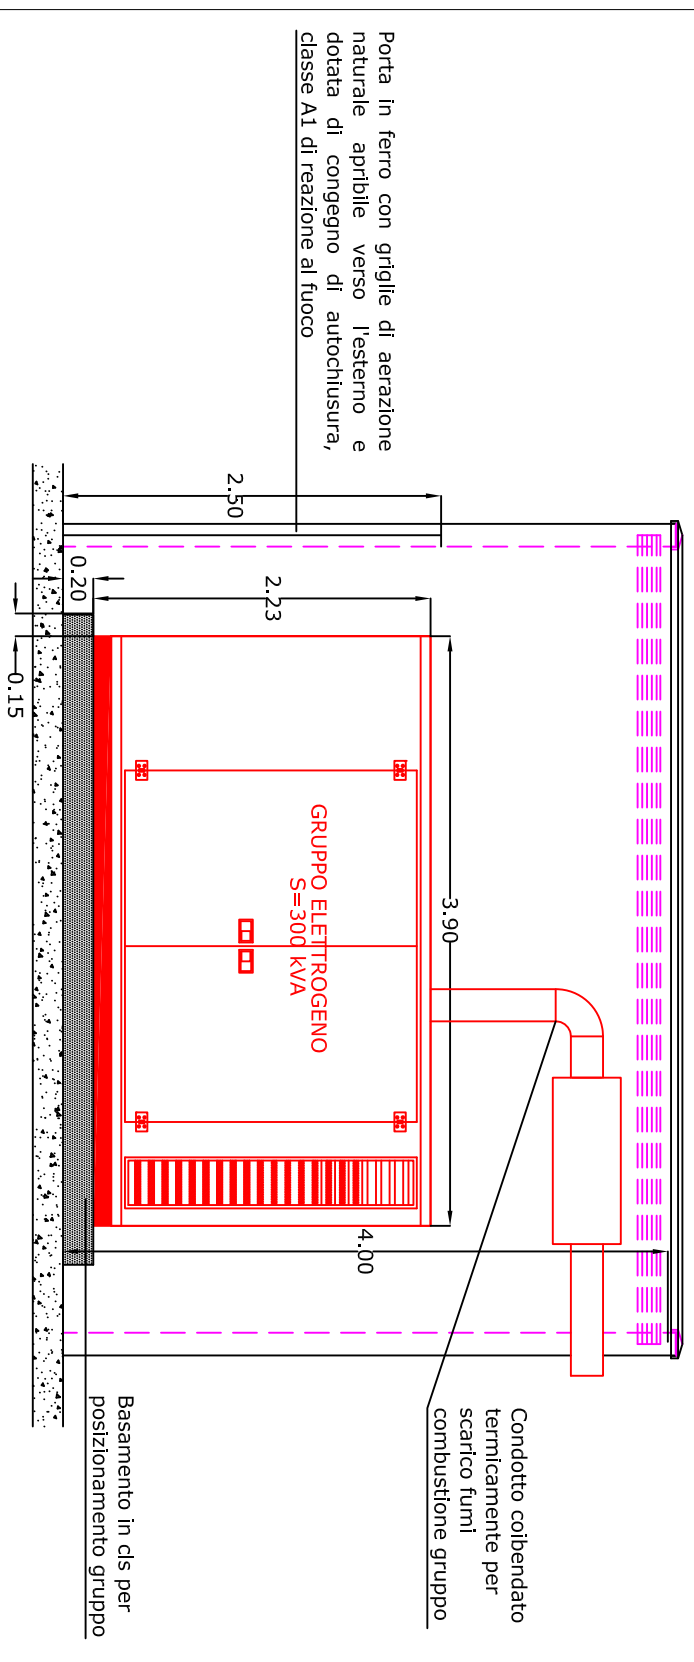


### Sezione B-B

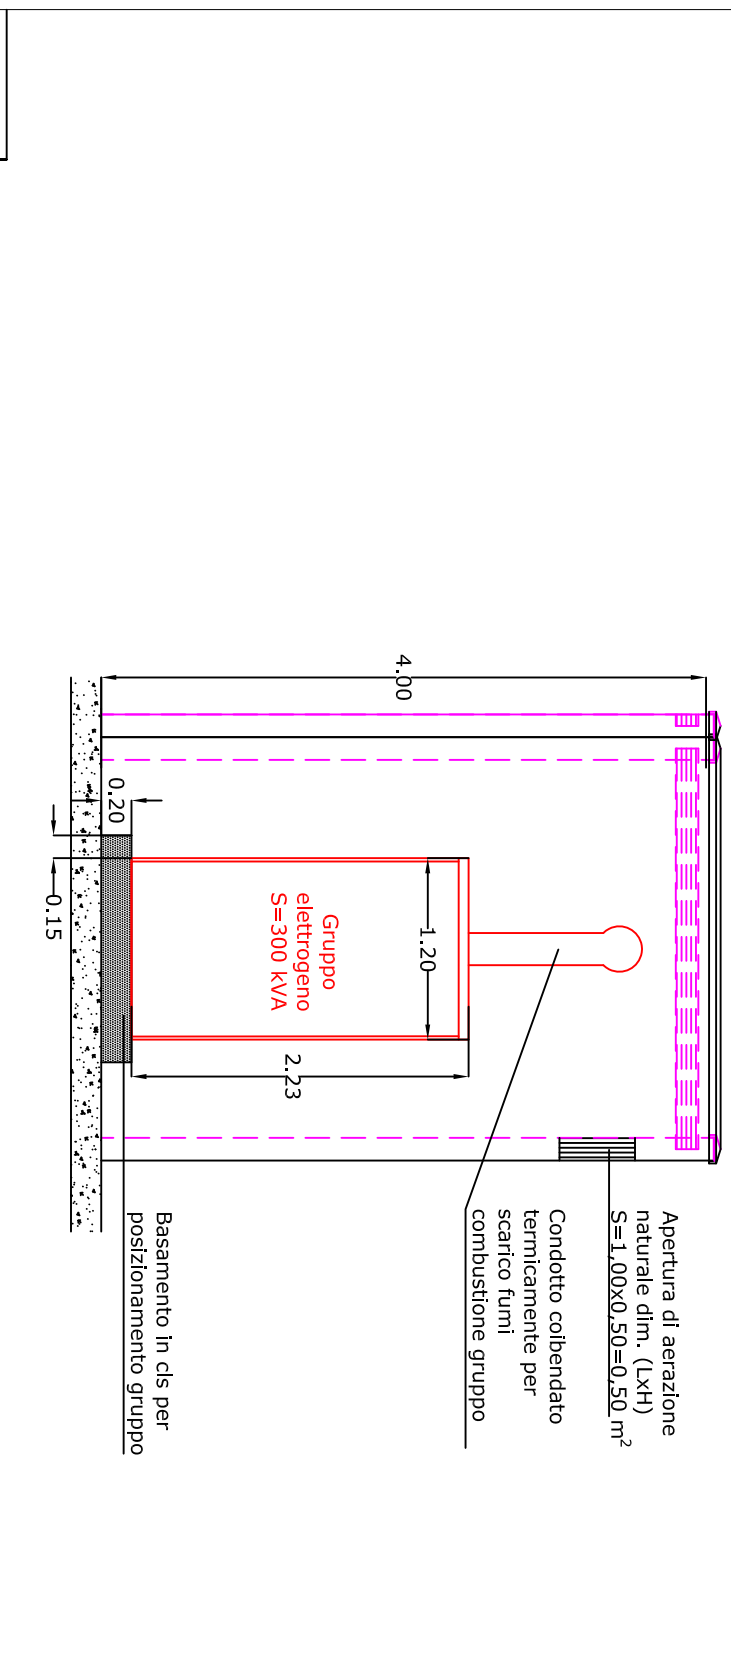


### Prospetto Nord

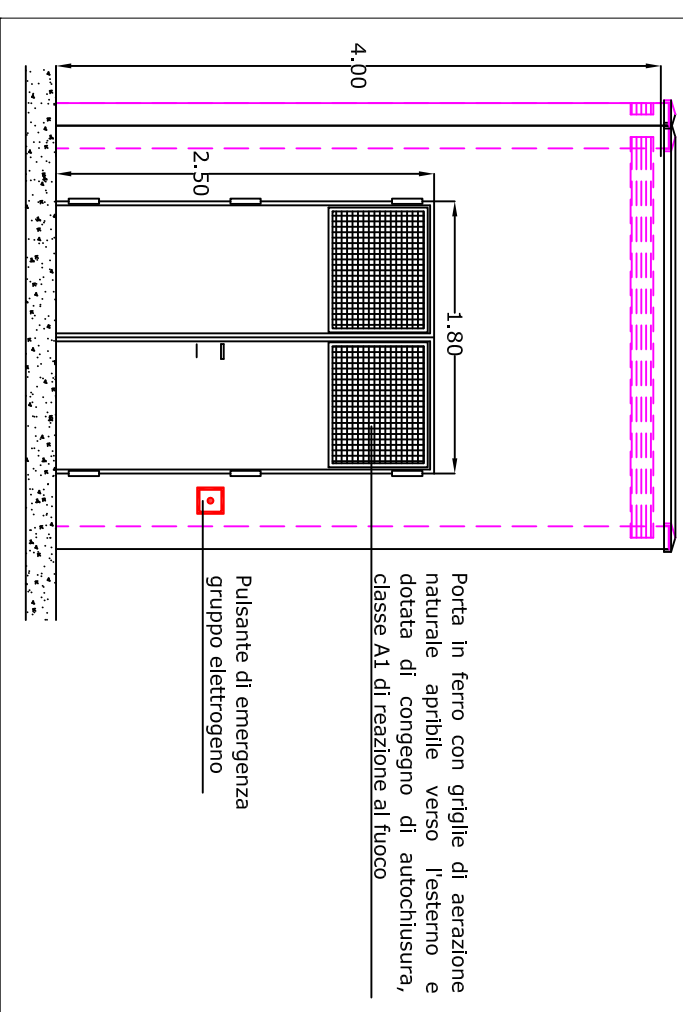


### Prospetto Sud

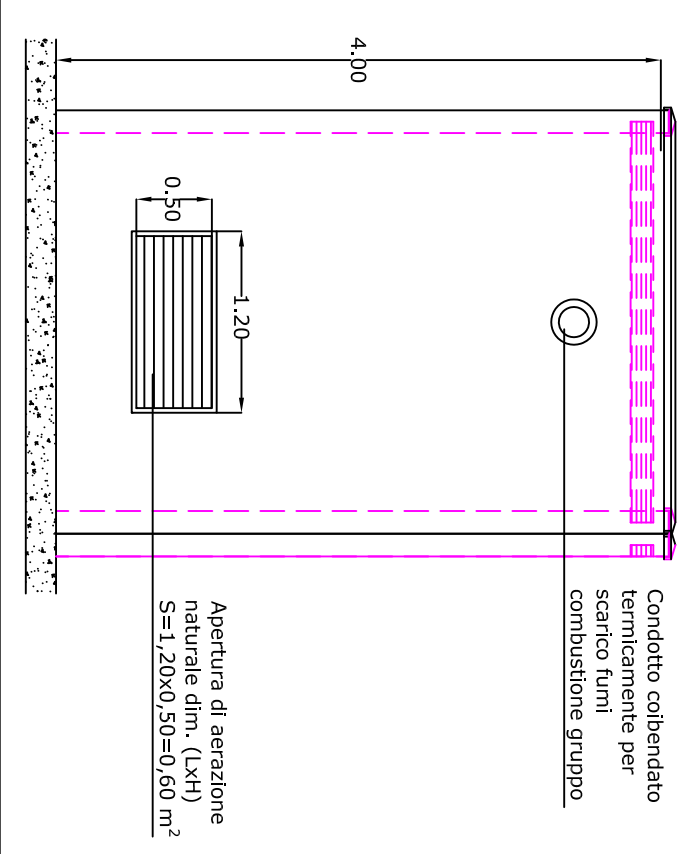


### Prospetto Ovest

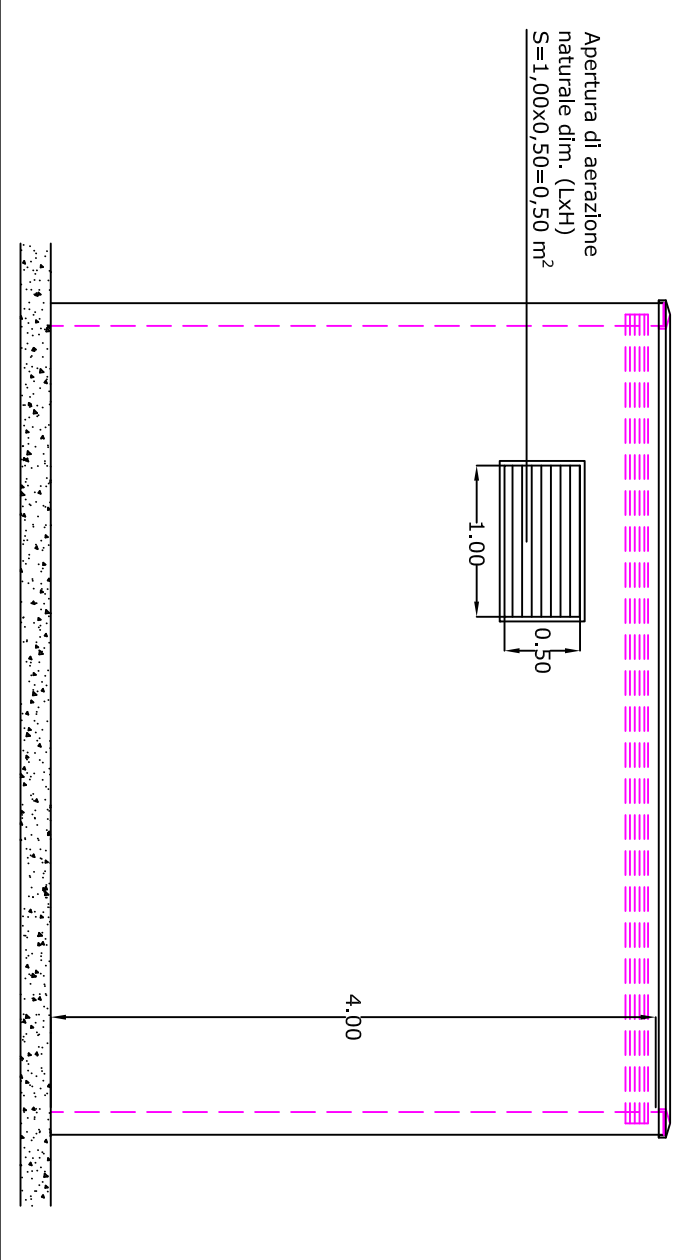

Comune di Montoro - Provincia di Avellino	
Committente:	
CARTIERA CONFALONE SPA	
Progetto:	
Prevenzione Incendi Magazzino automatizzato e Corpo B-D	
Deroga art.7 del D.P.R. 151/2011	
Descrizione	
Particolari installazione gruppo di pressurizzazione antincendio e gruppo elettrogeno	
Dis:	Rev: 02
F.to: A2	Umq: m
File: DER-17-TAV07-GRUPPO-ELETTRO	Data: DIC 2017
Tav: 07	Scala: 1 : 50
Il Tecnico	

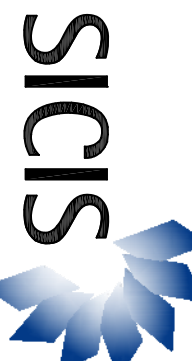


**SICIS**  
SICIS SH  
Via M. Gaudiosi, 6  
84127 Salerno - (Italy)  
Tel +390892751130  
Fax +390892751291

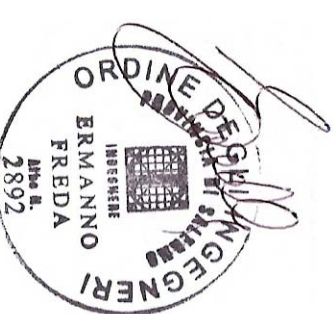

ORDINE DEI GEOMETRI  
INGEGNERI  
BRAMANDO  
FREDA  
M. 2892



# Determinazione dei piani radianti, vista in pianta delle costruzioni - prima del collasso

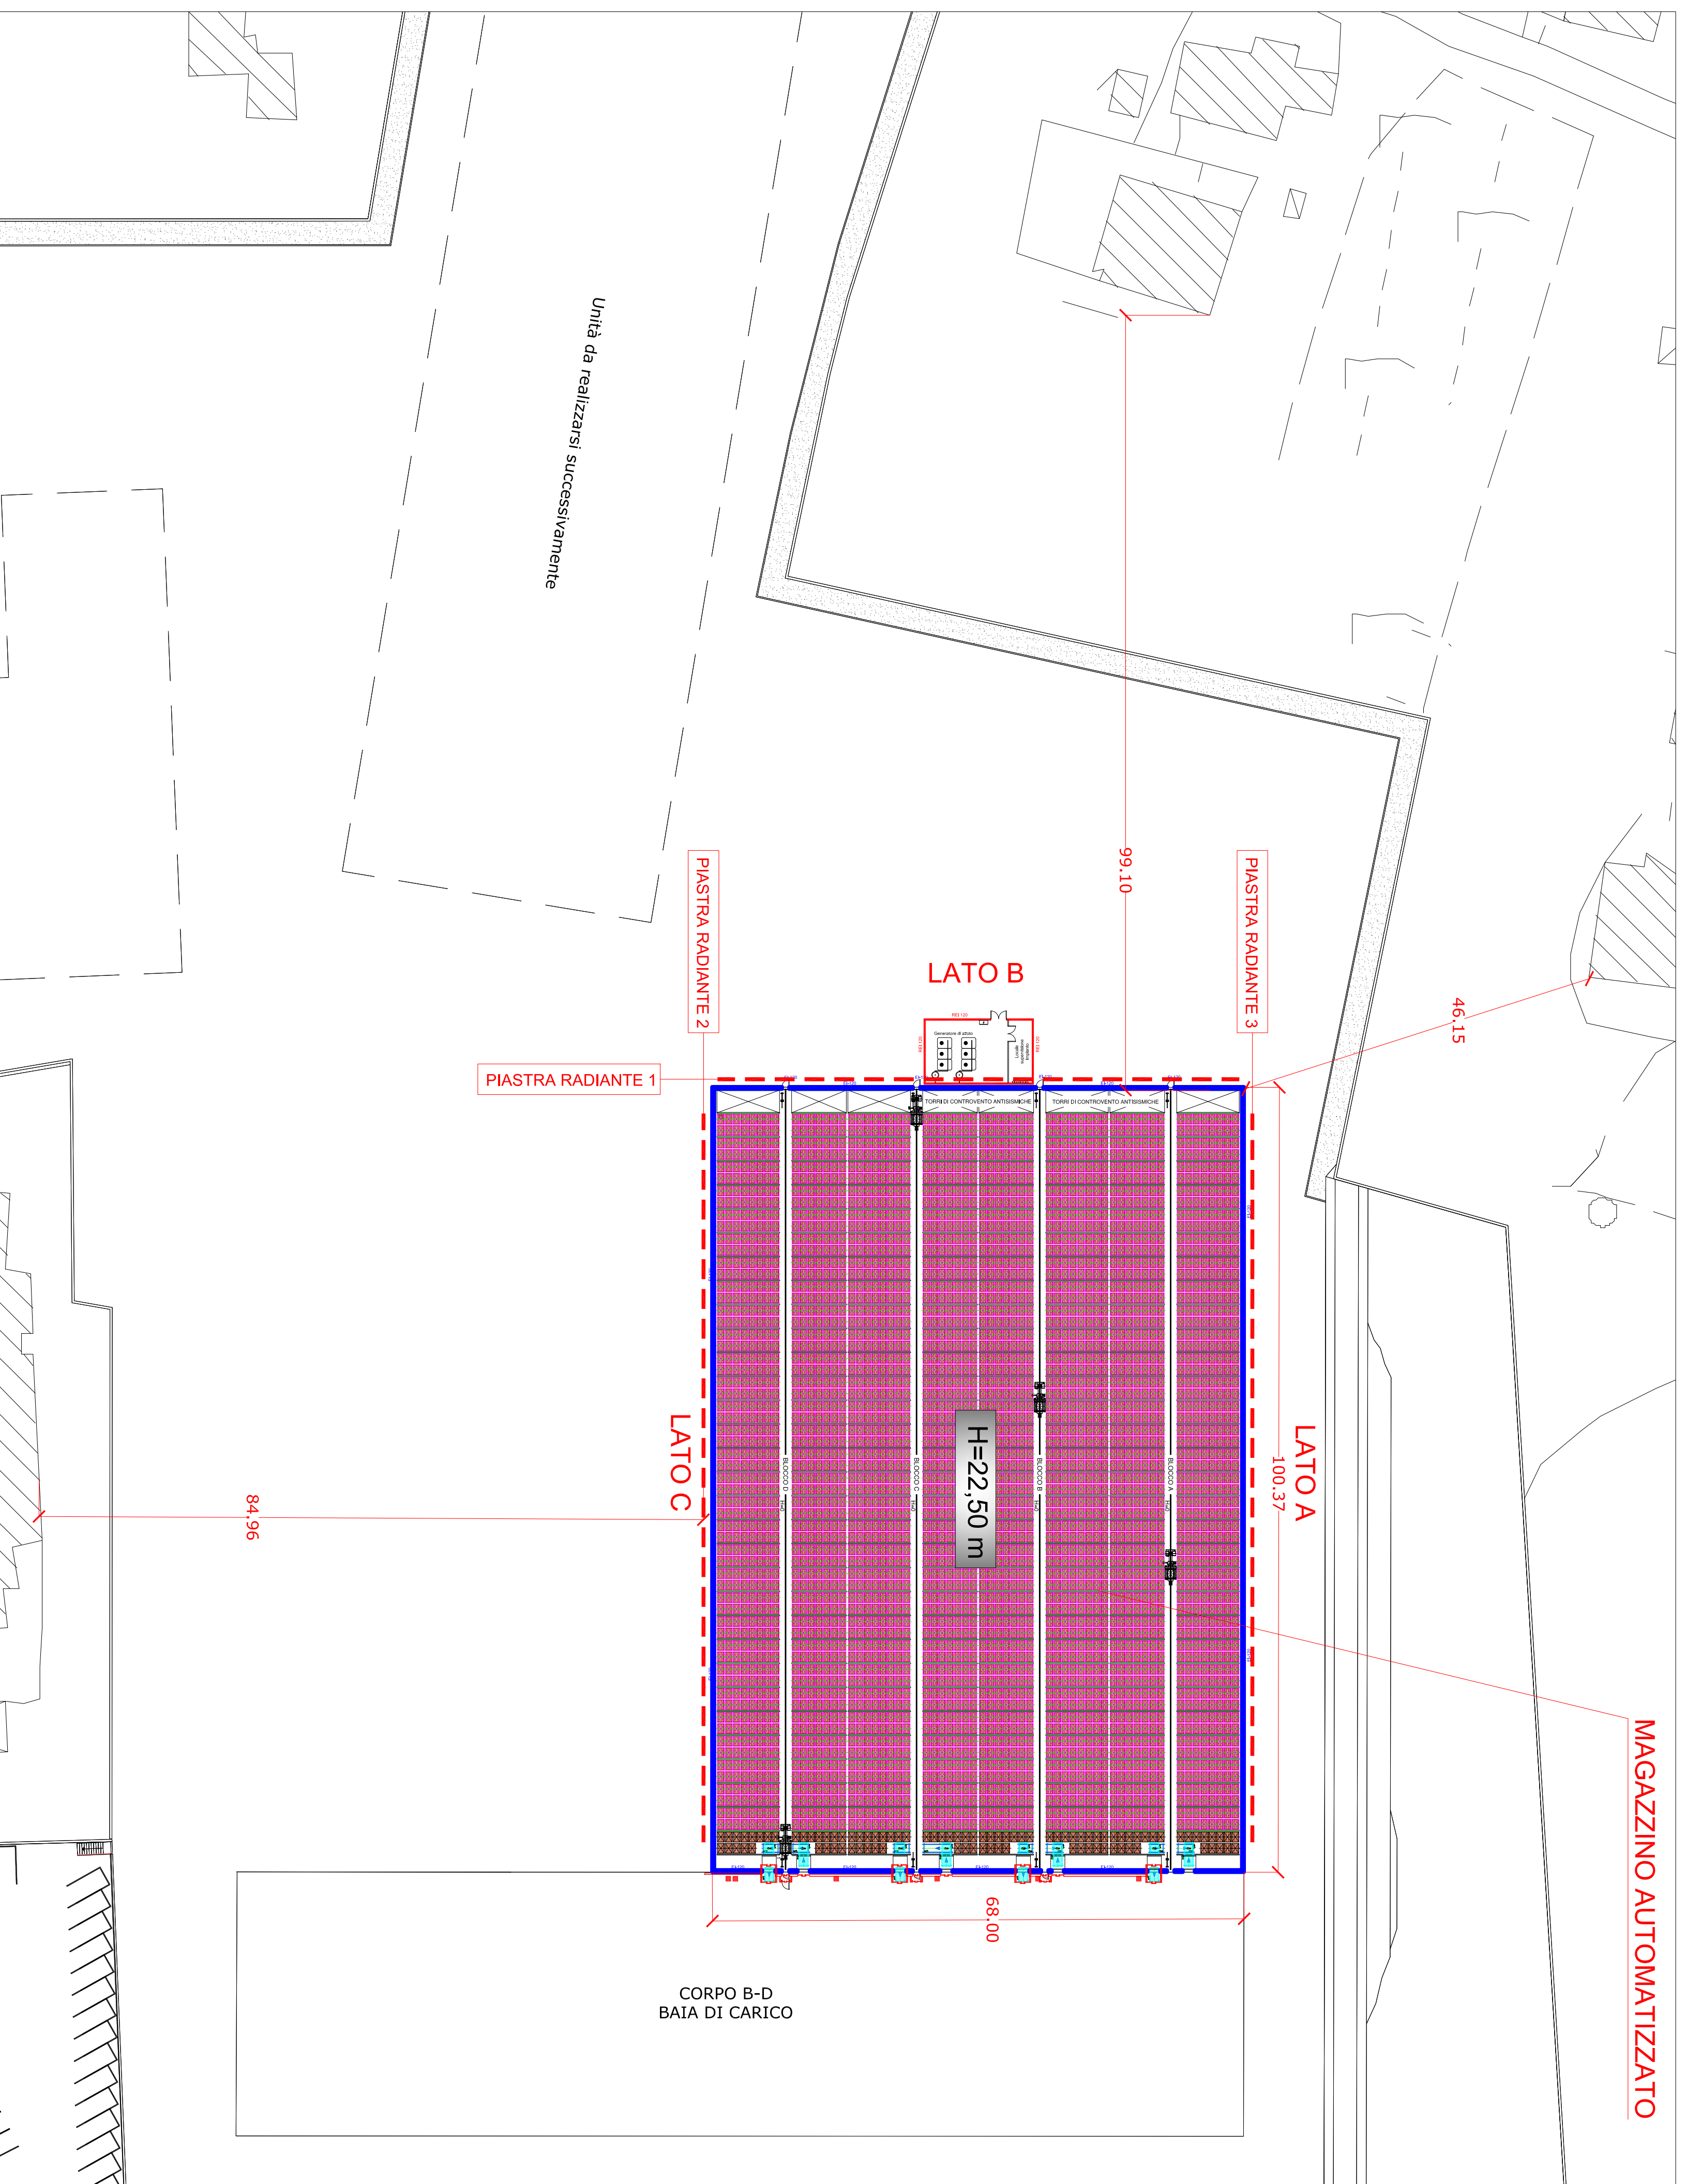

Comune di Montoro - Provincia di Avellino

Committente:  
**CARTIERA CONFALONE SPA**

Progetto:  
Prevenzione Incendi Magazzino automatizzato  
e Corpo B-D  
Deroga art. 7 del D.P.R. 151/2011

Descrizione:  
Pianta Magazzino automatizzato con  
piastre radianti per distanze di sicurezza

Dis: Rev: 00 Data: SET 2017 Tav: 08

F.io: Unq: m Scala: 1 : 500


File: DER-17-TAV08-PIASTRE-RADIANTI

Il Tecnico

**SICIS**  
SICIS Srl  
Via M. Gaudiosi, 6  
84127 Salerno - (Italy)  
Tel +390892751130  
Fax +390892751291






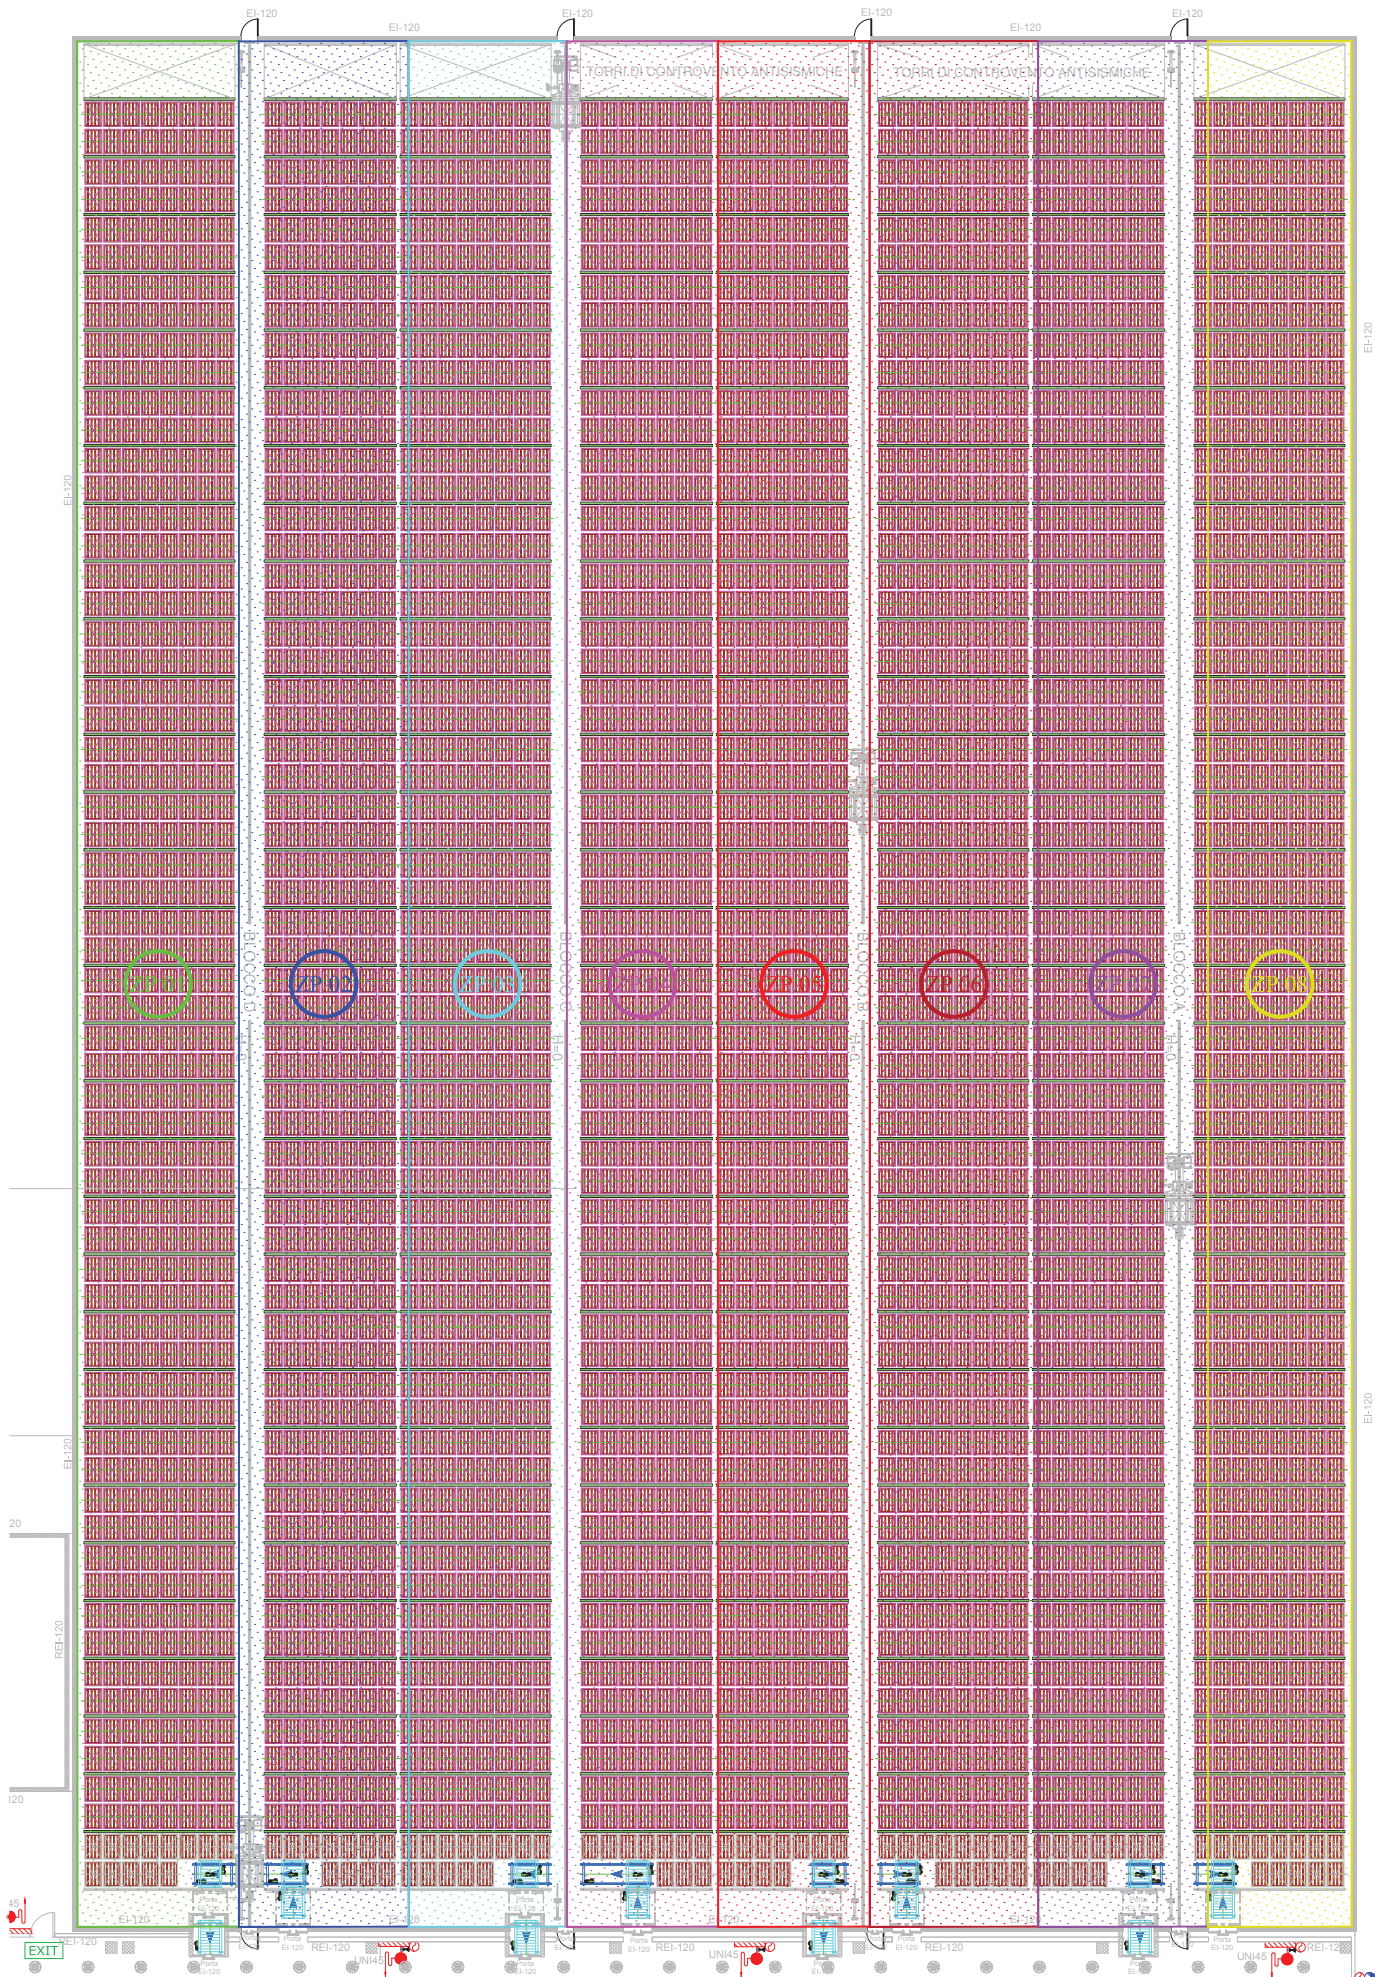

<b>Isotek</b>		Sede: Via S. Pietro, 147 - 84010 Maroni (SA)		Sede: Via S. Pietro, 147 - 84010 Maroni (SA)	
Progetto	1	11/09/2017	T.S.	T.S.	T.S.
Autore	Confalone	Collaboratori	Confalone	Confalone	Confalone
Norma	ISO 2768 - cl.	Scale	1:100	SALA	
Cartiera Confalone Spa			Zona protetta		
Via S. Pietro, 147			ORSSystem N2 Firefighter		
84010 Maroni (SA)			<b>5817-A</b>		



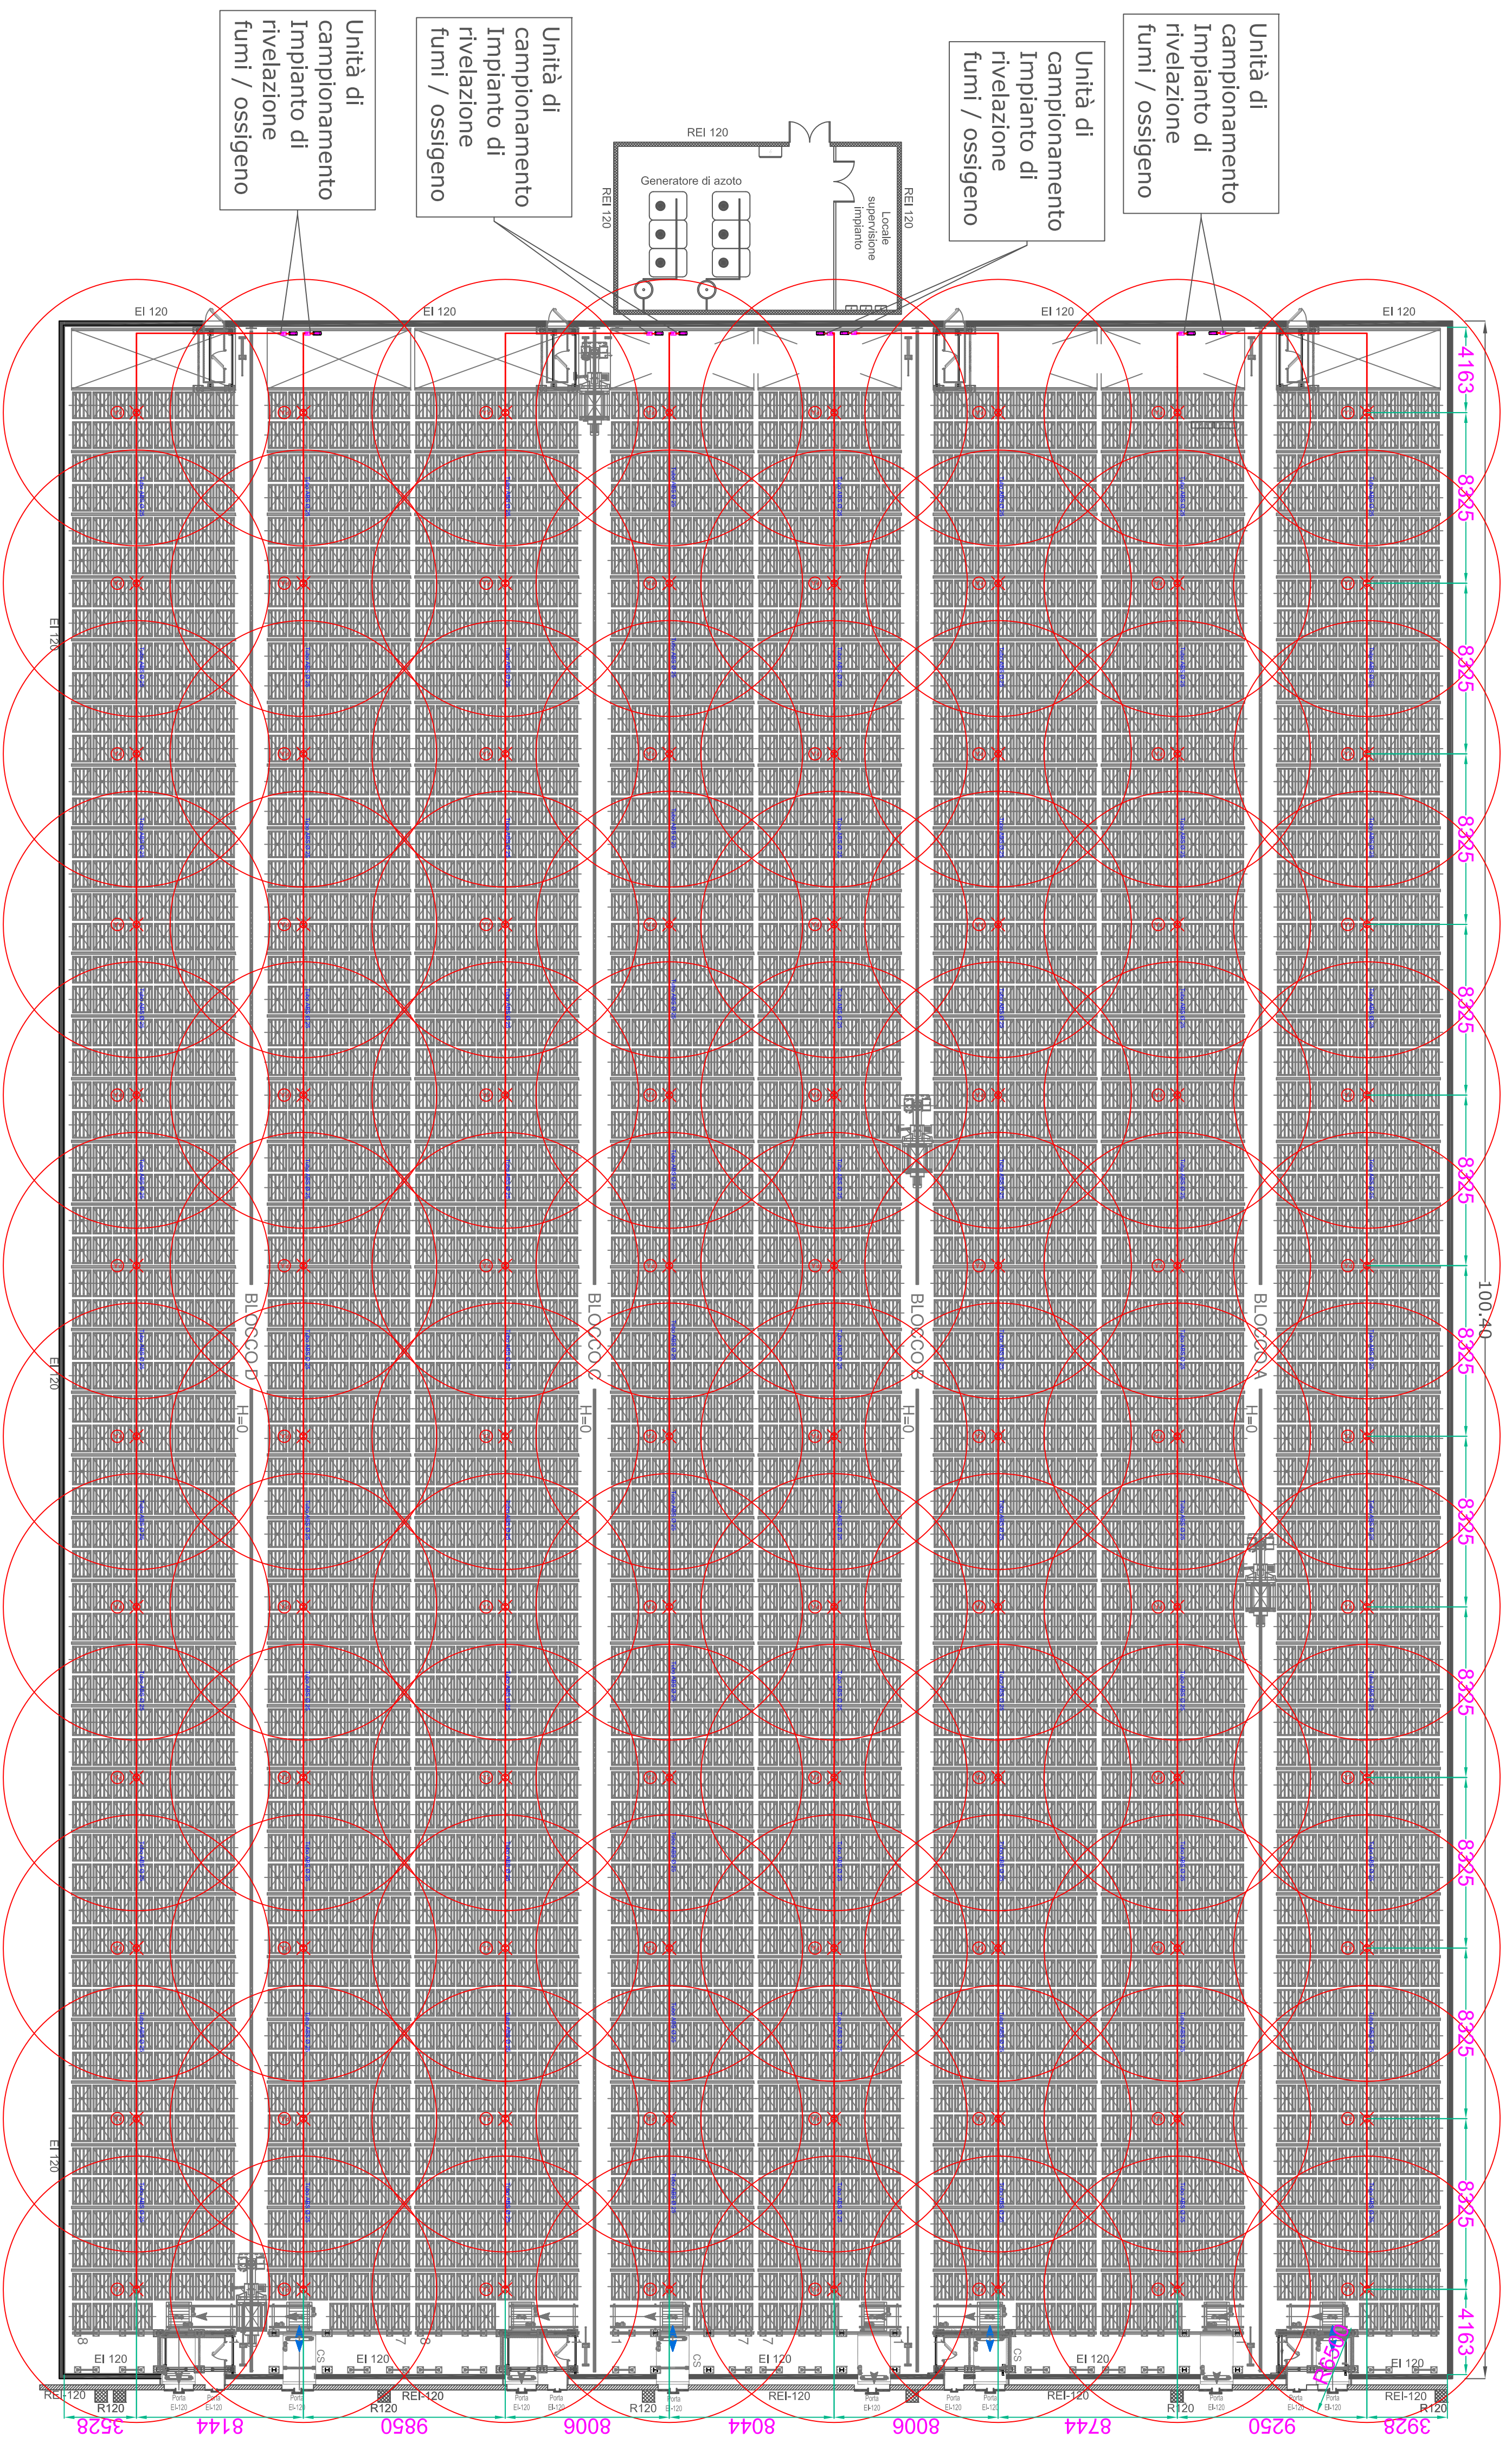


Unità di campionamento  
Impianto di rivelazione fumi / ossigeno

Unità di campionamento  
Impianto di rivelazione fumi / ossigeno

Unità di campionamento  
Impianto di rivelazione fumi / ossigeno

Unità di campionamento  
Impianto di rivelazione fumi / ossigeno

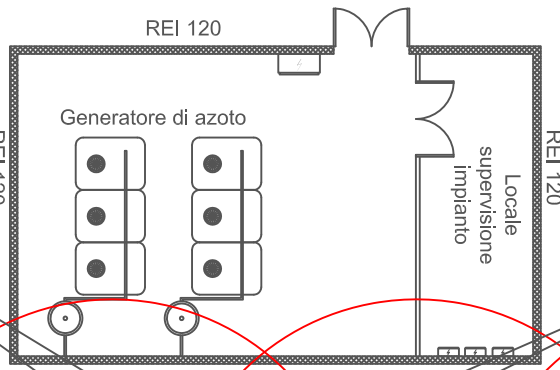

⊗ punto aspirazione

Comune di Montoro - Provincia di Avellino


Committente:  
**CARTIERA CONFALONE SPA**

Progetto:  
Prevenzione Incendi  
Magazzino automatizzato e Corpo B-D  
Deroga art.7 del D.P.R. 151/2011

Descrizione:  
Corpo "A" - Impianto tecnologico automatizzato  
pianta con  
impianto di rivelazione fumi / ossigeno

Dis:	Rev: 02	Data: SET 2017	Tav: DO1
F.to: A1	Umq: m	Scala: 1 : 200	
File:077_NM_DER-INT_IMP-DEF-02.dwg			


Il Tecnico

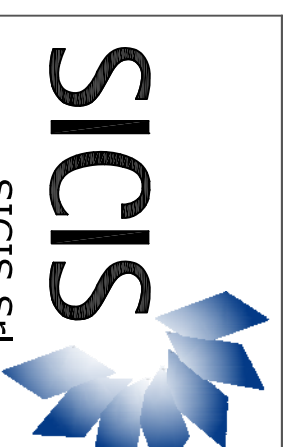

SICIS SH  
Via M. Gaudiosi, 6  
84127 Salerno - (Italy)  
Tel +390892751130  
Fax +390892751291






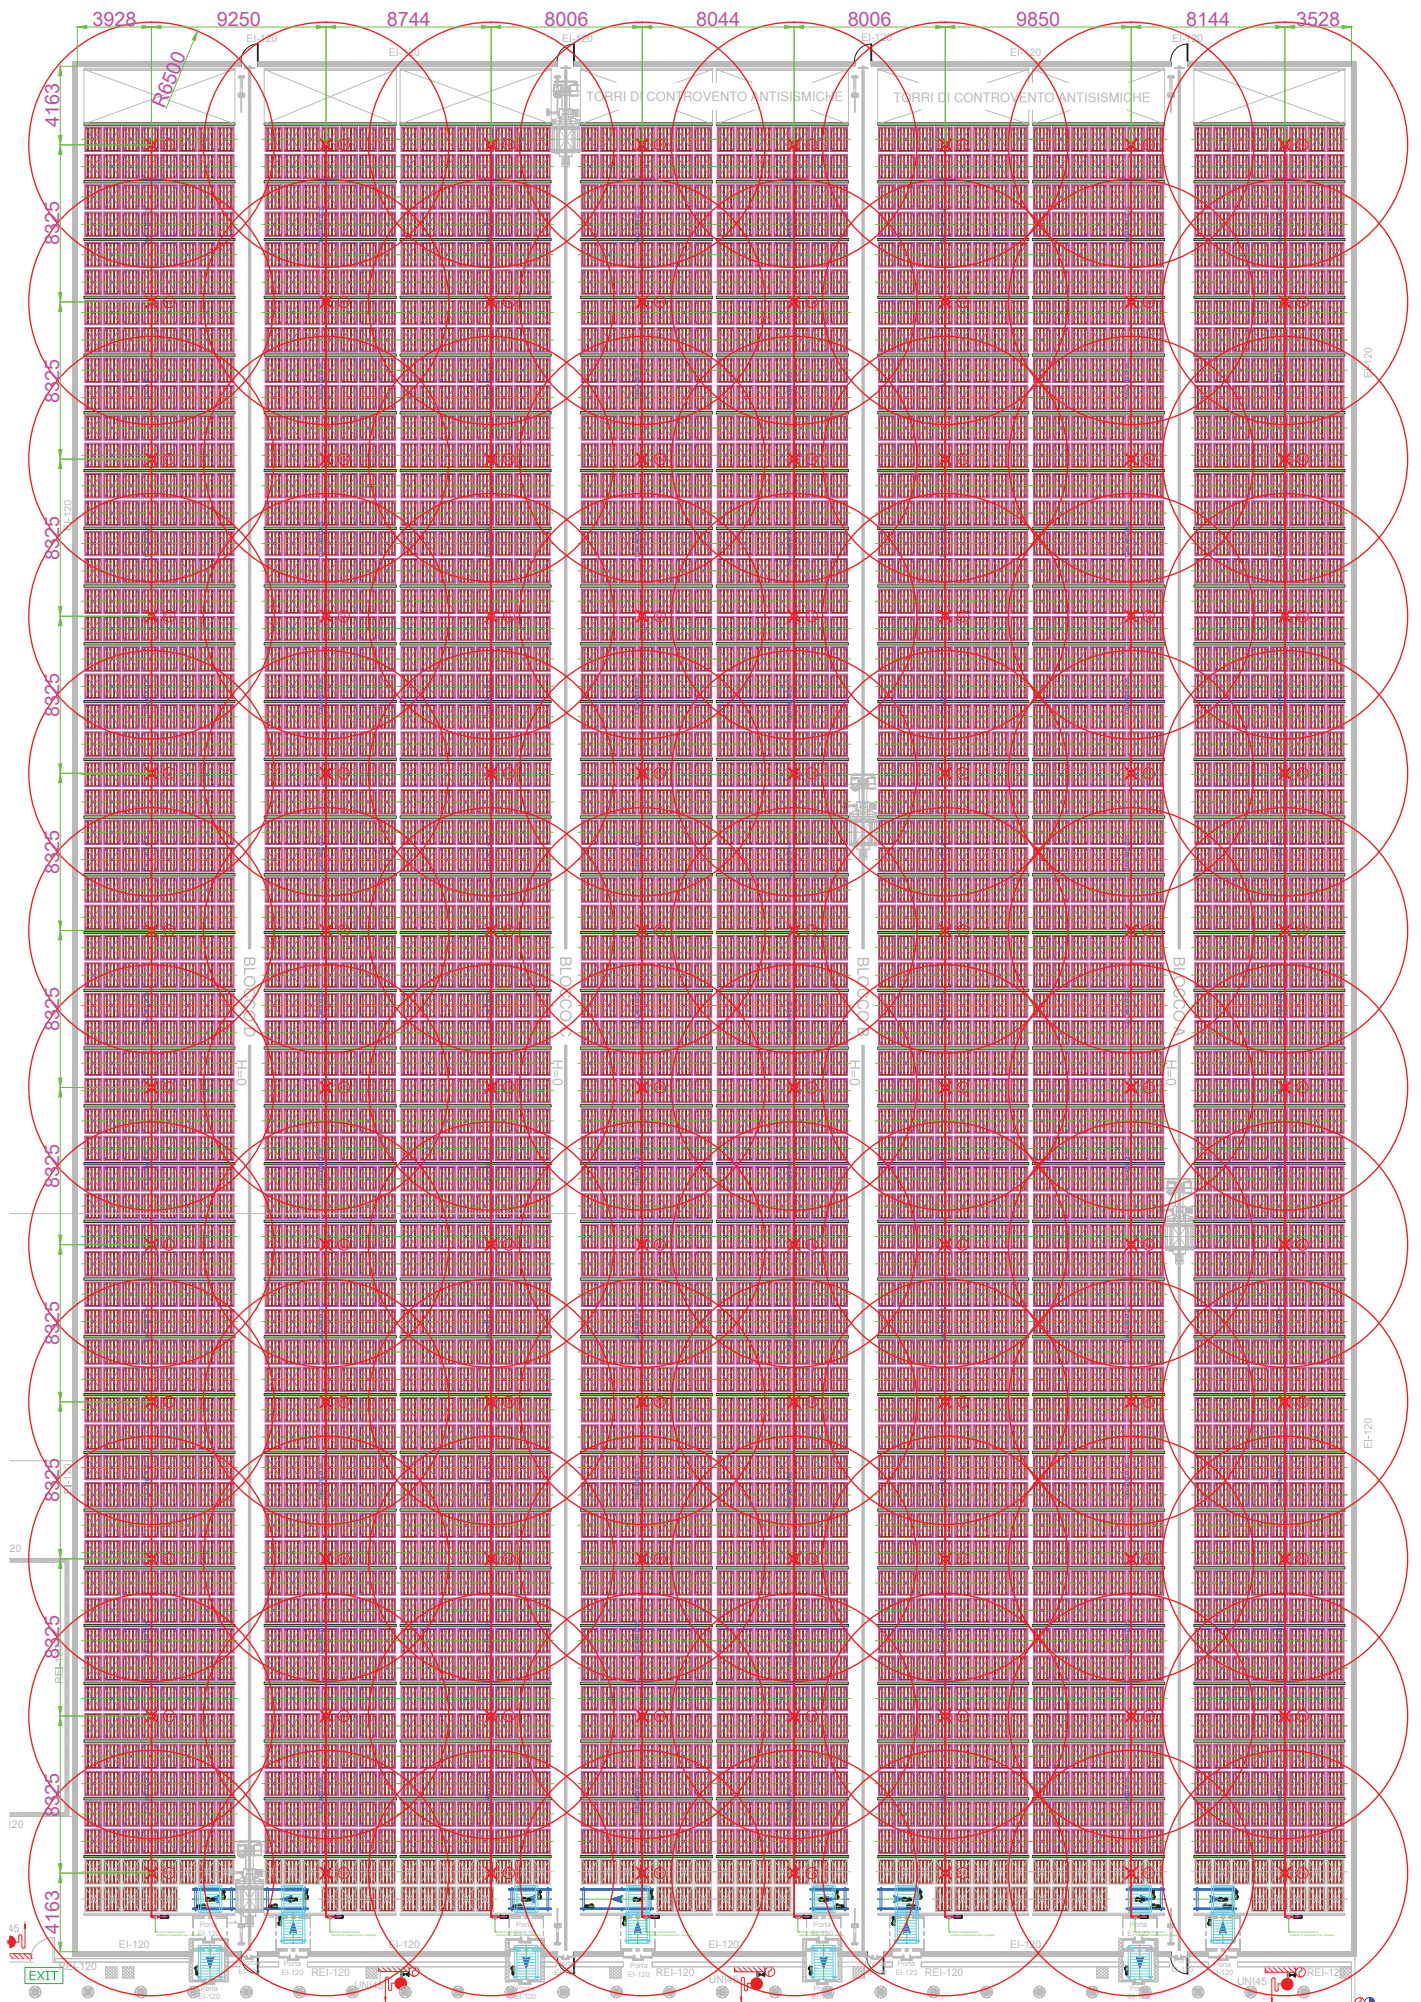

<b>Intecal</b>		Sistema di rilevazione fumo / allarme		Sistema di rilevazione fumo / allarme	
Via S. Pietro, 147		84010 Maiori (SA)		5817-C1	
11/09/2017		T.S.		ISO 2768 - CL	
Cartiera Confalone Spa		Sistema rilevazione fumo / allarme		1:100	
Via S. Pietro, 147		84010 Maiori (SA)		5817-C1	



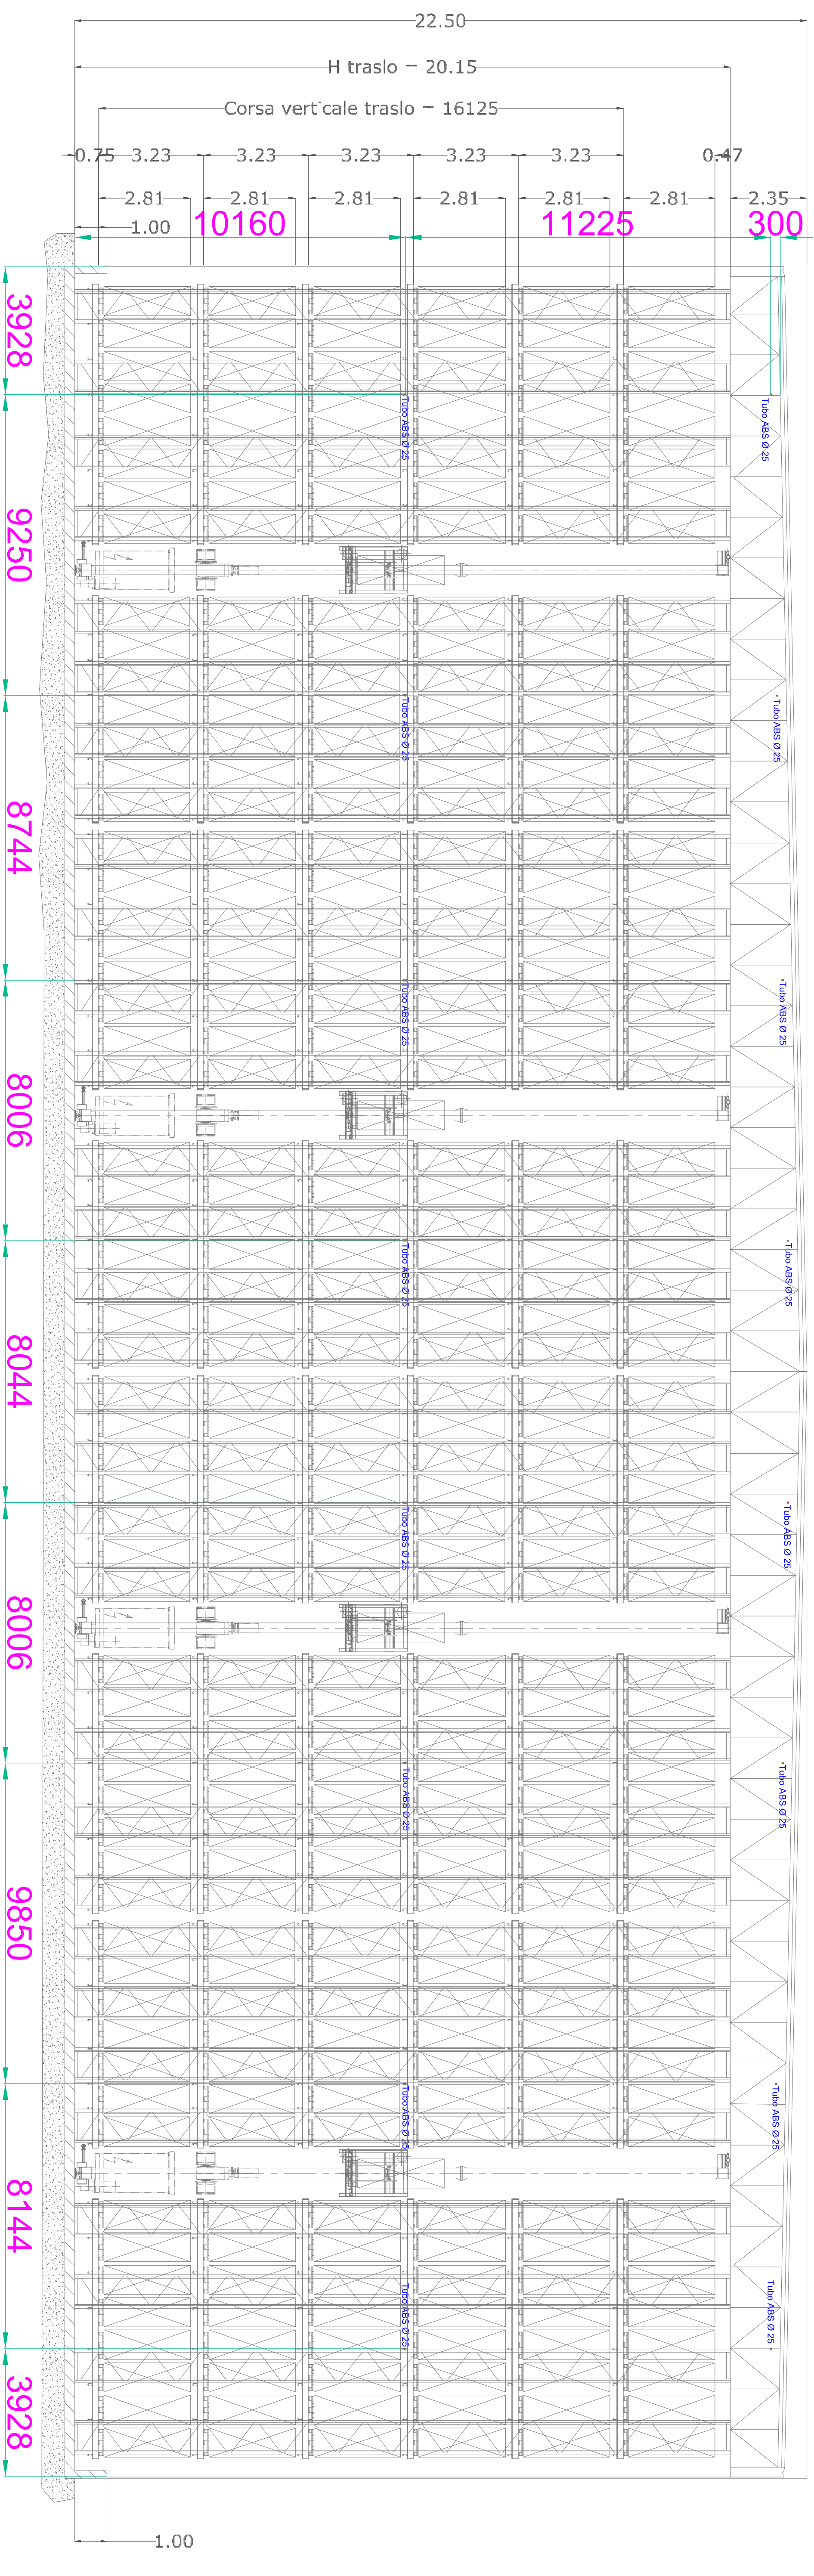

Comune di Montoro - Provincia di Avellino


Committente:  
**CARTIERA CONFALONE SPA**

Progetto:  
Prevenzione Incendi  
Magazzino automatizzato e Corpo B-D  
Deroga art.7 del D.P.R. 151/2011

Descrizione:  
Corpo "A" - Impianto tecnologico automatizzato  
sezione trasversale con  
impianto di rivelazione fumi / ossigeno


Dis:	Rev: 02	Data: SET 2017	Tav: DO2
F.to: A1	Umq: m	Scala: 1:100	
File: 077_NM_DER-INT_IMP-DEP-02.dwg			
Il Tecnico			

**SICIS**  
SICIS S.r.l.  
Via M. Gaudiosi, 6  
84127 Salerno - (Italy)  
Tel +390892751130  
Fax +390892751291

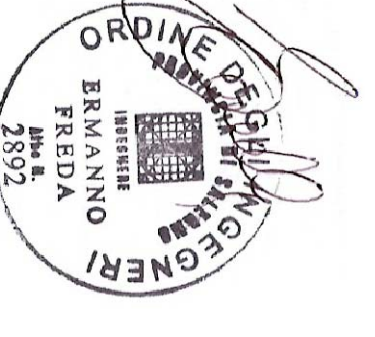




VISTA IN ALZATA MAGAZZINO

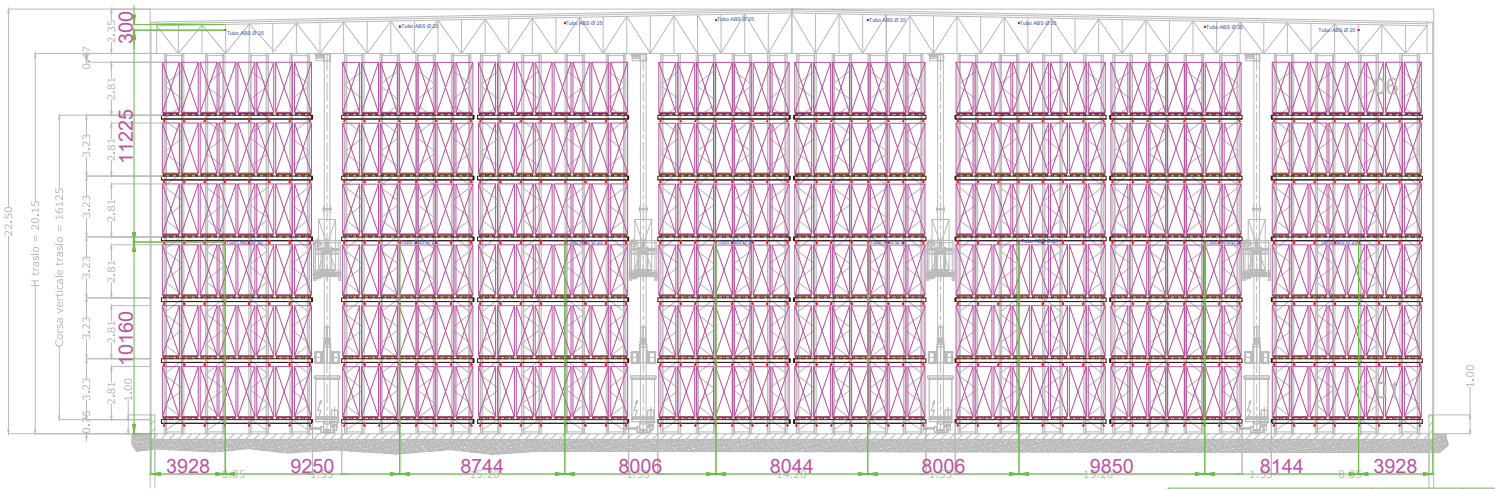

<b>lobcal</b>		Sede: Via S. Pietro, 147 - 84010 Mairani (SA)		Tel. 081 2401111 - Fax 081 2401112		P.IVA 0201 004810 - C.F. 02010040810		www.lobcal.it		Informativa Privacy	
PROGETTAZIONE	VERIFICA	ESECUZIONE	COORDINAMENTO	REVISIONE	REVISIONE	REVISIONE	REVISIONE	REVISIONE	REVISIONE	REVISIONE	REVISIONE
11/09/2017	T.S.	T.S.	T.S.	T.S.	T.S.	T.S.	T.S.	T.S.	T.S.	T.S.	T.S.
<b>Cartiera Confalone SpA</b>		Via S. Pietro, 147		84010 Mairani (SA)		Sistema di ventilazione fumi / aspirazione - Sezione		ISO 2768 - cl.		1:100	
						<b>5817-C2</b>		M2020L			



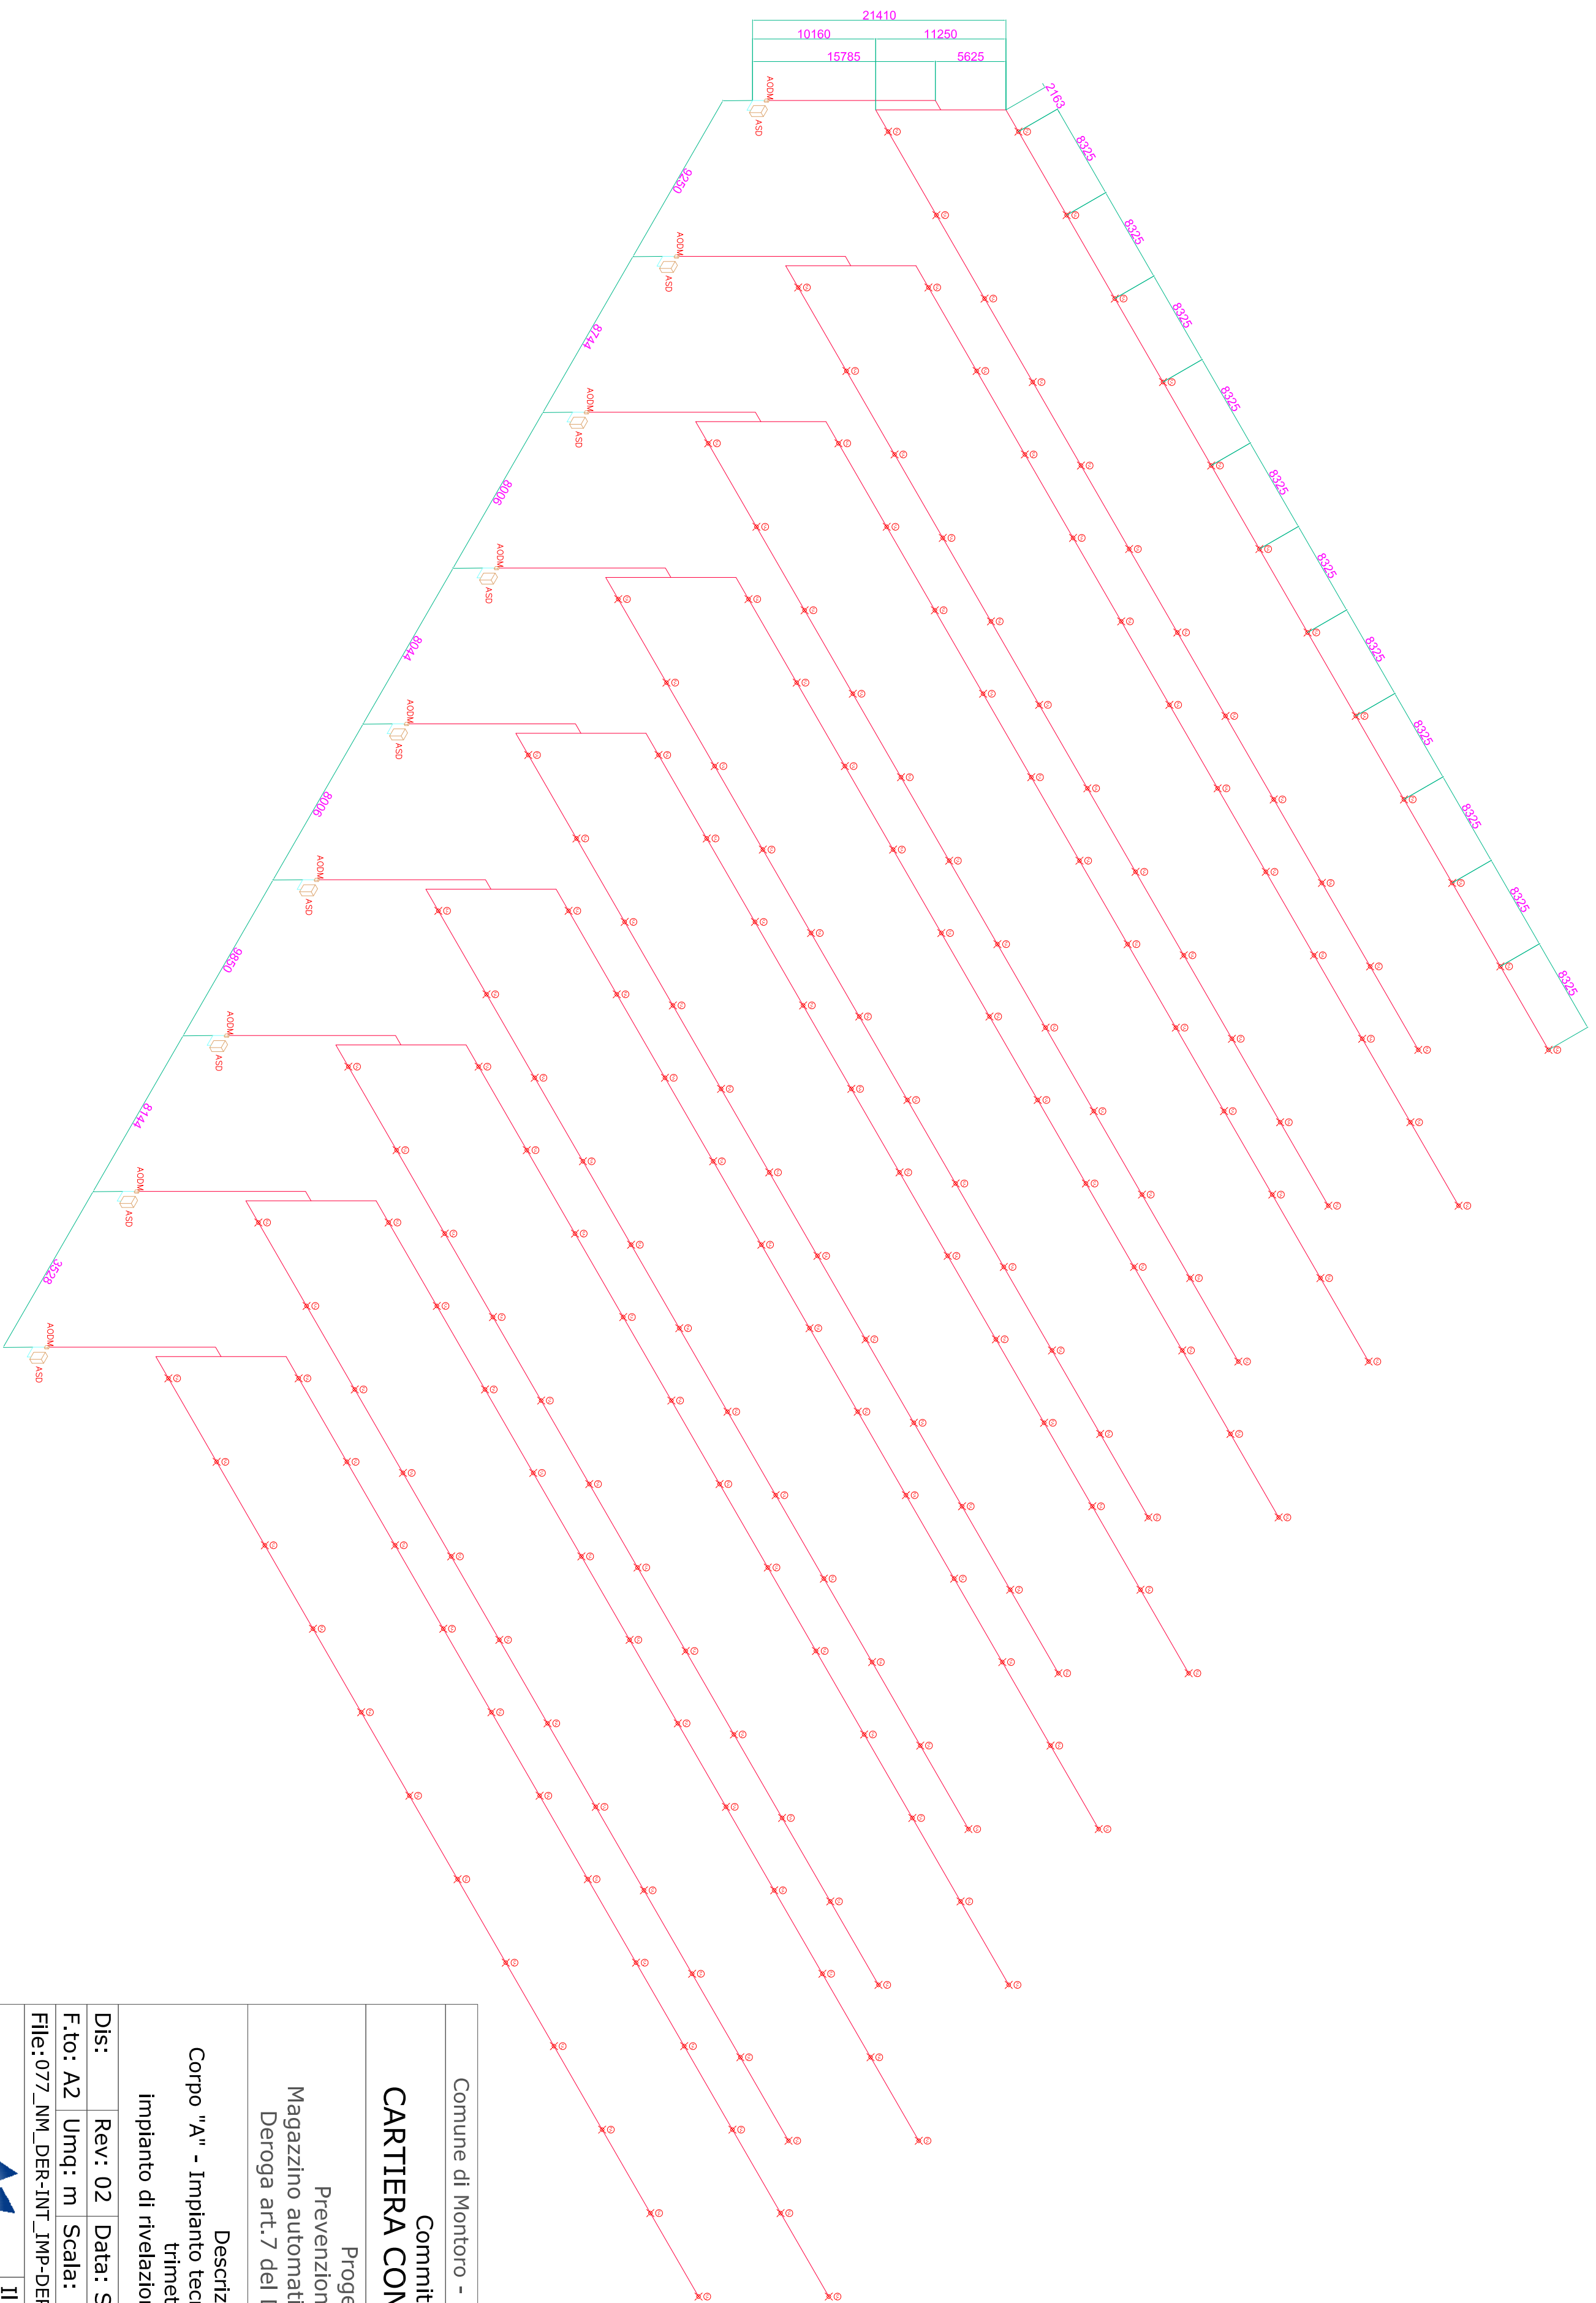


☒ ☒ punto aspirazione

Comune di Montoro - Provincia di Avellino	
<b>Committente:</b> <b>CARTIERA CONFALONE SPA</b>	
Progetto : Prevenzione Incendi Magazzino automatizzato e Corpo B-D Deroga art.7 del D.P.R. 151/2011	
Descrizione: Corpo "A" - Impianto tecnologico automatizzato trimetrico impianto di rivelazione fumi / ossigeno	
Dis:	Rev: 02    Data: SET 2017
F.to: A2	Umq: m    Scala:
File: 077_NM_DER-INT_IMP-DEP-O2.dwg	
Il Tecnico	

**SICIS**  
SICIS Srl  
Via M. Gaudiosi, 6  
84127 Salerno - (Italy)  
Tel +390892751130  
Fax +390892751291






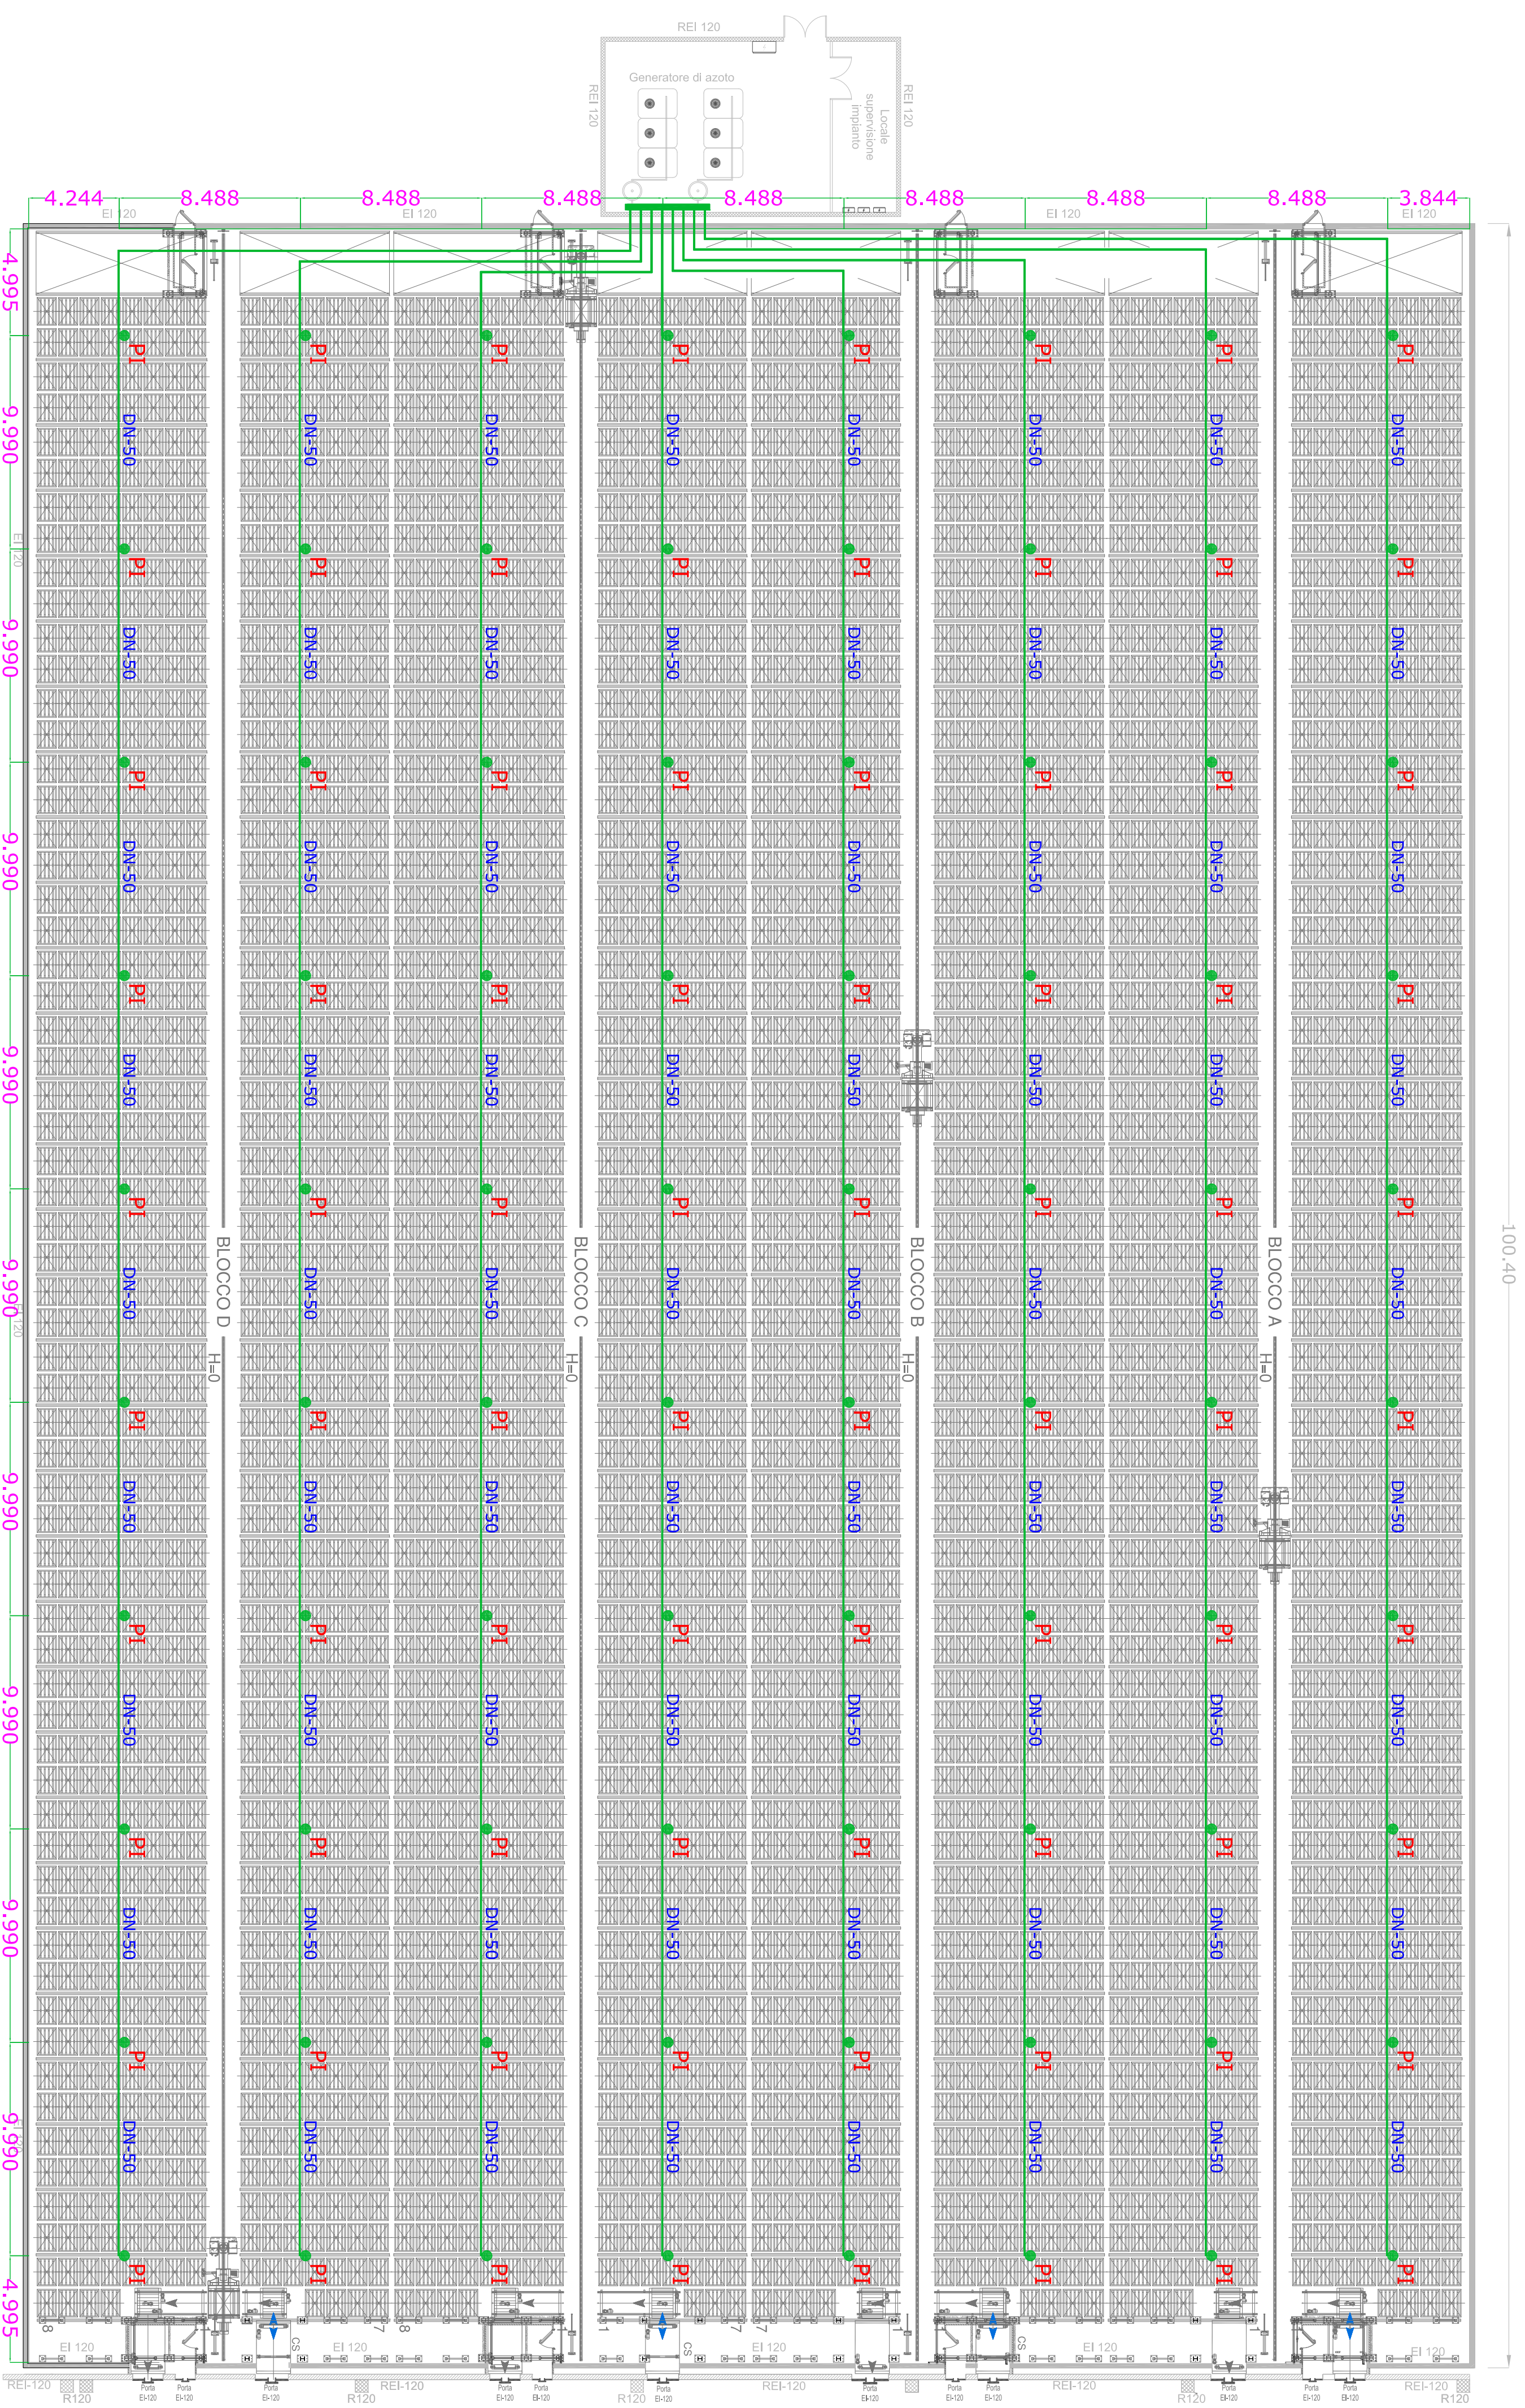

PI punto immissione azoto  
 — tubazioni immissione azoto

Posiz.	Codice	Descrizione	Q.tà
1	10141015	Ugello di scarico asy, 15mm, 360°	1
2	04020014	Curva 90° MM 1/2"	1
3	04110148	Vac Outlet Meccanica T Style 920N-THD	1
4	04010036	Tubo 2"	1
5	09030006	Barra fileata M8 L=75	1
6	09080011	Pastina	1
7	09010105	Vite testate esagonale M8x55	2
8	09080013	Grommi M8	2
9	09060019	Rondella piana M8	2
10	09020012	Tassello in ottone M8	2
11	03040177	Collare STRAIL per tubo 2"	1

Dettaglio tubo di immissione

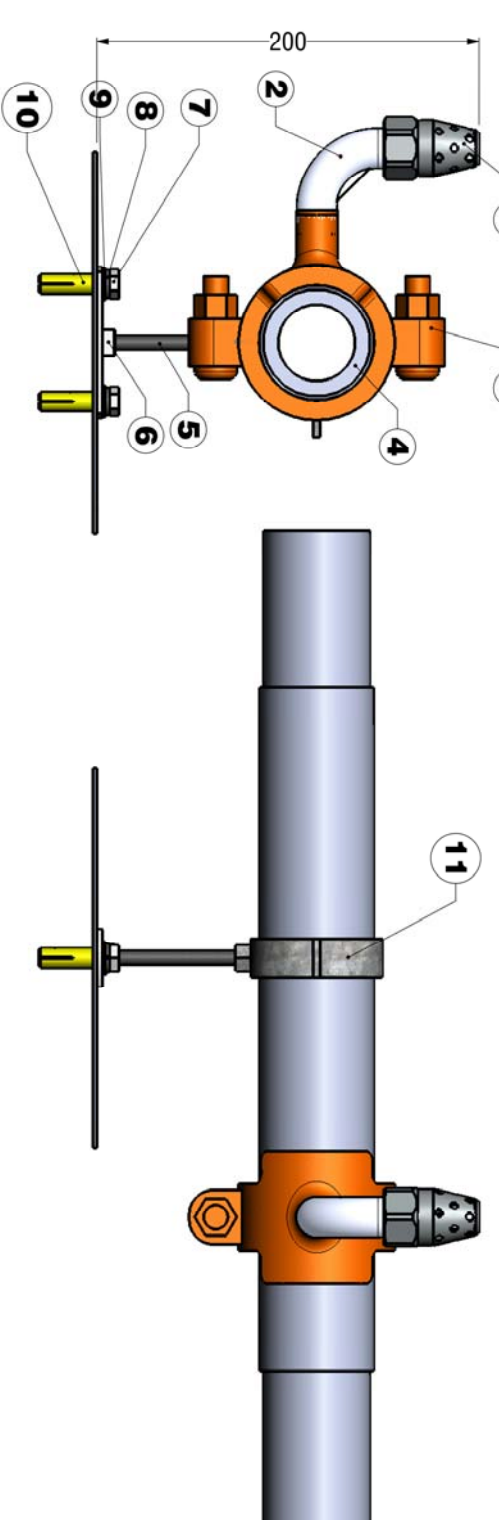

Comune di Montoro - Provincia di Avellino

**Committente:**  
**CARTIERA CONFALONE SPA**

Progetto:  
 Prevenzione Incendi  
 Magazzino automatizzato e Corpo B-D  
 Deroga art.7 del D.P.R. 151/2011

Descrizione:  
 Corpo "A" - Impianto tecnologico automatizzato  
 impianto a deplezione di O2 - Immissione azoto

Dis: Rev: 02 Data: SET 2017  
 F.to: AI Umq: m Scala: 1 : 200  
 File: 077\_NM\_DER-INT\_JMP-DEP-02.dwg

**Tav: DO4**

Il Tecnico

**SICIS** Srl  
 Via M. Gaudiosi, 6  
 84127 Salerno - (Italy)  
 Tel +390892751130  
 Fax +390892751291