


LEGENDA SIMBOLI

Table with 2 columns: Symbol description and Code. Includes symbols for 'IRRIANTE A MURO UN70', 'MODULO ANTINCENDIO AUTONOMO C.A.F.S. OS-CI-100T POWERBOX', 'TUBAZIONE IN ACCIAIO UNEN 10255 A SALDARE', 'ATTACCO UN 2/0', 'TUBAZIONE IN POLIETILENE UNEN 1324 PN16 - DN180', 'UNI 8884 - O.A. SBRACCRESA A MORIA UNI 7125', 'CORRE IN ACCIAIO UNEN 10255 A 90° - 45° A LARGO RAGGIO', 'TESTINA A DILUVO DN200 K144 PORTATA 200 l/min', and 'MONITORE AUTOSCUILANTE A VOLANTINO 350'

Project information block including logos for 'D. Gennaro e c.' and 'STUDIO INGEGNERIA ENERGETICA', project name 'DI GENNARO S.p.A. AREA ASI loc. PASCAROLA, CAIVANO (NA)', and company details for 'STUDIO INGEGNERIA ENERGETICA' and 'ING. DAVARO DE SANTIS'.

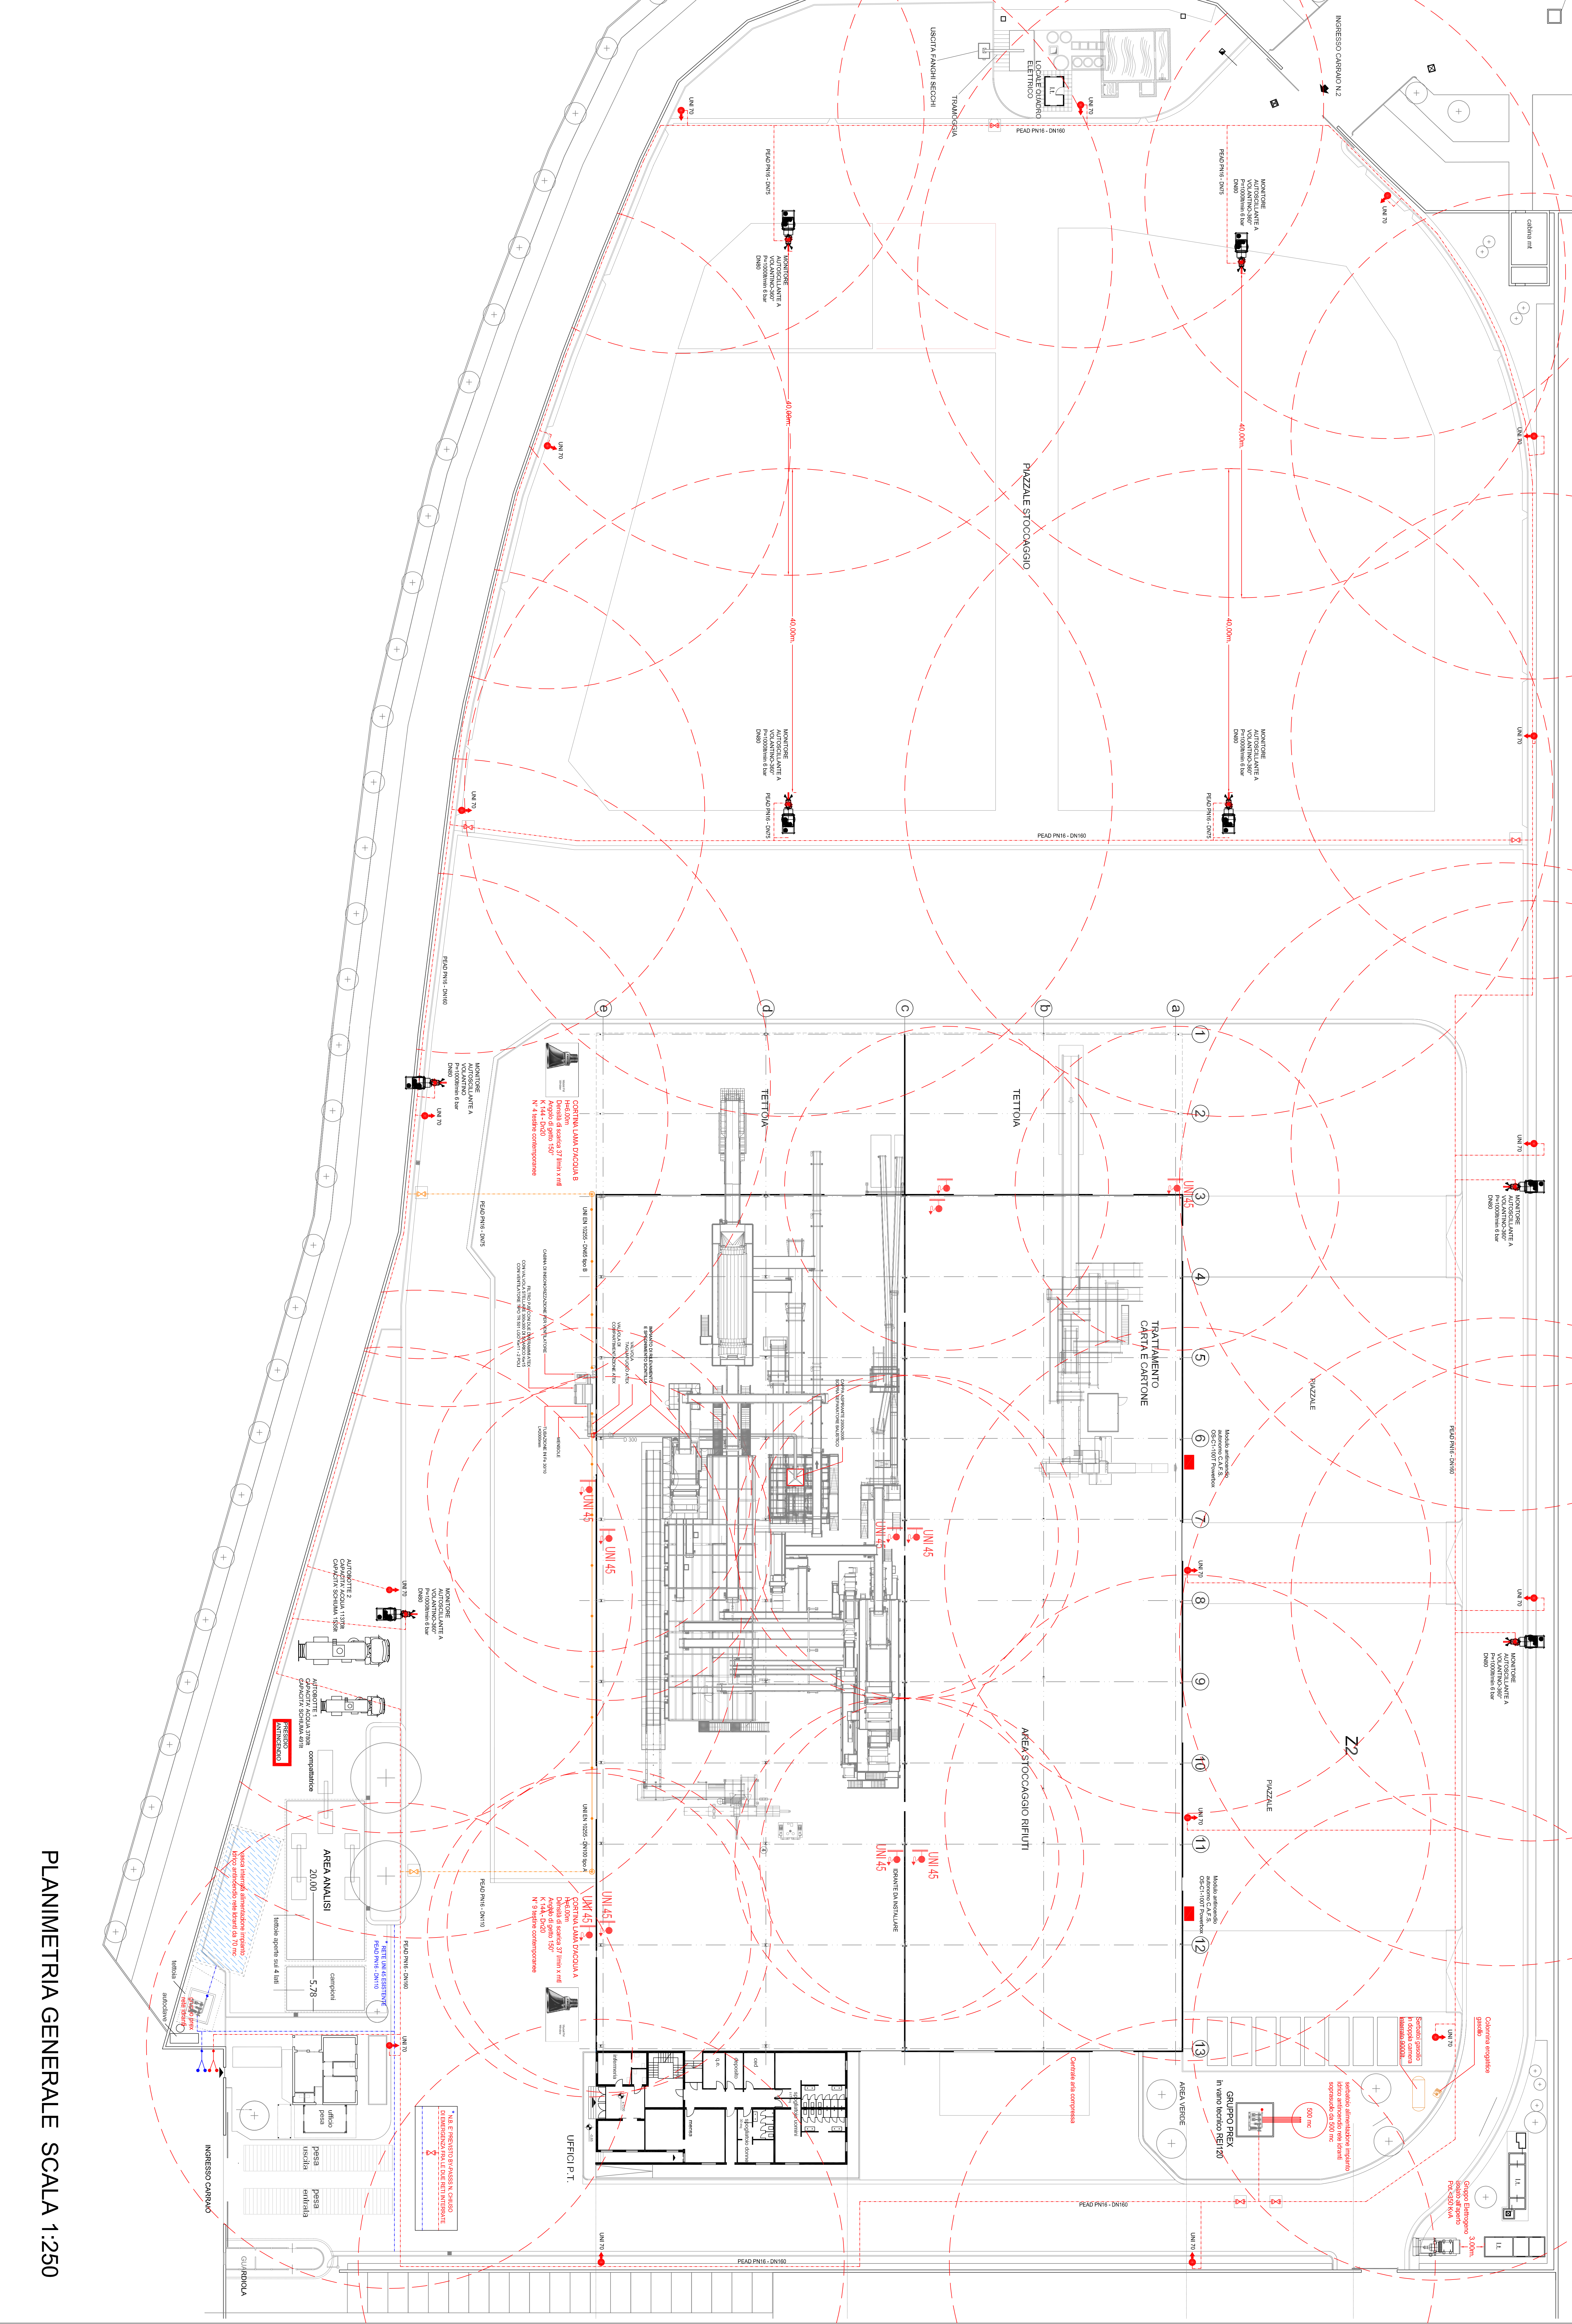

PLANIMETRIA GENERALE SCALA 1:250