


LEGENDA

- ACQUE METEORICHE
- ACQUE BIANCHE
- ACQUE NERE
- ACQUE DI SECONDA PIOGGIA
- RETE IDRICA PER IMPIANTO ABBATTIMENTO POLVERI
- ACQUE DEPURATE
- PF 1 POZZETTO FISCALE PER ACQUE DI PRIMA PIOGGIA PIAZZALE A
- PF 2 POZZETTO FISCALE PER ACQUE DI PRIMA PIOGGIA PIAZZALE B
- PF 3 POZZETTO FISCALE ACQUE NERE
- POZZETTO DI RACCORDO
- UGELLI NEBULIZZATORI
- IMPIANTO DI PRIMA PIOGGIA
- GRIGLIA DI RACCOLTA ACQUE METEORICHE

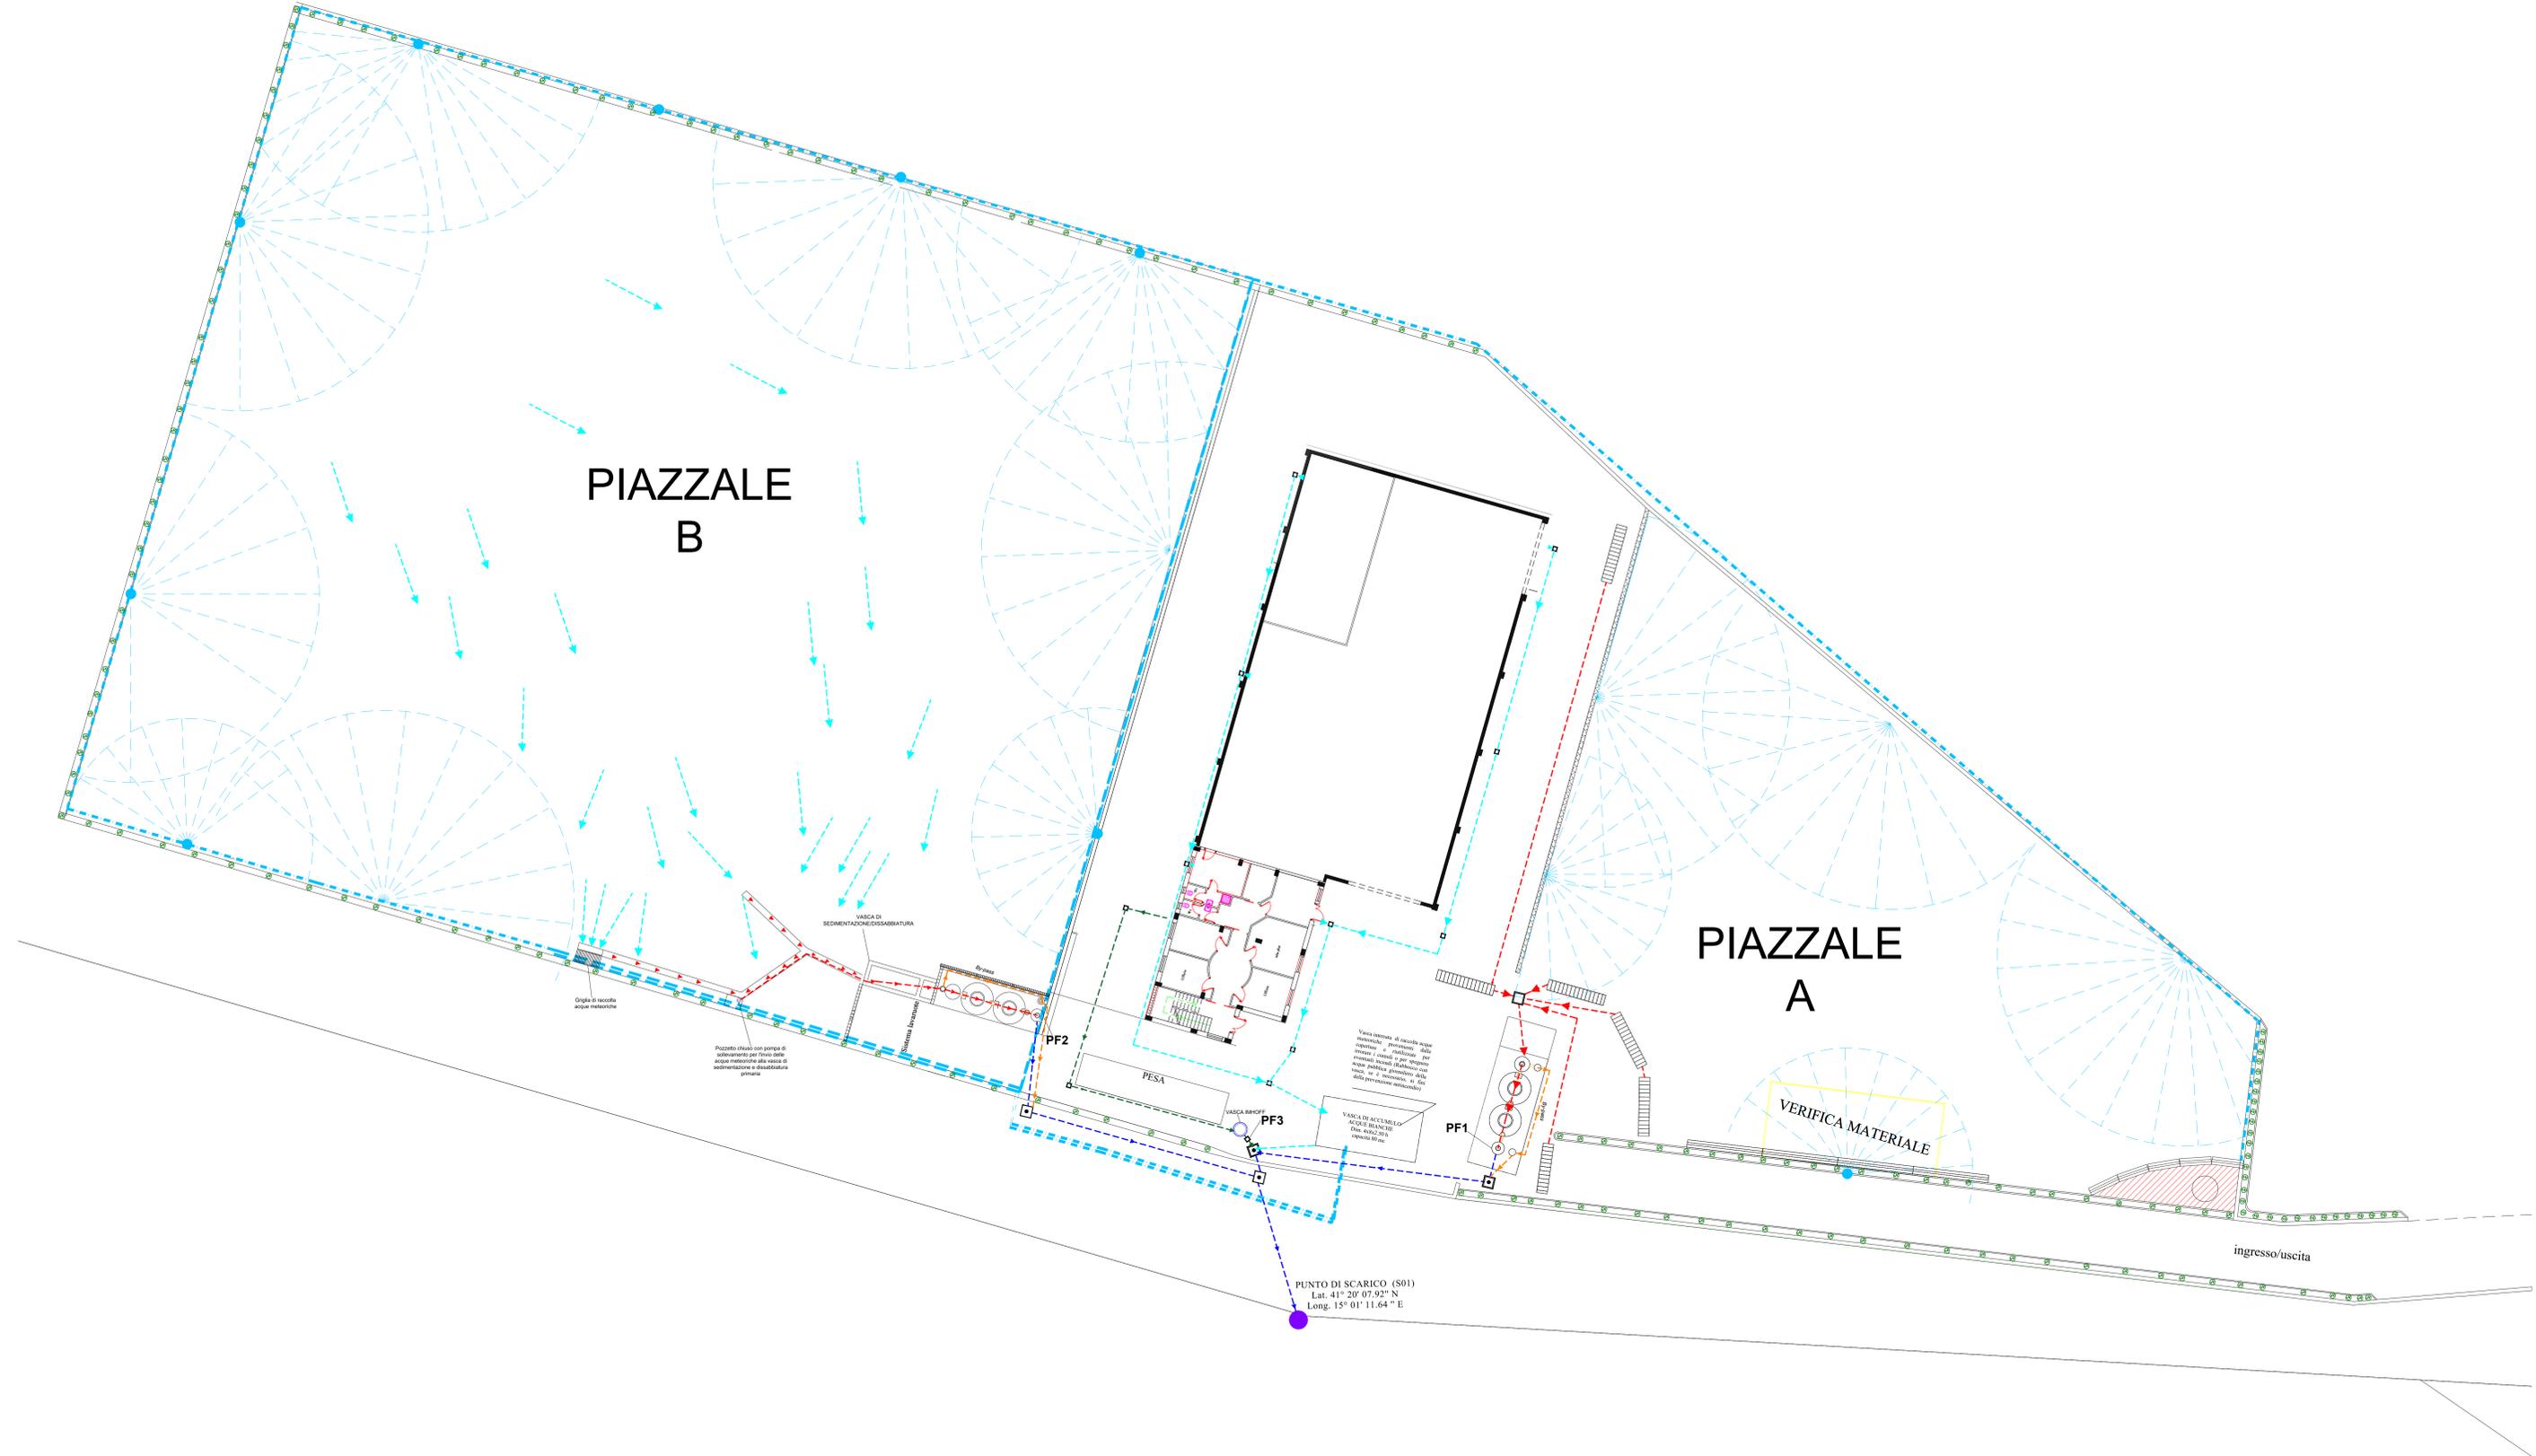

PROPRONTE: **C.M.M. Costruzioni Generali S.r.l.**
Sede Legale: Via Fortore, 2 - 82025 - Montefalcone di Val Fortore (BN)
Sede Operativa: Loc. Pagliano - 82025 - Montefalcone di Val Fortore (BN)

PROCEDURA:
Richiesta di modifica sostanziale ai sensi dell'art.208 del D. Lgs. 152/06 e s.m.i. e della DGRC 8/2019 per un impianto di gestione rifiuti non pericolosi sito nel comune di Montefalcone di Val Fortore (BN)

ELABORATO:
1.2.10 (a) (b) - Planimetria delle reti di scarico acque reflue

SCALA 1:200

IL TECNICO

DOTT. MARCELLO CASERTA
CHIMICO
N° 1509

DATA:
OTTOBRE 2023

REV.: 1

MONACO CONSULENZE
Autorizzazioni ambientali
Gestione Ambientale
Antincendio
Sicurezza sul lavoro
Consulenza ADR
Analisi, autocontrolli e indagini ambientali