

**Comune di APOLLOSA**  
PROVINCIA DI BENEVENTO

IMPIANTO DI TRATTAMENTO RIFIUTI SPECIALI  
NON PERICOLOSI  
DELLA DITTA ECO SERVICE SANNITA SRL  
SITO ALLA VIA CANCELLONICA

**STUDIO TECNICO**

Geom. Sabatino Maccariello  
Piazza Lettieri n. 6  
81027 San Felice a Cancellò  
(CASERTA)

AGGIORNAMENTO LAY OUT

TAV.

1 di 1

elaborato il 31 gennaio 2019

**PLANIMETRIA:**

- LAY OUT
- RETE FOGNARIA
- IMPIANTO ANTINCENDIO


PROGETTISTA:  
geom. Sabatino Maccariello

approvato il 31 gennaio 2019

COMMITTENTE:  
ECO-SERVICE SANNITA SRL

cons.-approv. il  
31 gennaio 2019

scala: 1:300

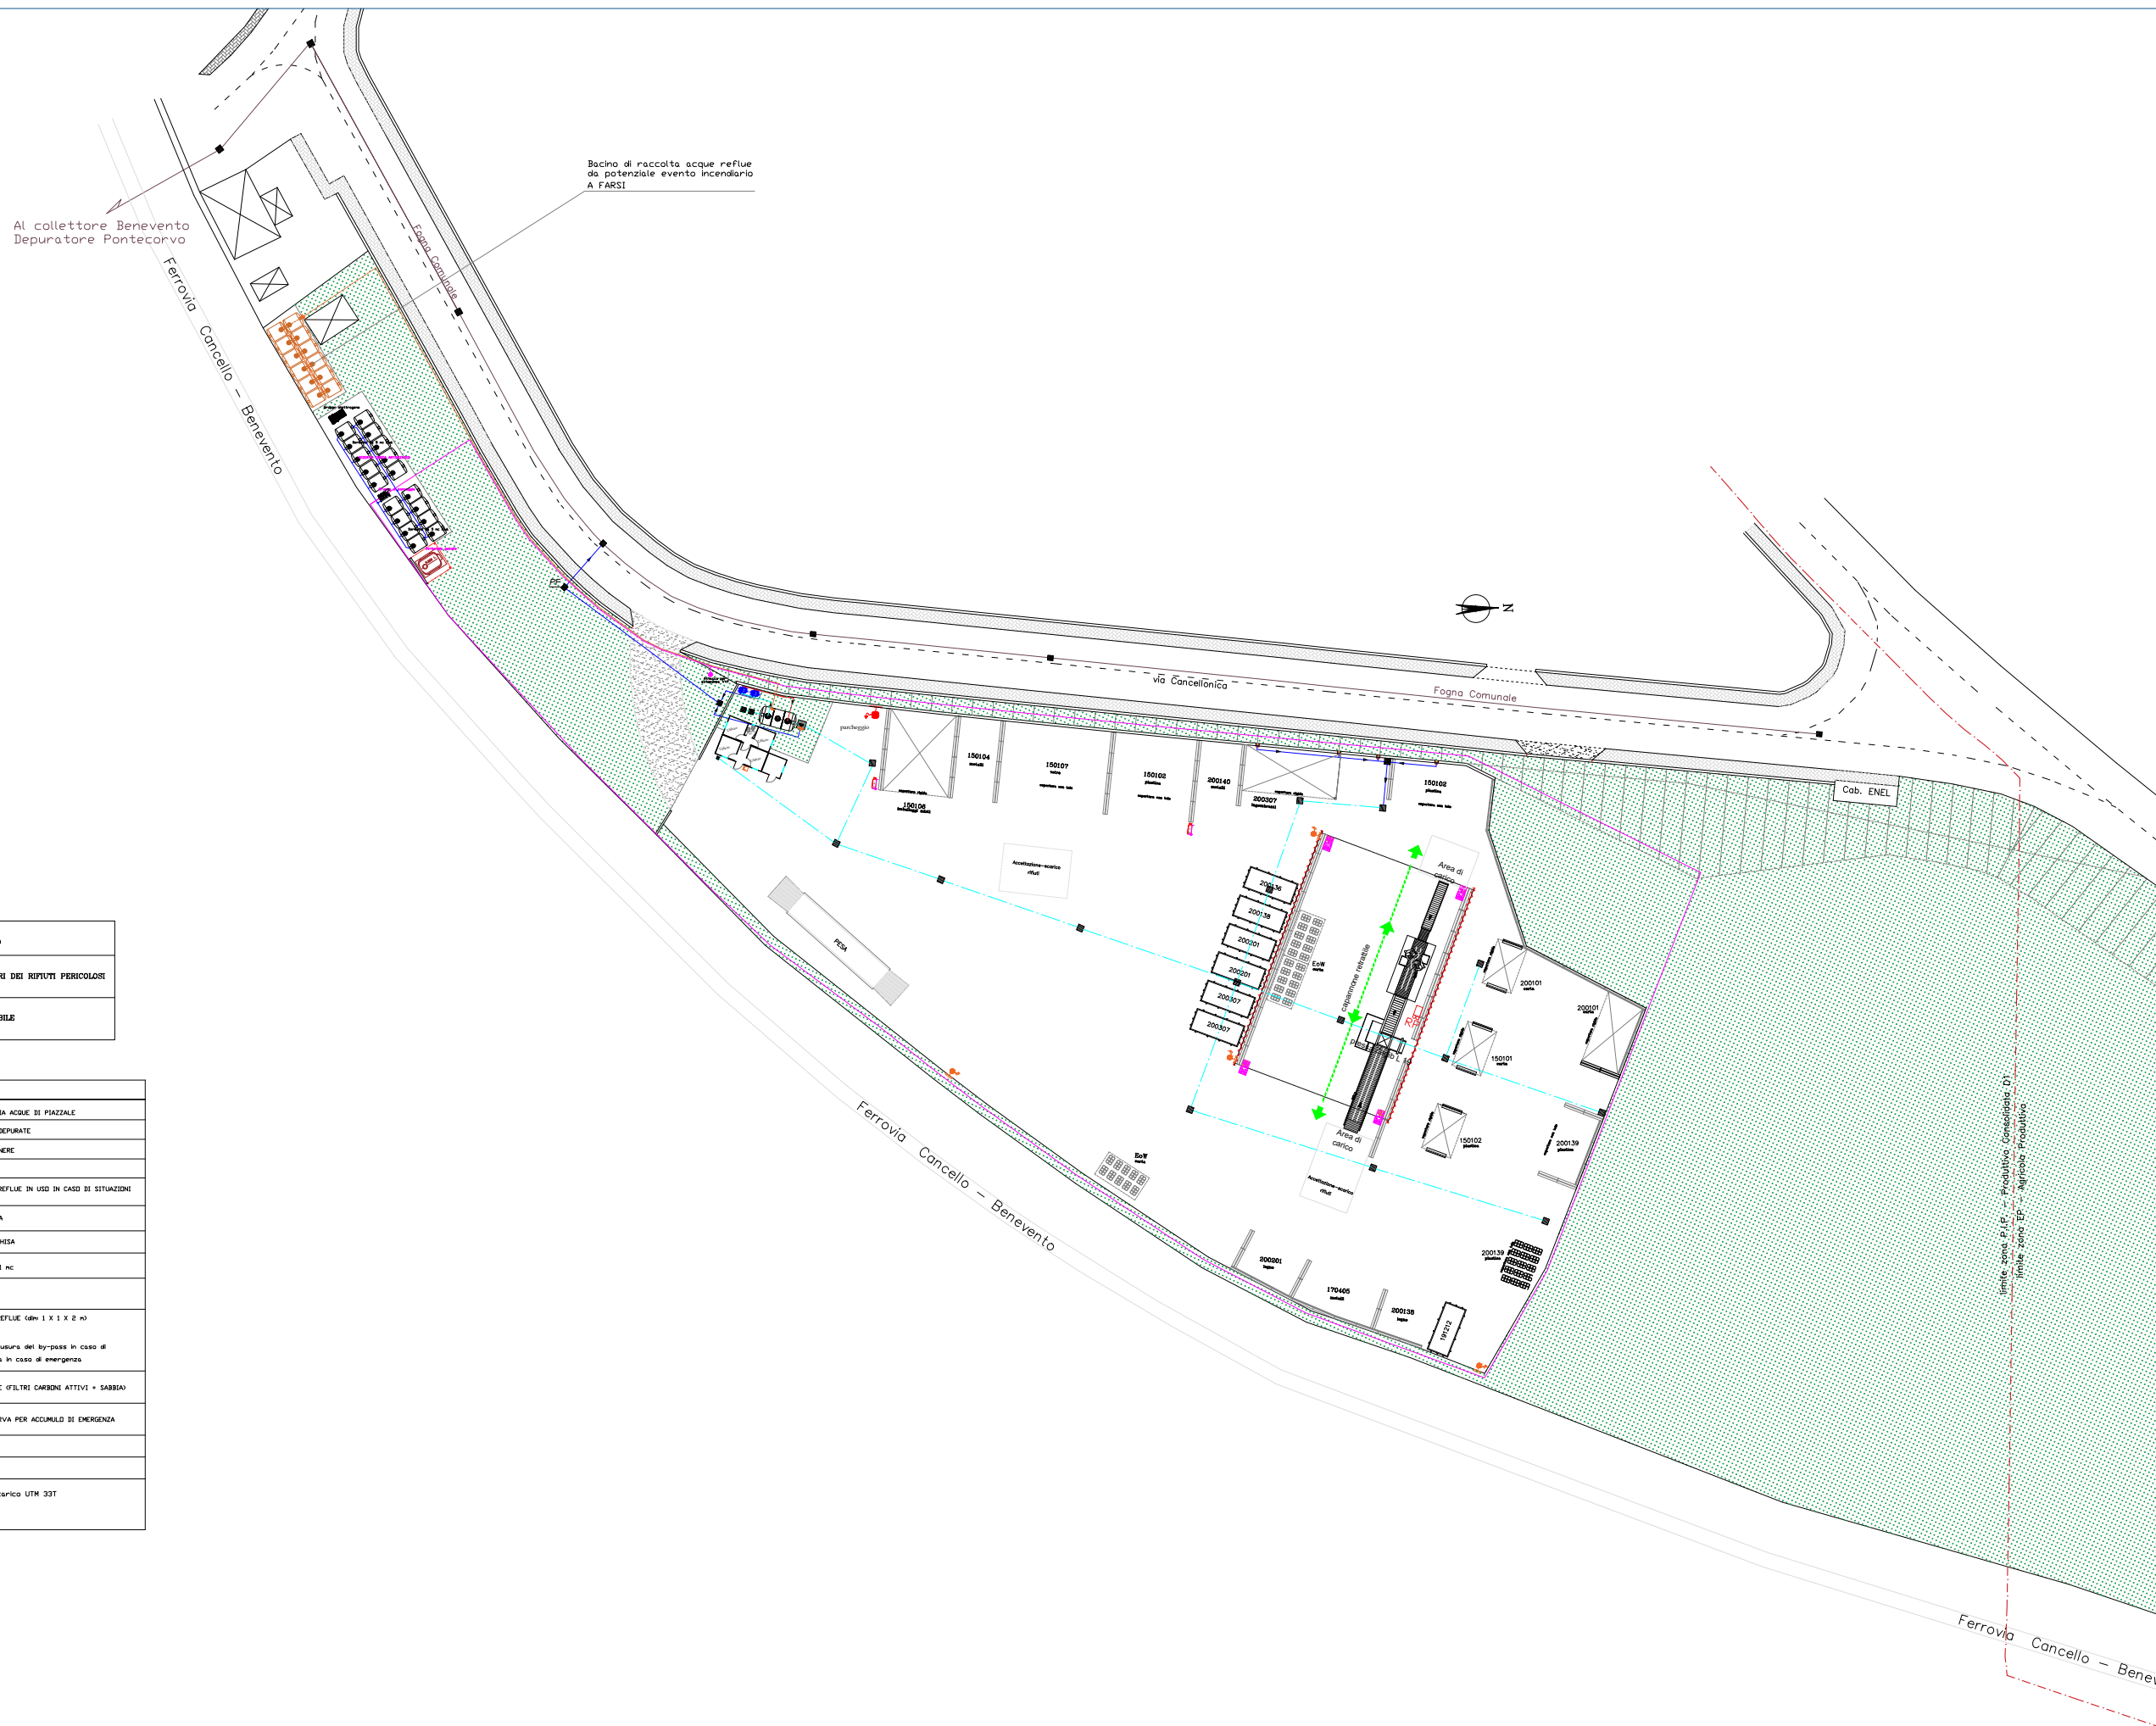

<b>LOTTO DI PROPRIETA' DI</b>	
SUPERFICIE	mq 18.500,00
<b>SUPERFICIE IMPERMEABILE</b>	
SUPERFICIE	mq 8.800,00
<b>CAPANNONE RETRATTILE</b>	
SUPERFICIE	mq 600,00
<b>FABBRICATO SERVIZI</b>	
SUPERFICIE	mq 81,28
<b>AREE VERDI</b>	
SUPERFICIE	mq 12.500,00
<b>PIANO TERRA - CONTAINER</b>	
UFFICIO LOGISTICA	mq 6,76
SERVIZIO IGIENICI	mq 2,88
UFFICIO	mq 11,04

--- LIMITE AREA P.I.P.

<b>LEGENDA</b>	
	RP - CONTENITORI DEI RIFIUTI PERICOLOSI
	CASSONE SCARRABILE

<b>LEGENDA</b>	
	TUBAZIONE PER RETE FOGNARIA ACQUE DI PIAZZALE
	TUBAZIONE PER RETE ACQUE DEPURATE
	TUBAZIONE PER RETE ACQUE NERE
	FIDUCIARIA COMUNALE
	TUBAZIONE PER RETE ACQUE REFLUE IN USO IN CASI DI SITUAZIONI DI EMERGENZA
	CASIDDA FESSURATA IN GHISA
	PIZZETTO CON CHIUSURA IN GHISA
	VASCA INIEFFI INTERRATA - 1 MC
	IMPIANTO DI PRIMA PISOGGIA
	PIZZETTO RACCOLTA ACQUE REFLUE (dm 1 X 1 X 2 m) con dotazione di: - scalmatore - sarracinesca manuale chiusura del by-pass in caso di emergenza - pompa sommersa istantanea in caso di emergenza
	IMPIANTO TRATTAMENTO ACQUE (FILTRI CARBONI ATTIVI + SABBIA)
	PIZZETTO FISCALE
	FORDI BRENANTE

Coordinate geografiche punto di scarico UTM 33T  
Longitudine: 478025,46 m E  
Latitudine: 4548286,82 m N

<b>LEGENDA - SIMBOLI ANTINCENDIO</b>	
	GRUPPO ELETTROGENO
	GRUPPO MOTOPOMPA
	SERBATOIO RISERVA IDRICA DA 5 MC
	SERBATOIO DA 5 MC PER ACQUE REFLUE DA INCENDIO
	SERBATOIO GASOLIO DA 5 MC
	ATTACCO MOTOPOMPA V.V.F. UNI 70
	TUBAZIONE POLIETILENE Ø 2,5"
	ESTINTORE PORTATILE CAP 34A253BC kg 6
	ESTINTORE CARRELLATO UNI 9492 A SCHIUMA kg 50
	IMBANTE SU NASPO UNI 45 A PARETE CON FLESSIBILE E LANCIA - L = 30 m
	PERCORSO DI ESODO