

Comune di APOLLOSA  
PROVINCIA DI BENEVENTO

IMPIANTO DI TRATTAMENTO RIFIUTI SPECIALI  
NON PERICOLOSI  
DELLA DITTA ECO SERVICE SANNITA SRL  
SITO ALLA VIA CANCELLONICA

STUDIO TECNICO  
Geom. Sabatino Maccariello  
Piazza Lettieri n. 6  
81027 San Felice a Cancello  
(CASERTA)

ADEGUAMENTO ALLE LINEE GUIDA  
DPRGC 223/2019

TAV.

2 di 3

elaborato il 30 dicembre 2019

Planimetria

- Impianto antincendio con presidi di Emergenza ed Evacuazione secondo gli Standard UNI ISO23601:2014
- Rete raccolta acque reflue intervento antincendio

scala: 1:300

PROGETTISTA:

geom. Sabatino Maccariello

approvato il


30 dicembre 2019

COMMITTENTE:

ECO-SERVICE SANNITA SRL

cons.-approv. il

30 dicembre 2019

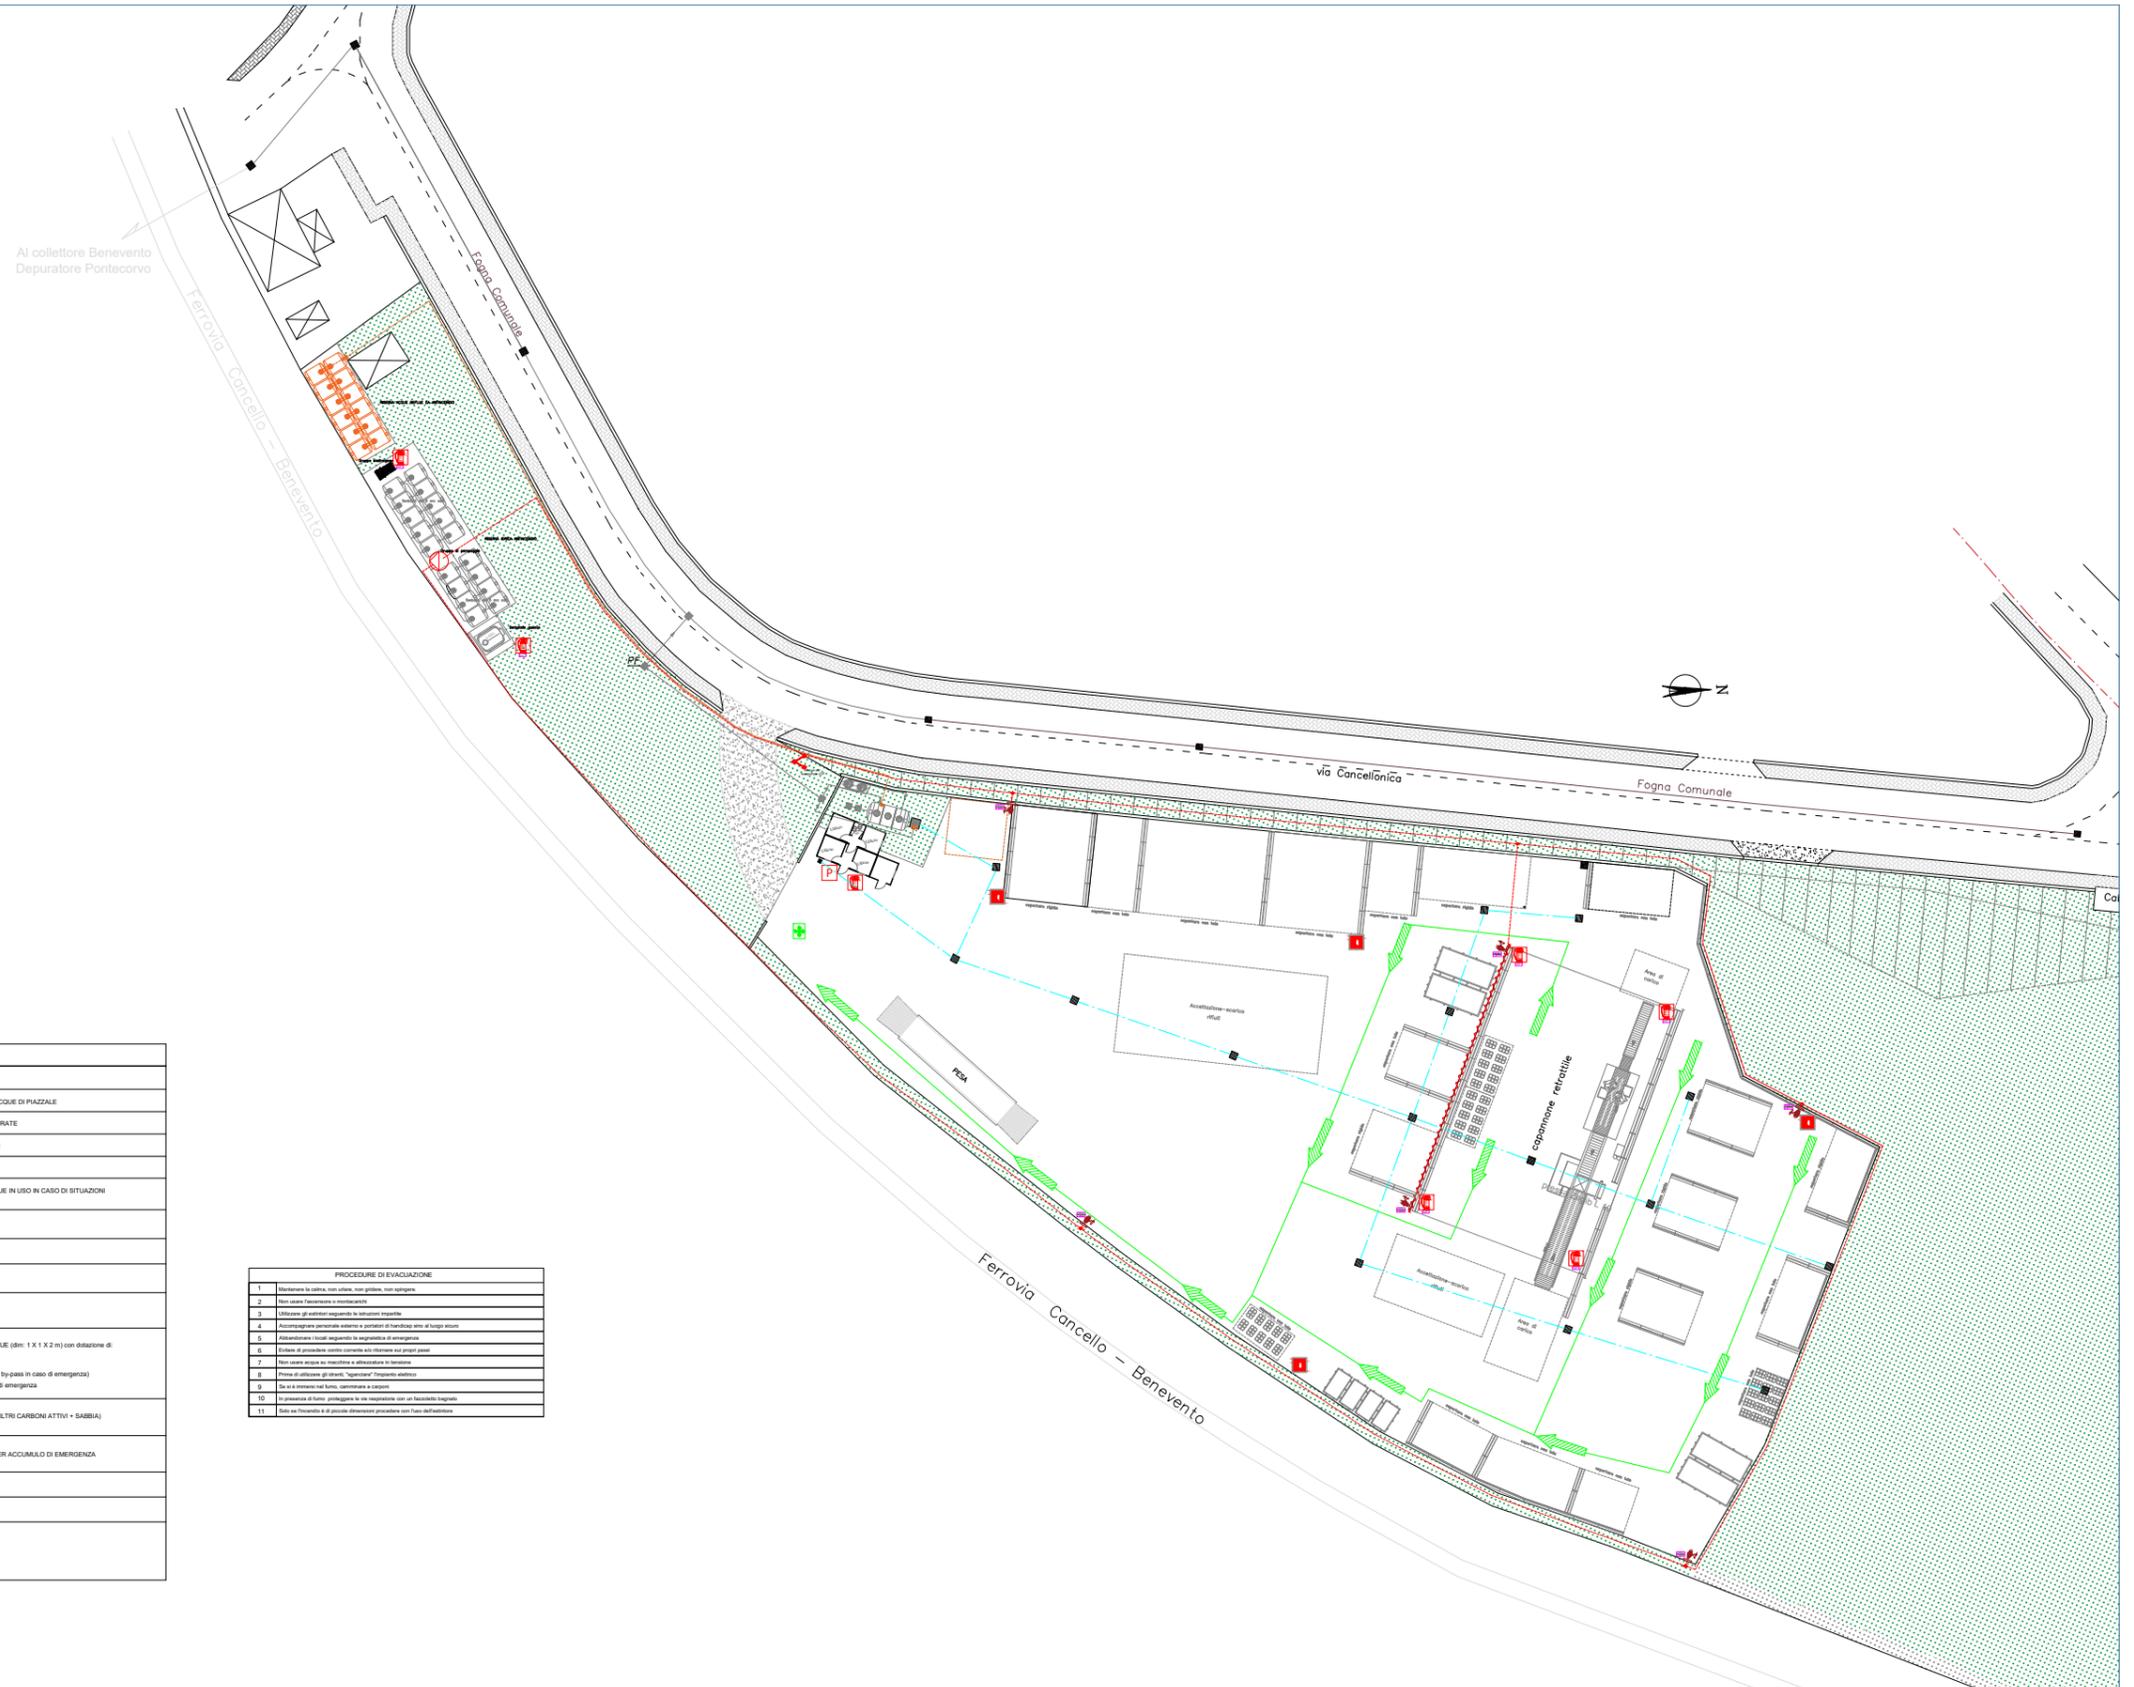

<b>LOTTO DI PROPRIETA' - DI</b>	
SUPERFICIE	mq 18.500,00
<b>SUPERFICIE IMPERMEABILE</b>	
SUPERFICIE	mq 5.800,00
<b>CAPANNONE RETRATTILE</b>	
SUPERFICIE	mq 600,00
<b>FABBRICATO SERVIZI</b>	
SUPERFICIE	mq 21,25
<b>AREE VERDI</b>	
SUPERFICIE	mq 12.500,00
<b>PIANO TERRE - CONTAINERS</b>	
UFFICIO LOGISTICA	mq 5,78
SERVIZI INGENIERI	mq 2,88
UFFICIO	mq 11,04

LEGENDA	
	LIMITE AREA P.I.P.
	TUBAZIONE PER RETE FOGNARIA ACQUE DI PIAZZALE
	TUBAZIONE PER RETE ACQUE DEPURATE
	TUBAZIONE PER RETE ACQUE NERE
	FOGNATURA COMUNALE
	TUBAZIONE PER RETE ACQUE REFLUE IN USO IN CASO DI SITUAZIONI DI EMERGENZA
	CADITOIA FISSURATA IN GHISA
	POZZETTO CON CHIUSINO IN GHISA
	VASCA IMHOFF INTERRUPTA - 1 mc
	IMPIANTO DI PRIMA PIOGGIA
	POZZETTO RACCOLTA ACQUE REFLUE (8m x 1 x 1 X 2 m) con dotazione di: - scottatore - saracinesca manuale (dotata del segnale in caso di emergenza) - pompa sottomarina attivata in caso di emergenza
	IMPIANTO TRATTAMENTO ACQUE (FILTRI CARBONI ATTIVI + SABBIA)
	SERBATOIO DA 5 MC DI RISERVA PER ACCUMULO DI EMERGENZA
	POZZETTO FISCALE
	FORDO DRENANTE
Coordinate geografiche punto di scarto UTM 33T Longitudine: 478025.46 m E Latitudine: 4548298.82 m N	

PROCEDURE DI EVACUAZIONE	
1	Mantenere la calma, non urlare, non gridare, non correre.
2	Non usare l'ascensore e i montacarichi.
3	Utilizzare gli esitorii seguendo le istruzioni riportate.
4	Accompagnare personale esterno e portarsi il materiale necessario al luogo sicuro.
5	Identificare i punti sicuri secondo le procedure di emergenza.
6	Evitare il panico, evitare corse, evitare di tornare sui propri passi.
7	Non usare ascighe, scale e attrezzature in servizio.
8	Prima di allontanarsi, gli utenti "operatori" dovranno definire:
9	Se la presenza del fumo, l'umidità e i vapori.
10	La presenza di fumo, segnalare la via respiratoria con un fazzoletto bagnato.
11	Non usare l'ascensore e il monte carichi con l'uso dell'edificio.

LEGENDA - SIMBOLI ANTINCENDIO	
	GRUPPO ELETTROGENO
	GRUPPO DI POMPAIO ANTINCENDIO CON ANNESSA RISERVA IDRICA DA 50 MC
	SERBATOIO RISERVA IDRICA DA 5 MC
	PUNTO DI RACCOLTA
	PULSANTE DI ALLARME CON ATTIVAZIONE BREVE DI ALLARME E SGANCIO ELETTRICO
	ATTACCO MOTOPOMPA V.V.F. LINE 70
	TUBAZIONE POLIETILENE Ø 2,5"
	ESTINTORE PORTATILE CAP 34A233BC kg 6
	ESTINTORE CARRELLATO UNI 9402 A SCHUMA kg 50
	IDRANTE SU NASPO UNI 45 A PARETE (CON FLESSIBILE E LANCIA)
	PERCORSO DI ESCOPO