

COMUNE DI Poggiomarino

"Felice Conserve S.r.l."

Sede legale: Via Roma, 75 - 84010 S. Marzano sul Sarno (SA)
Stabilimento e amministrazione: Via Longola, 2 - 80040 Poggiomarino (NA)

Istanza di Riesame con valenza di Rinnovo
D.D. AIA n.180 del 29.06.2012

TITOLO ELABORATO:

Planimetria Generale del Complesso

Il Tecnico arch. Eugenia D'Ambrosio



Scala 1:100 Data 18.03.2024 TAVOLA S

La Felice Conserve s.r.l. si riserva in termini di legge la proprietà del documento. Senza regolare autorizzazione scritta, è vietato riprodurre anche parzialmente o con qualsiasi mezzo, compresa la fotocopia, anche per uso interno o didattico, o riferimento a terzi. Riproduzione vietata ai sensi di legge (Art. 17 della Legge 22 Aprile 1941, n. 633).

Legenda Ciclo Idrico

PERCORSO ACQUE EMUNTE DAI POZZI	
PERCORSO ACQUE REFLUE INDUSTRIALI	
PERCORSO ACQUE DEPURATE	
PERCORSO ACQUE PLUVIALI	
PERCORSO ACQUE DI RECUPERO	
PERCORSO FANGHI DI DEPURAZIONE	
CONDOTTA COLLEGATA ALLA RETE PUBBLICA	
PERCORSO REFLUI SERVIZI IGIENICI	
PERCORSO SERBATOIO IPOCLORITO DI SODIO	
PERCORSO SERBATOIO CHIMICALS	
POZZI	
VASCA A TENUTA - Tipo IMHOFF	
MISURATORE DI PORTATA ACQUA DI RETE PUBBLICA MATRICOLA N° FC 002889-06	

Legenda reparti	
A	SALA PASTEURIZZAZIONE E REPERAGE CALDAIE
B	REPARTO STERILIZZAZIONE CAPANNONI REPERAGE REPARTO ETICHETTATURA
C	ZONA DEPURAZIONE
D	PIAZZALE

Aree deposito temporaneo rifiuti speciali	
EA	Punti di emissione gassosa convogliata in atmosfera
EDI	Punto di emissione gassosa diffusa in atmosfera
RF	Punti di rilievo fonometrico


Legenda generatori di vapore	
EA1	BONO SUD SPA N° 207 POTENZIALITA' 4.897 MW
EA2	BONO ENERGIA SPA N° 400 POTENZIALITA' 52 MW
EA3	BONO ENERGIA SPA N° 400 POTENZIALITA' 52 MW

Legenda serbatoi

- S1-S8 Sedimentatori tronco-conici
- S9 Serbatoio di accumulo fanghi da trattare attraverso la nastropressa
- S10 Serbatoio preparazione chemicals dotato su V1 e V2
- S11 Serbatoio contenente ipoclorito di sodio

Legenda vasche

- V1 Vasca di chiarificazione primaria delle acque reflue, provenienti dalla grigliatura fine (microstaccio rotativo)
- V2 Vasca di chiarificazione secondaria delle acque reflue, provenienti dalla chiarificazione primaria
- V3 Vasca di primo deposito fanghi provenienti dagli 8 sedimentatori
- V4 Canalizzazione di deflusso dei reflui dall'uscita degli 8 con alla vasca contenente il microstaggio ed il pozzetto fiscale PF
- V5 Vasca contenente il microstaccio finale ed il pozzetto fiscale PF
- V6 Vasca di accumulo e rilascio in cui confluiscono le acque reflue dei reparti produttivi, le acque reflue di dilavamento dei piazzali aziendali, le meteoriche del capannone adiacente. Nella vasca viene effettuata la microstaccatura primaria ed il successivo sollevamento alla fase di chiarificazione.
- V7 Vasca utilizzata per l'accumulo ed il rilascio delle acque di dilavamento provenienti dai piazzali aziendali

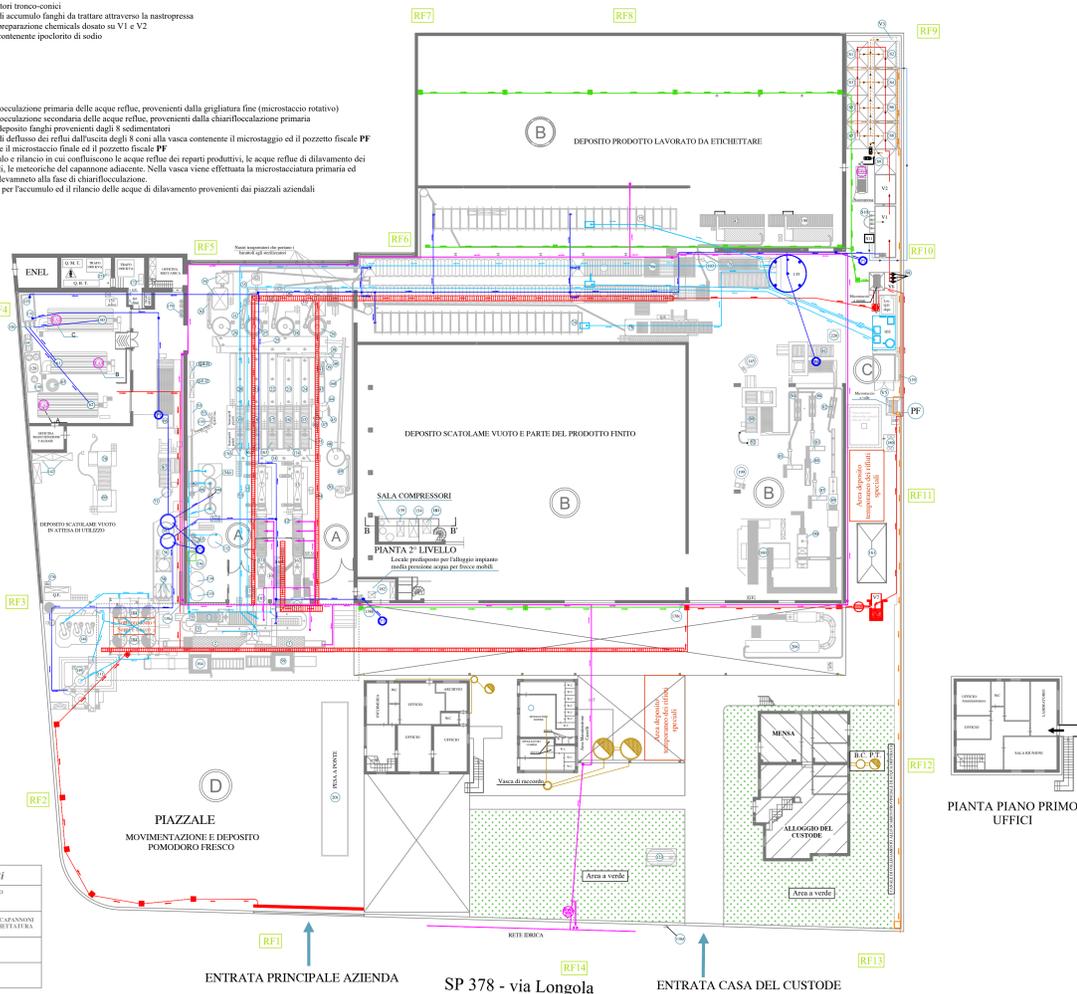

LEGENDA MACCHINARI ED ATTREZZATURE PRESENTI NELLO STABILIMENTO INDUSTRIALE

N°	DESCRIZIONE	Ditta Costruttrice	N°	DESCRIZIONE	Ditta Costruttrice	N°	DESCRIZIONE	Ditta Costruttrice	N°	DESCRIZIONE	Ditta Costruttrice
1)	VASCHE RACCOLTA ACQUE a-b-c	56)	HOT BREAK (litinone - litinone - litinone)	FIMA s.r.l.	112)	CARRELO ELEVATORE	DI PROPRIETA' DELLA DITTA	167)	SELEZIONATRICE COLORE	PROTEC
2)	PISCINA DEFANGATRICE	DIGAMA S.r.l.	57)	PASSATRICE TURBO	FIMA s.r.l.	113)	CARRELO ELEVATORE	DI PROPRIETA' DELLA DITTA	168)	TAPPETO TRASPORTATORE	DI NS. PRODUZIONE
3)	PISCINA DEFANGATRICE	GAMBARDELLA S.r.l.	58)	MINI CALIBRATORE LINEA 1	CAPALDO	114)	CARRELO ELEVATORE	DI PROPRIETA' DELLA DITTA	169)	TRITURATORE c/o pompa a martello	FIMA s.r.l.
4)	MINI CALIBRATORE LINEA 2	DI NS. PRODUZIONE	59)	ROTOPLANI SU TAPPETO	SAL PET S.r.l.	115)	CARRELO ELEVATORE	DI PROPRIETA' DELLA DITTA	170)	SEPARAPPELLI SP520 grande	Navata Grupp Food PR
5)	ELEVATORE PELATRICE termofisica per sollevamento prodotti	NAVATTA	60)	CALDAIA VAPORE 13.000 Kg/h	BONO ENERGIA S.p.a.	116)	CARRELO ELEVATORE	DI PROPRIETA' DELLA DITTA	171)	CASSONI da 11.50*11.50*90 cm e 4.8	JCOPLASTIC S.p.a.
6)	PELLATRICE TERMOFISICA A VAPORE PT60	NAVATTA	61)	CALDAIA VAPORE 10.000 Kg/h	BONO SUD S.p.a.	117)	CARRELO ELEVATORE	DI PROPRIETA' DELLA DITTA	172)	CASSONI da 11.50*11.50*90 cm e 4.8	JCOPLASTIC S.p.a.
7)	PELLATRICE TERMOFISICA A VAPORE PT60	NAVATTA	62)	CALDAIA VAPORE 10.000 Kg/h	BONO ENERGIA S.p.a.	118)	CARRELO ELEVATORE	DI PROPRIETA' DELLA DITTA	173)	GRUPPO RIFASAMENTO da 200 KVAR	I.G.O. s.r.l.
8)	MINICALIBRATORE LINEA 2	DI NS. PRODUZIONE	63)	ABBATTITORE FUMI	119)	CARRELO UNICARRIERS DX25	MECCANICA MERIDIONALE	174)	SEPARAPPELLI grande	GAMBARDELLA s.r.l.
9)	ELEVATORE PER LAVAGGIO	SAL PET S.r.l.	64)	SERRATOIO GASOLIO ALIMENTAZIONE CALDAIE	MINCENZINI	120)	CARRELO ELEVATORE	SOLEGGIATO DALLA DITTA	175)	SEPARAPPELLI grande	GAMBARDELLA s.r.l.
10)	ELEVATORE per tritatore c/o pompa a martello	DI NS. PRODUZIONE	65)	COLONNA DI RAFFREDDAMENTO (Boilles) - gruppo di cui parte n° 12	121)	CARRELO A TRAZIONE ELETTRICA PER INTERNO - cascatore	SOLEGGIATO DALLA DITTA	176)	RIFASATORI da 160 KVAR a servizio del concentratore	DUCAFI energia s.p.a.
11)	DEFOGLIATORE ARETE	SAL PET S.r.l.	66)	COLONNA DI RAFFREDDAMENTO (Boilles) - gruppo di cui parte n° 12	122)	MICROSTACCO PER VASCA RACCOLTA ACQUE	177)
12)	ELEVATORE PELATRICE termofisica per sollevamento prodotti	NAVATTA	67)	DEPALETTIZZATORE scaltante vano Kg. 3 con elevatore e guida	ZECCHETTI	123)	SERBATOIO PER GASOLIO CARRELLI	GIURGOLA	178)
13)	PELLATRICE TERMOFISICA A VAPORE matricola n. 17.071	NAVATTA	68)	DEPALETTIZZATORE scaltante vano Kg. 3 con elevatore e guida	ZECCHETTI	124)	NASTROPRESSA FANGHI TIPO PN 100/75	OCM srl	179)	COLLETORE VAPORE	LANGELLA G. S.r.l.
14)	TAPPETO DI DISTRIBUZIONE 600 x 500 (MERV GU ROUNDS)	MANZO	69)	DEPALETTIZZATORE scaltante vano Kg. 3 con elevatore e guida	ZECCHETTI	125)	VASCA ALIMENTAZIONE ACQUE CALDAIE	180)	GABBIO TO PRODOTTI CHIMICI	DI NS. PRODUZIONE
15)	SEPARAPPELLI piccolo	SAVI ANTONIO	70)	DEPALETTIZZATORE scaltante vano Kg. 3 con elevatore e guida	ZECCHETTI	126)	POMPE DI PREVALENZA	181)	COMPRESSORE	KAESER - BS 61
16)	SEPARAPPELLI piccolo	SAVI ANTONIO	71)	GIRELLO scaltante vuoto Kg. 1	DI NS. PRODUZIONE	182)	SEPARATORE OLIO	EL SERVICE	182)	SEPARATORE OLIO	EL SERVICE
17)	SEPARAPPELLI piccolo	SAVI ANTONIO	72)	STERILIZZATORE - KAFRE 1000 Gg. - 500 Gg. mat. n. 097M17	FIMA S.r.l.	183)	SELEZIONATRICE OTTICA	AGRAMICA	183)	SELEZIONATRICE OTTICA	AGRAMICA
18)	SEPARAPPELLI piccolo	SAVI ANTONIO	73)	STERILIZZATORE - KAFRE 1000 Gg. - 500 Gg. mat. n. 097M17	FIMA S.r.l.	128)	ADDOLCITTORE	SANSONE	184)	n. 2 TORRI DI RAFFREDDAMENTO	OBMICA S.r.l.
19)	SEPARAPPELLI piccolo	SAVI ANTONIO	74)	STERILIZZATORE A RICCO A SCALDARE ORIGINALE - 300 Gg. - 500 Gg.	BUSCETTO	185)	BONO	185)	STRUTTURA PORTANTE TORRI	ARGENTIERI S.r.l.
20)	TELO DI ISPEZIONE (TAPPETO)	MANZO	75)	STERILIZZATORE A RICCO A SCALDARE ORIGINALE - 300 Gg. - 500 Gg.	BUSCETTO	130)	VASCA ACQUA DEPURATA	DI NS. PRODUZIONE	186)	SEPARATORE OLIO	EL SERVICE
21)	TELO DI ISPEZIONE (TAPPETO)	MANZO	76)	RIDONATORE	A.M.R.	131)	VASCA ACQUA DEPURATA	DI NS. PRODUZIONE	187)
22)	TELO DI ISPEZIONE (TAPPETO)	MANZO	77)	ELEVATORE 500 Gg.	COMEMA	132)	VASCA ACQUA DEPURATA	TORTORA FRANCO	188)
23)	TELO DI ISPEZIONE (TAPPETO)	MANZO	78)	PALETTIZZATORE 300 Gg. - 500 Gg.	APM	133)	VASCA DI RACCOLTA E CONTENIMENTO SUCCO	DI NS. PRODUZIONE	189)
24)	TELO DI ISPEZIONE (TAPPETO)	MANZO	79)	PALDEPAL 500 Gg. - 1000 Gg.	ITALMEC	134)	VASCA DI RACCOLTA E CONTENIMENTO SUCCO	DI NS. PRODUZIONE	190)
25)	TAPPETO DI DISTRIBUZIONE 800 x 800 (MERV GU ROUNDS)	MANZO	80)	PALDEPAL 500 Gg.	SASIB FOOD	135)	SERBATOIO DI RACCOLTA ACQUA STERILIZZATORI	DI NS. PRODUZIONE	191)
26)	RIEMPRITRICE 500 Gg.	ROCME S.r.l.	81)	PALDEPAL Kg. 3	SASIB FOOD	136)	SERBATOIO CONTENIMENTO SUCCO	DI NS. PRODUZIONE	192)
27)	RIEMPRITRICE 3000 Gg.	MECOM S.r.l.	82)	ETICHETTATRICE da Kg. 3 - Kg. 5 matricola n. 1107	TECNOMBALL	137)	RETE FOGNARIA INTERNA	193)
28)	RIEMPRITRICE 1000 Gg.	ZACM	83)	INCASSATRICE Kg. 3 - Kg. 3/4	PAGANO LUIGI	138)	BOCCHETTA ANTINCENDIO	194)
29)	RIEMPRITRICE TELESCOPICA	ROCME S.r.l.	84)	ETICHETTATRICE Kg. 1	PAGANO LUIGI	139)	SGRIGLIATORE	Ditta GAETA	195)
30)	POLMONE PER GRUPPO COLMATRICE 500 Gg.	ROCME S.r.l.	85)	INCASSATRICE Kg. 1	G & P	140)	TRANSALPITIS a trazione elettrica con carica batterie	CROWN	196)
31)	POLMONE PER GRUPPO COLMATRICE 500 Gg.	DI NS. PRODUZIONE	86)	ETICHETTATRICE da 500 Gg. matricola n. 1108	TECNOMBALL	141)	PUNTO DI STOCCAGGIO REINTATO PRODOTTI CHIMICI	197)
32)	POLMONE PER AGGRAFFATRICE 1000 Gg.	COMEMA	87)	INCARTONATRICE 500 Gg. matricola n. 09.17	COM.MET.	142)	SCAFFALI RICAMBIO PEZZI	198)	PALETTIZZATORE 500 Gg.	FCR
33)	NASTRO TRASPORTATORE SCATOLE 3000 Gg.	DI NS. PRODUZIONE	88)	INCASSATRICE 500 Gg. - Kg. 1 - Kg. 3 - Kg. 3/4	PAGANO LUIGI	143)	MOTOSPAZZATRICE	MECCANICA MERIDIONALE	199)	AVVORI PELLETT	ISO PACK
34)	GRUPPO COLMATRICE/AGGRAFFA 500 Gg.	COMACO-SASIB S.p.a.	89)	TERMORETRABILE	TECNOMBALL	144)	IDROPULTRICE AD ACQUA CALDA	VATEC	200)
35)	GRUPPO COLMATRICE/AGGRAFFA 500 Gg.	SASIB S.p.a.	90)	TERMORETRABILE	TECNOMBALL	145)	AVVOLGISTENSIBILE	201)	PESA A PONTE	SOCIETA' BIANCHI s.r.l.
36)	GRUPPO COLMATRICE 1000 Gg.	MANZINI	91)	AVVOLGISTENSIBILE	MEGA (non in uso)	146)	202)
37)	GRUPPO COLMATRICE/AGGRAFFATRICE 3000 Gg. - 5000 Gg.	SASIB S.p.a.	92)	RIDONATRICE da 500 Gg. matricola n. 1111	COMEMA S.r.l.	147)	VASCA DI RACCOLTA E CONTENIMENTO SUCCO	203)
38)	NASTRO TRASPORTATORE	93)	IDROPULTRICE (a servizio della Palestra - Fiume)	VATEC	148)	EVAPORATORE SUCCO IN CONTINUO A DUPLICE EFFETTO	204)
39)	ELEVATORE CUBETTATRICE	C.M.D. S.a.s.	94)	IDROPULTRICE (Speroni)	SUPERJET	149)	EVAPORATORE SUCCO IN CONTINUO A DUPLICE EFFETTO	GAMBARDELLA FIR	205)
40)	CUBETTATRICE	C.M.D. S.a.s.	95)	BROVATRICE	A. MANZO & Figli	150)	206)	VASSOIATRICE	ACOM PACKAGING S.r.l.
41)	SEPARATORE A RULLI SR 1020 (SHARK) matricola n. 190827	Navata Grupp Food PR.	96)	CANALIZZAZIONE RACCOLTA ACQUE	DI NS. PRODUZIONE	151)	SELEZIONATRICE COLORE LINEA 1-LO	PROTEC	207)
42)	PALETTIZZATORE 3000 Gg.	COMEMA	97)	POMPE DI SOLLEVAMENTO	ROVATTI POMPE	152)	STACCO PER VASCA RACCOLTA ACQUE	LARGE	208)
43)	TELO DI ISPEZIONE	C.M.D. S.a.s.	98)	POMPE DI SOLLEVAMENTO	ROVATTI POMPE	153)	SISTEMA ANALISI FUMI AMEC SONDE a-b-c mat. 7302300011	LANGELLA G. S.r.l.	209)
44)	VASCA MISCELATORE	DI NS. PRODUZIONE	99)	POMPA PER PELATRICE n° 7	MONO	154)	COMPRESSORE n° 1	ALMIG - Mod. BELT 38	210)
45)	POMPA A MEMBRANA PER TRASPORTO	FIM	100)	POMPA PER PELATRICE n° 13	MONO	155)	MISURATORE DI PORTATA ACQUE DI FINE PROCESSO	LARGE	211)
46)	POMPA A MEMBRANA PER TRASPORTO	FIM	101)	STERILIZZAZIONE a fascio libero	MANZO TECH	156)	212)
47)	POMPA A MEMBRANA PER TRASPORTO	FIM	102)	STERILIZZAZIONE a fascio libero	MANZO TECH	157)	CAMPIONATORE ACQUE DEPURATORE	BUHLER	213)
48)	RIEMPRITRICE VOLUMETRICA da 1,2 KG matricola n. 0049	ROCME s.r.l.	103)	VASCA RACCOLTA ACQUE STERILIZZATORI	158)	VASCA RACCOLTA CONDENSE BOLLIES	214)
49)	POLMONE PER AGGRAFFATRICE 500 Gg.	DI NS. PRODUZIONE	104)	159)	COMPRESSORE n° 2	ALUP - Tipo SK 51-10	215)
50)	AGGRAFFATRICE 500 Gg.	F.C.R. Import Export s.r.l.	105)	160)	PALETTIZZATORE AUTOMATICO	SCM Sud	216)
51)	POMPA PER PELATRICE n° 7	MONO	106)	161)	SERRATOIO OLIO BTZ DI	217)
52)	POMPA PER PELATRICE n° 13	MONO	107)	162)	SEPARAPPELLI grande	SAVI ANTONIO	218)
53)	STERILIZZAZIONE a fascio libero	MANZO TECH	108)	163)	SEPARAPPELLI grande	SAVI ANTONIO	219)
54)	colonna di raffreddamento (Boilles) - gruppo di cui parte n° 54 - d	109)	COLONNA DI RAFFREDDAMENTO (Boilles) - gruppo di cui parte n° 54 - d	164)	RIBALTACASSONI	NAVATTA	220)	PRESSA RIDUZIONE VOLUMETRICA	IMBALLAGGIO
55)	quadrante	110)	165)	VASCA LAVAGGIO CON ELEVATORE CUBENTA	DI NS. PRODUZIONE	221)
56)	serbatoio di stoccaggio olio combustibile per caldaie	111)	SERRATOIO DI STOCCAGGIO OLIO COMBUSTIBILE PER CALDAIE	166)	SERBATOIO DI STOCCAGGIO OLIO COMBUSTIBILE PER CALDAIE	FOR S.p.a.	222)